


# PRZEKRÓJ E-E

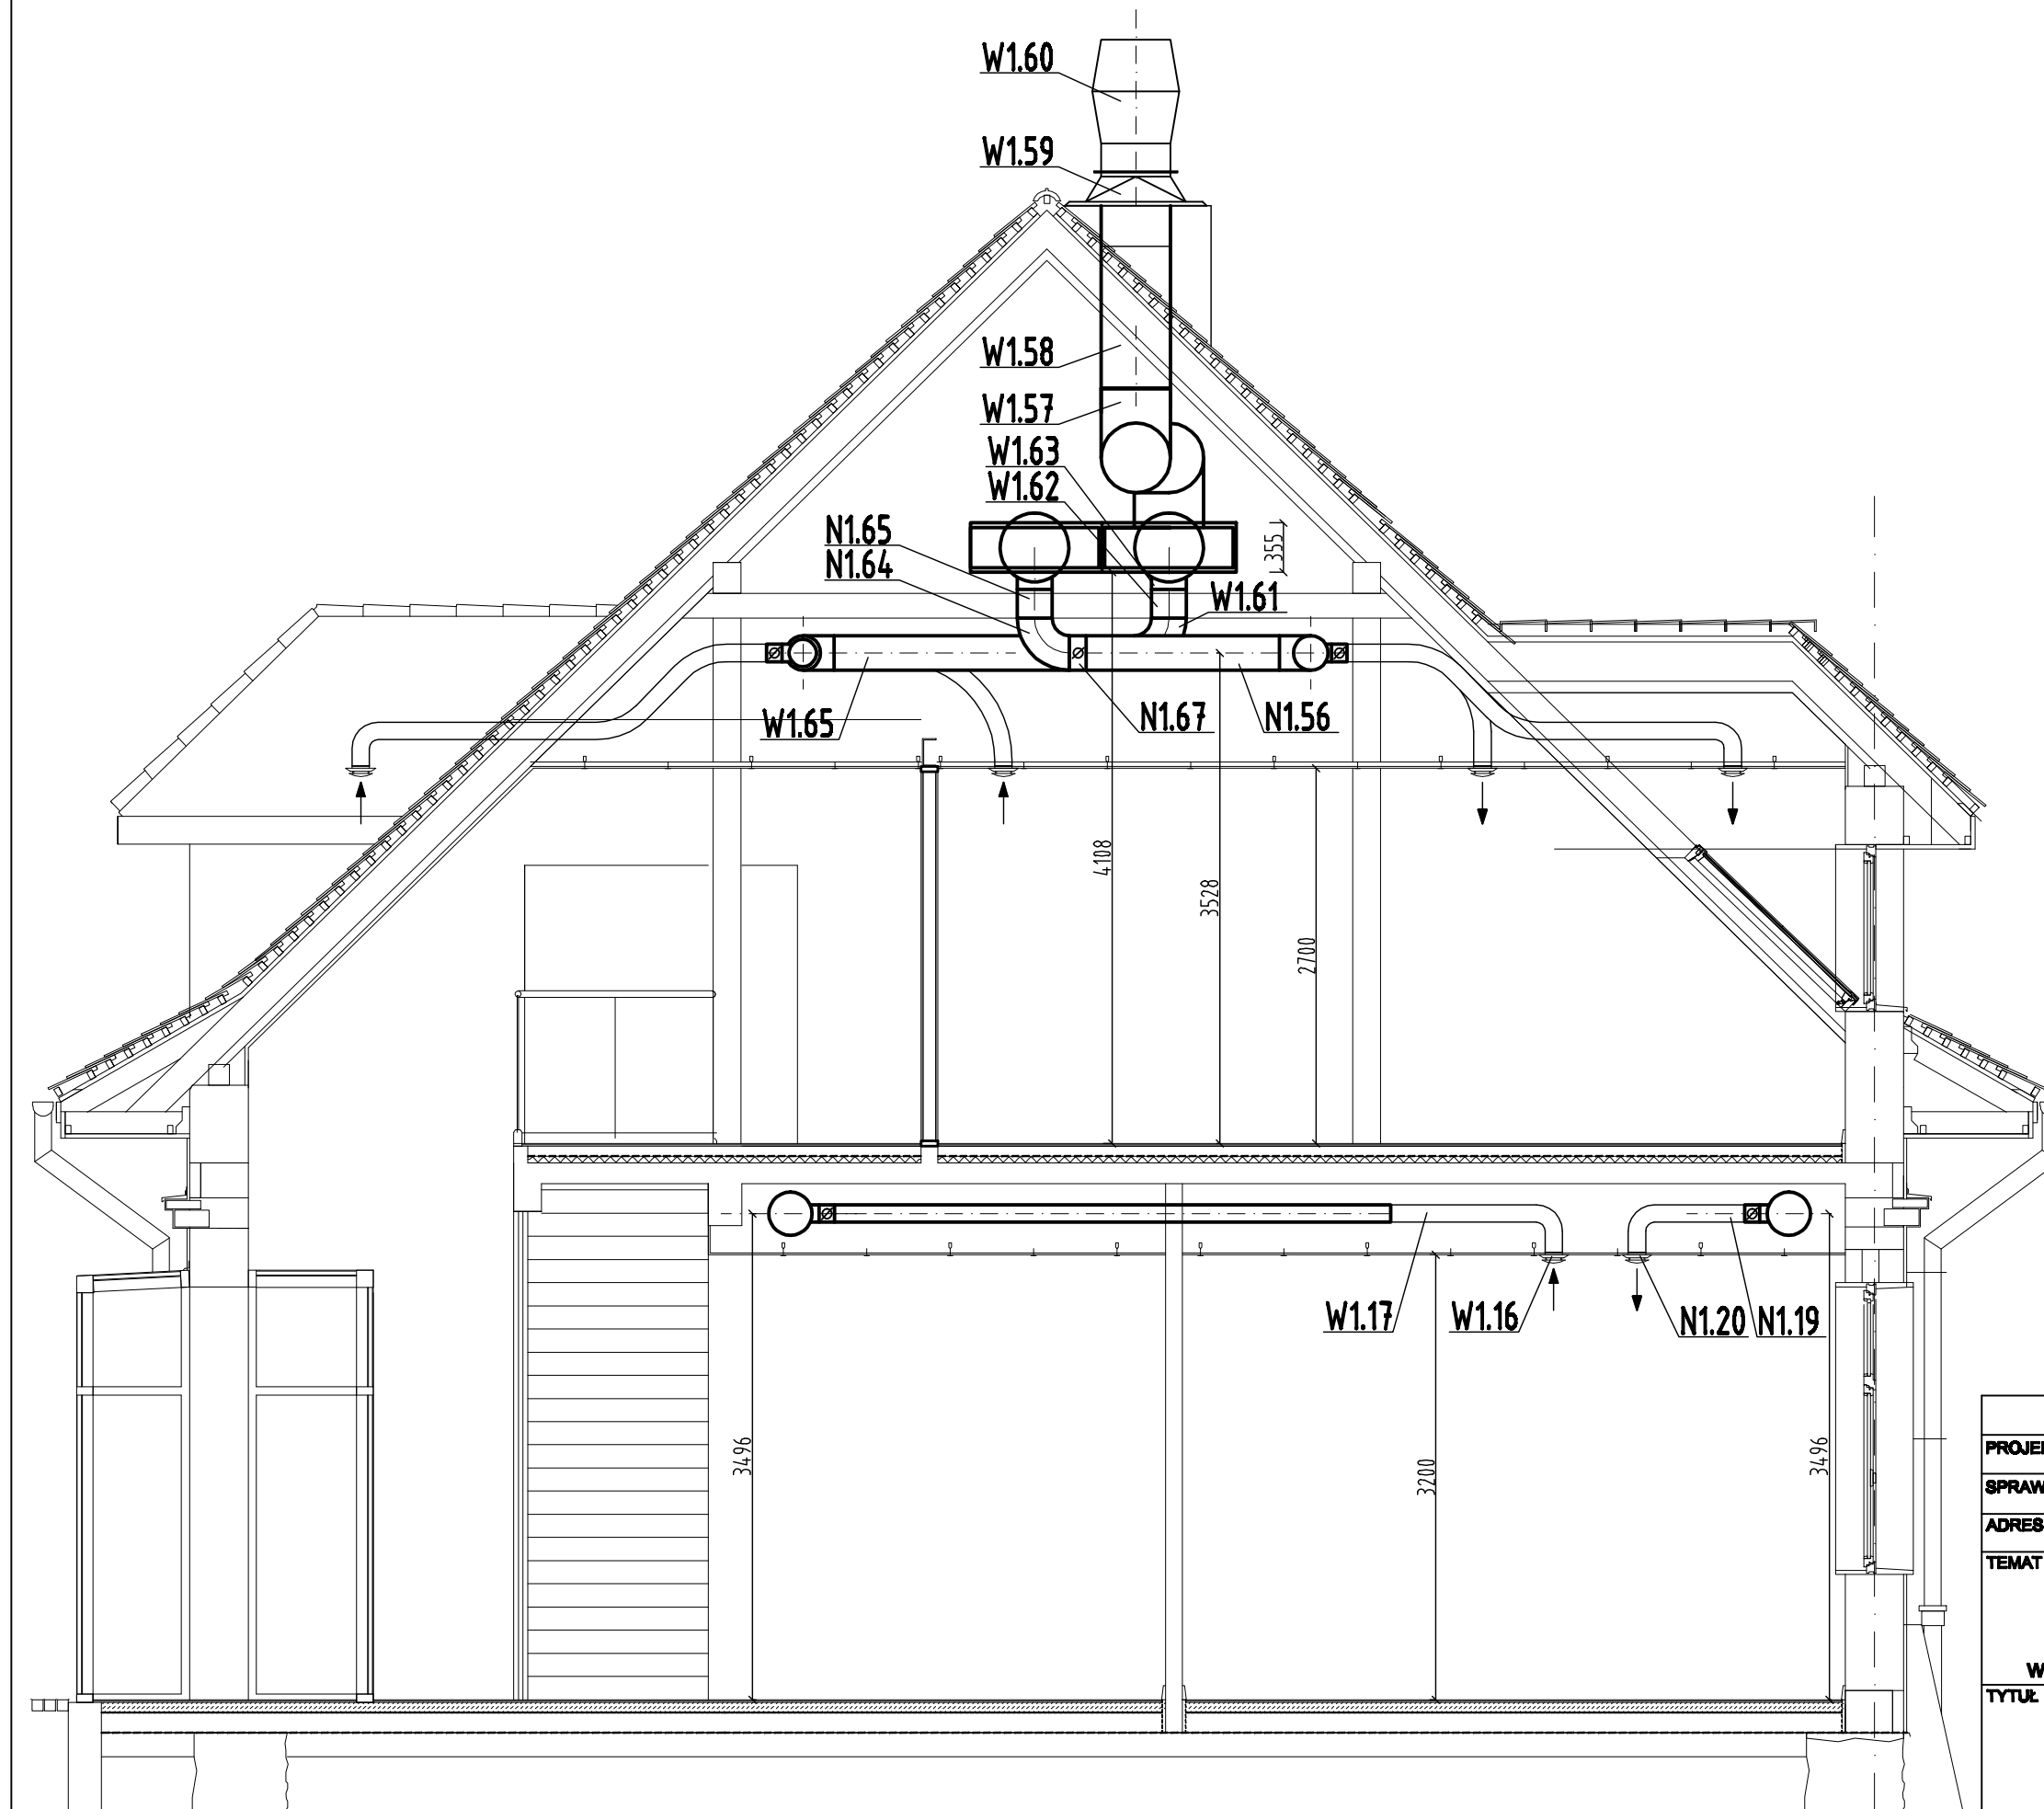

	IMIĘ I NAZWISKO	NR UPRAWNIEŃ	DATA	PODPIS
PROJEKTOWAŁ	mgr inż. Maciej Papiurek	SIK/0080/PO08/03 w specj. instalacyjnej	31.08.2015	
SPRAWDZIŁ	mgr inż. Andrzej Demczyk	10/80/BB w specj. instalacyjnej	31.08.2015	
ADRES INWESTYCJI	Łodygowice, działka nr 5061			
TEMAT	ROZBIÓRKA FRAGMENTÓW I PRZEBUDOWA ZABYTKOWYCH ZABUDOWAN OFICYN PRZY BUDYNKU DWORSKIM W ŁODYGOWICACH w ramach Rewitalizacji kompleksu zamkowo-parkowego w Łodygowicach i utworzenia Centrum Aktywności Lokalnej			
TYTUŁ	WENTYLACJA MECHANICZNA PRZEKRÓJ E-E			SKALA 1:50
			NR RYS.	STR.
			IS-16	