


3.0 WIDOWNIA 42,04 m²

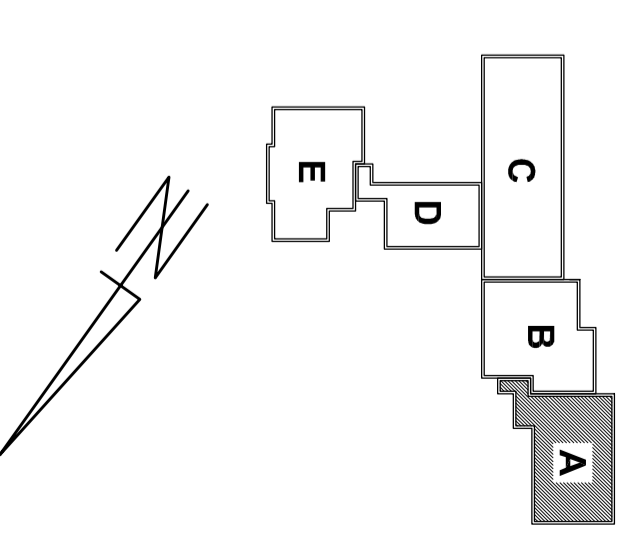

INWESTOR
URZĄD GMINNY ŁODYGOWICE
ul. Piłsudskiego 75, 34-325 Łodygowice

STADIUM - BRUZI
INWENTARYZACJA
ARCHITEKTURA
Tytuł
**ZESPÓŁ SZKÓŁ OGÓLNOKSZTAŁCĄCYCH W
ŁODYGOWICACH**

Adres
ul. Piłsudskiego 121, ŁODYGOWICE
Tytuł
**RZUT PIĘTRA
segment A**

Autor opracowania
mgr inż. arch. Edyta Krawczyk nr upr.: 40/08/SŁOK/II
mgr inż. Danusz Szeceak

Data
XII.2007.

PRISINEK WIKONANO PRZY POMOCY AUTOCAD LT 2008 Serial No.: 345-88907147

SKALA
1:100

NR. RYS.
3A