


RZUT PARTERU

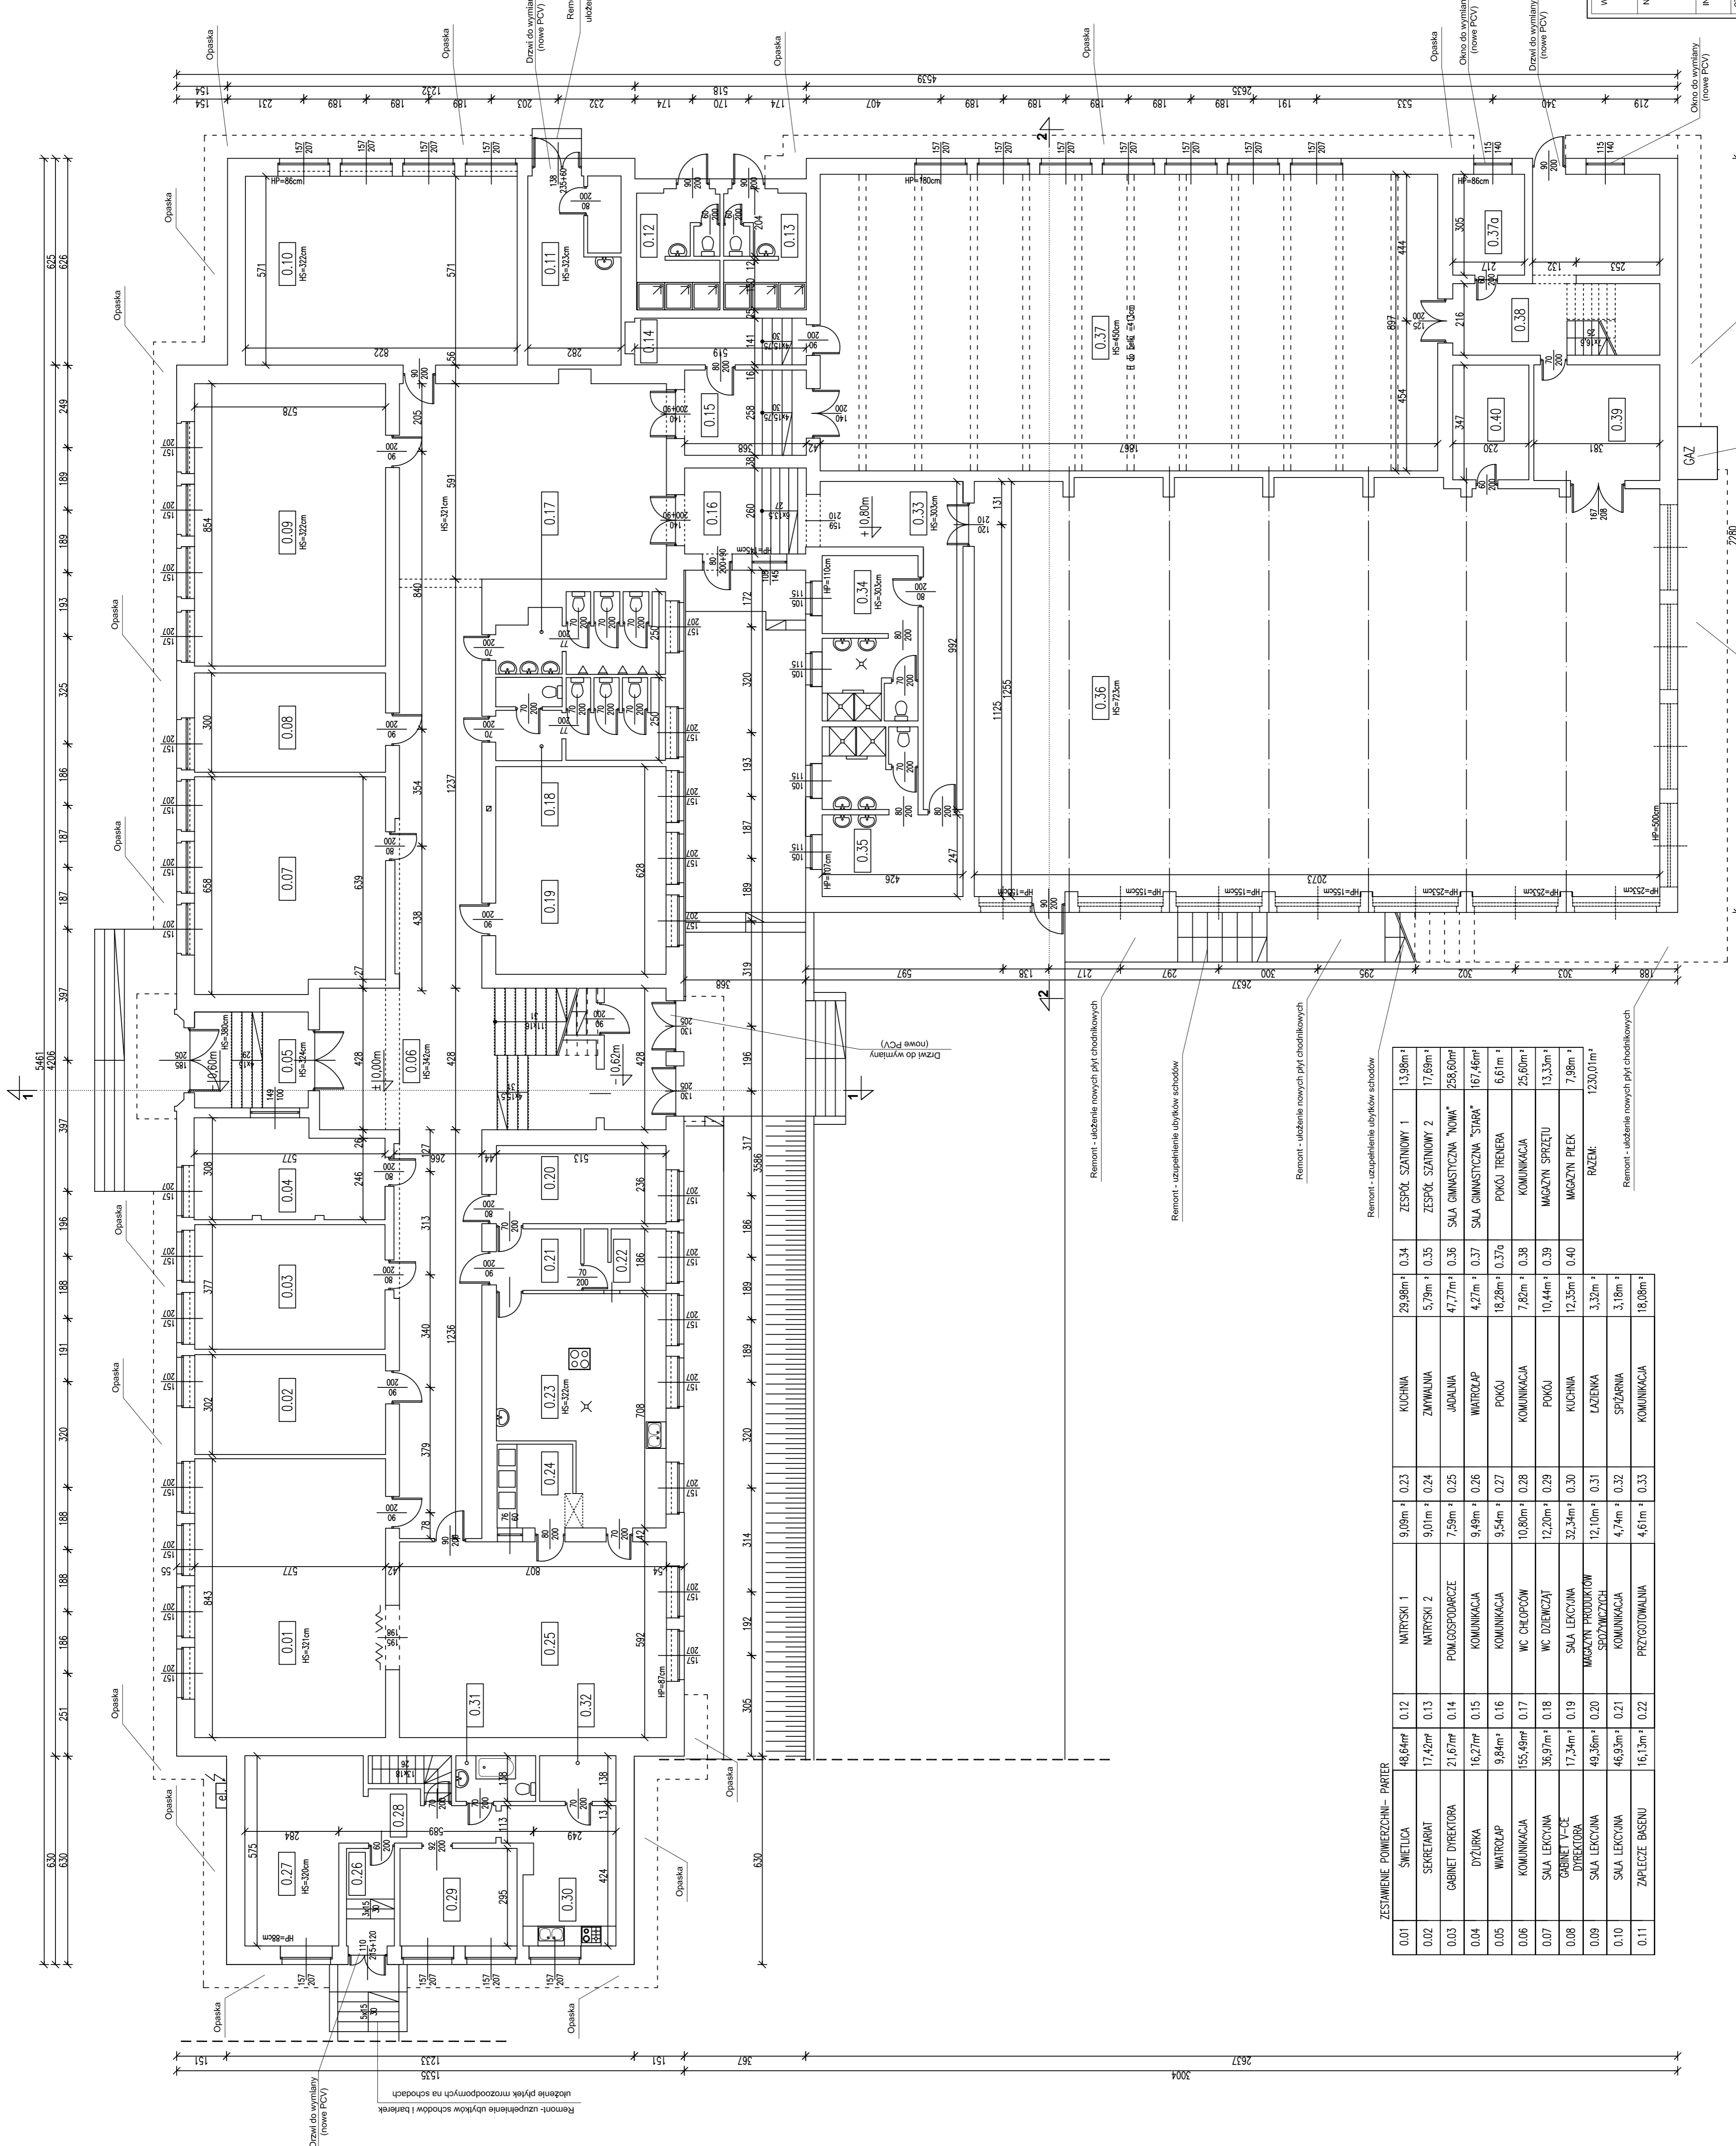

UWAGA:
 Zakres planowanych robót:
 - termomodernizacja ścian zewnętrznych
 - oraz części dachu i stropodachu,
 - wymiana uszczelnienia dachu,
 - wymiana części stolarki drzwiowej zewnętrznej,
 - roboty towarzyszące.

0.37 - strop do docieplenia

LEGENDA:
 - linie przerywane (niezrealizowane)
 - linie kropki-kreski (projektowane)
 - linie ciągłe (istniejące)

ZESTAWIENIE POWIERZCHNI - PARTER

| | | | | | | | | | | | |
|------|------------------------|----------------------|------|------------------------------|---------------------|------|---------------|---------------------|--------|---------------------------|----------------------|
| 0.01 | ŚWIETLICA | 48,64m ² | 0.12 | WATROSKI 1 | 9,08m ² | 0.23 | KUCHNIA | 29,98m ² | 0.34 | ZESPÓŁ SZANITOWY 1 | 13,88m ² |
| 0.02 | SEKRETARIAT | 17,42m ² | 0.13 | WATROSKI 2 | 9,01m ² | 0.24 | ZMYWALNIA | 5,79m ² | 0.35 | ZESPÓŁ SZANITOWY 2 | 17,89m ² |
| 0.03 | GABINET DIREKTORA | 21,67m ² | 0.14 | POM.GOSPODARCZE | 7,59m ² | 0.25 | JADALNIA | 47,77m ² | 0.36 | SALA GIMNASTYCZNA "NOWA" | 298,60m ² |
| 0.04 | DZIURKA | 16,27m ² | 0.15 | KOMUNIKACJA | 9,48m ² | 0.26 | WATRODAP | 4,27m ² | 0.37 | SALA GIMNASTYCZNA "STARA" | 167,46m ² |
| 0.05 | WATRODAP | 9,84m ² | 0.16 | KOMUNIKACJA | 9,54m ² | 0.27 | POKÓJ TRENERA | 6,61m ² | 0.38 | POKÓJ TRENERA | 6,61m ² |
| 0.06 | KOMUNIKACJA | 155,49m ² | 0.17 | WC CHŁOPCÓW | 10,80m ² | 0.28 | KOMUNIKACJA | 7,82m ² | 0.39 | KOMUNIKACJA | 25,80m ² |
| 0.07 | SALA LEKCyjNA | 36,97m ² | 0.18 | WC DZIEWCZĄT | 12,20m ² | 0.29 | POKÓJ | 10,44m ² | 0.40 | MAGAZYN SPRZĘTU | 13,33m ² |
| 0.08 | GABINET W-CE DIREKTORA | 17,34m ² | 0.19 | SALA LEKCyjNA | 32,34m ² | 0.30 | KUCHNIA | 12,35m ² | 0.41 | MAGAZYN PLEK | 7,98m ² |
| 0.09 | SALA LEKCyjNA | 48,36m ² | 0.20 | MAGAZYN PRODUKTÓW SPORTOWYCH | 12,10m ² | 0.31 | LAZIENKA | 3,32m ² | RAZEM: | 1230,01m ² | |
| 0.10 | SALA LEKCyjNA | 46,93m ² | 0.21 | KOMUNIKACJA | 4,74m ² | 0.32 | SPJZARNIA | 3,18m ² | | | |
| 0.11 | ZAPLECZE BASENU | 16,13m ² | 0.22 | PRZYGOTOWANIE | 4,61m ² | 0.33 | KOMUNIKACJA | 18,05m ² | | | |

WYKONAWCA: **ZOBAMA**
 NAZWA OPISOWANA: **ZAKŁAD USŁUG BUDOWLANYCH PROJEKTOWANIE I NADZÓR INWESTYCYJNY I OMIJNIJCIEM W PRZETWORNIACACH PRZY UL. T. KOSCIUSZKI 120**
 INWESTOR: **USZKO SZKOLNY LECYONOWICE** RYS. NR: **3**
 STADIUM: **LODYGOWICE, UL. PRUSKIEGO 75** SKALA: **1:100** DATA: **IV 2008 r.**
 TEMAT: **PROJ. BUD. BUD.** BRANŻA: **BUD.** PROJEKT - **RZUT PARTERU**
 PROJEKTOWAŁ: **mjr inż. Bogdan KRAWCZYK** NR UP: **78/81/8-B**