



PRZEKRÓJ A-A

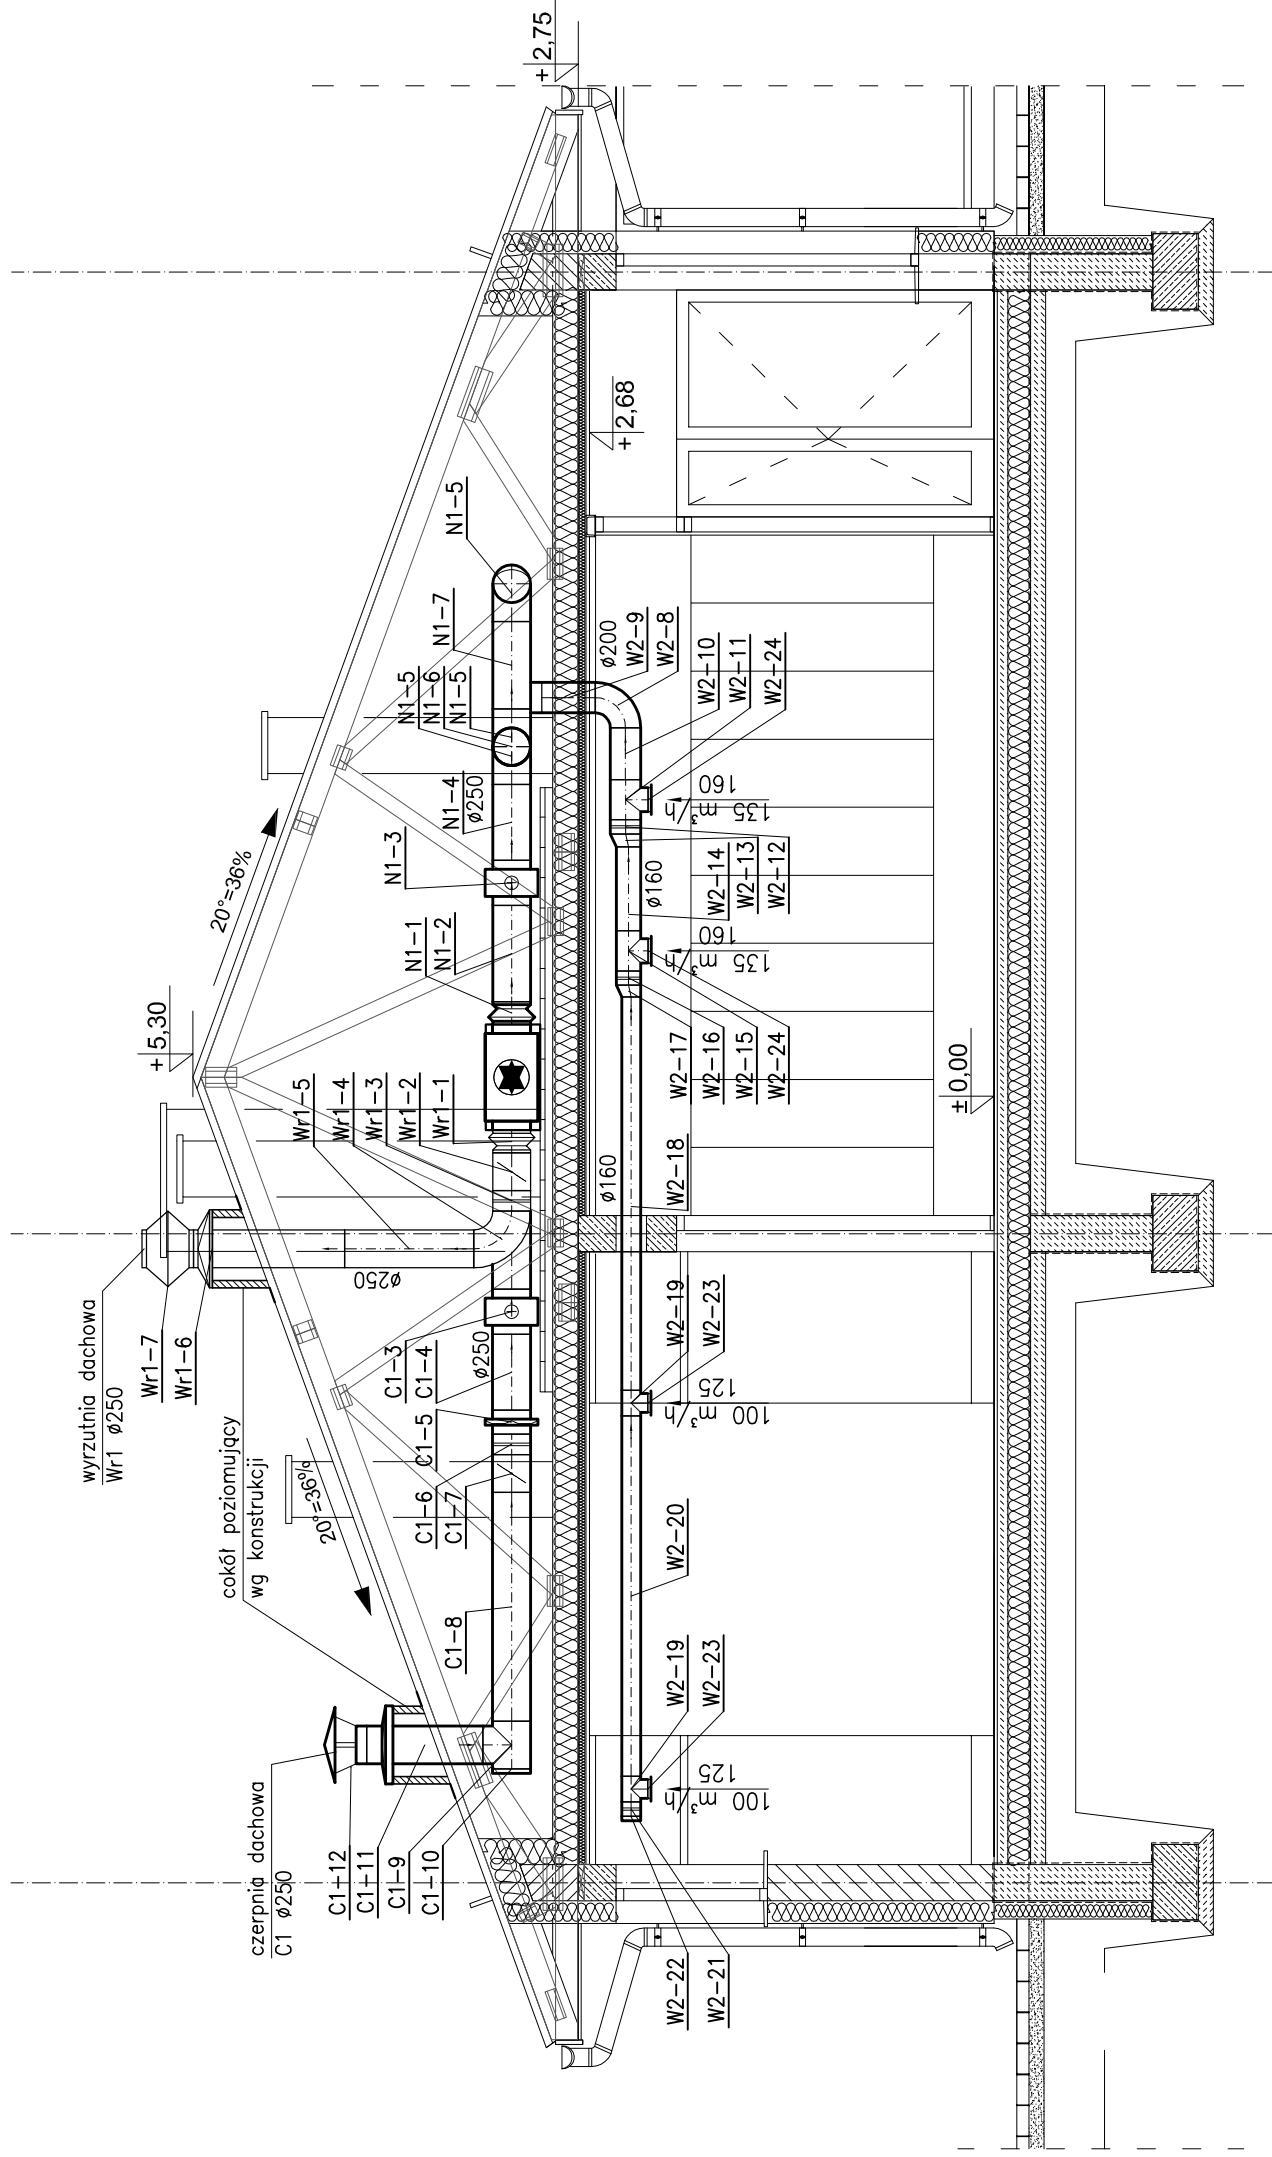

PRZEKRÓJ 1-1

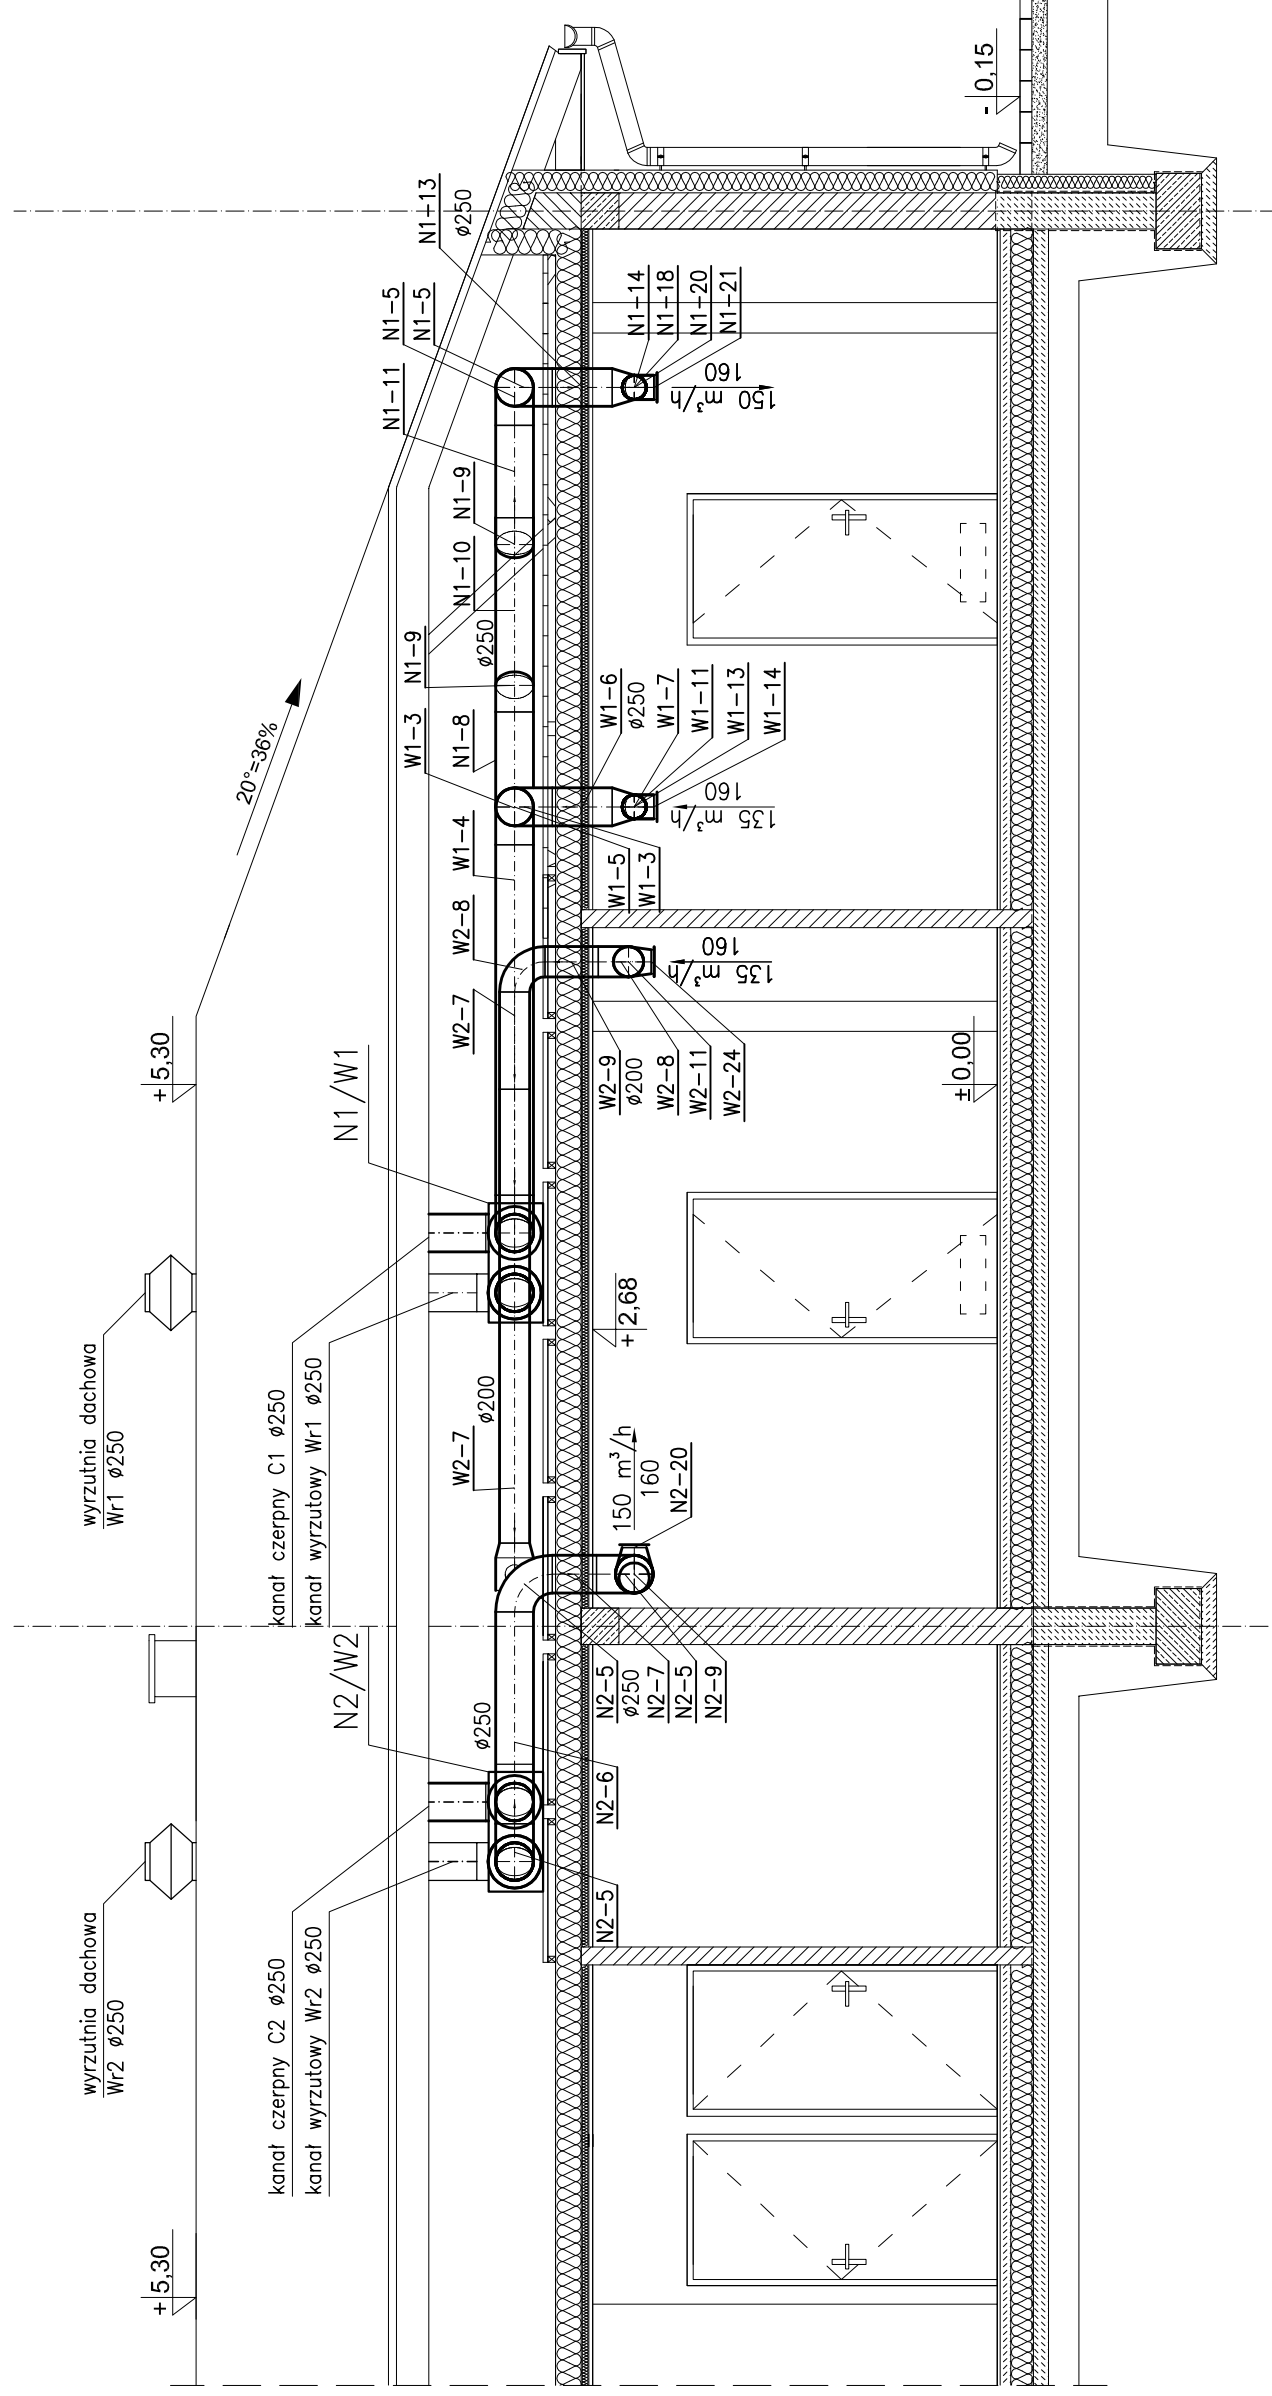

TEMAT: PRZEBUDOWA BOISKA DO PIŁKI NOŻNEJ WRAZ Z BUDOWĄ SYSTEMU NAWADNIANIA ORAZ DRENAŻEM, PLACÓW ZABAW, BUDOWA BUDYNKU SOCJALNEGO WRAZ Z WEWNĘTRZNĄ INSTALACJĄ GAZOWĄ, PRZYŁĄCZEM INSTALACJI KANALIZACJI SANITARNEJ I WODOCIĄGOWEJ

ADRES: Pietrzykowie, dz. nr: 2316/1, 2317/1, 2318/1, 2319, 2320, 2321, 2322, 2323/1, 2323/2, 2324, 2325, 2326, 2327, 2328, 2329, 2293, 2421/1

INWESTOR: Gmina Łodygowice ul. Piłsudskiego 75, 34-325 Łodygowice

TYTUŁ RYS.: INSTALACJA WENTYLACJI. PRZEKRÓJE A-A; 1-1.	FAZA: p.budowlany	ARCHIWUM: IS-23/2019
PROJEKTOWAŁ: mgr inż. Danuta Wawrzynczyk	BRANŻA: sanitarna	DATA: 12.2019
OPRACOWAŁ:	SKALA: 1:50	
SPRAWDZIŁ: mgr inż. Marzena Salaciak	NR UPRAWNIENI: 126/89 BB	NR RYS.: 1:50
	NR UPRAWNIENI:	PODPIS:
	NR UPRAWNIENI: SLK/7980/PBS/18	PODPIS:
		PODPIS:

BIURO USŁUG PROJEKTOWYCH > DANUTA WAWRZYNCZYK < 43-332 PISARZOWICE ul. Słoneczna 1, tel. 033 822 04 85