



 
 



# PIWNICE

## SKALA 1:100

1488

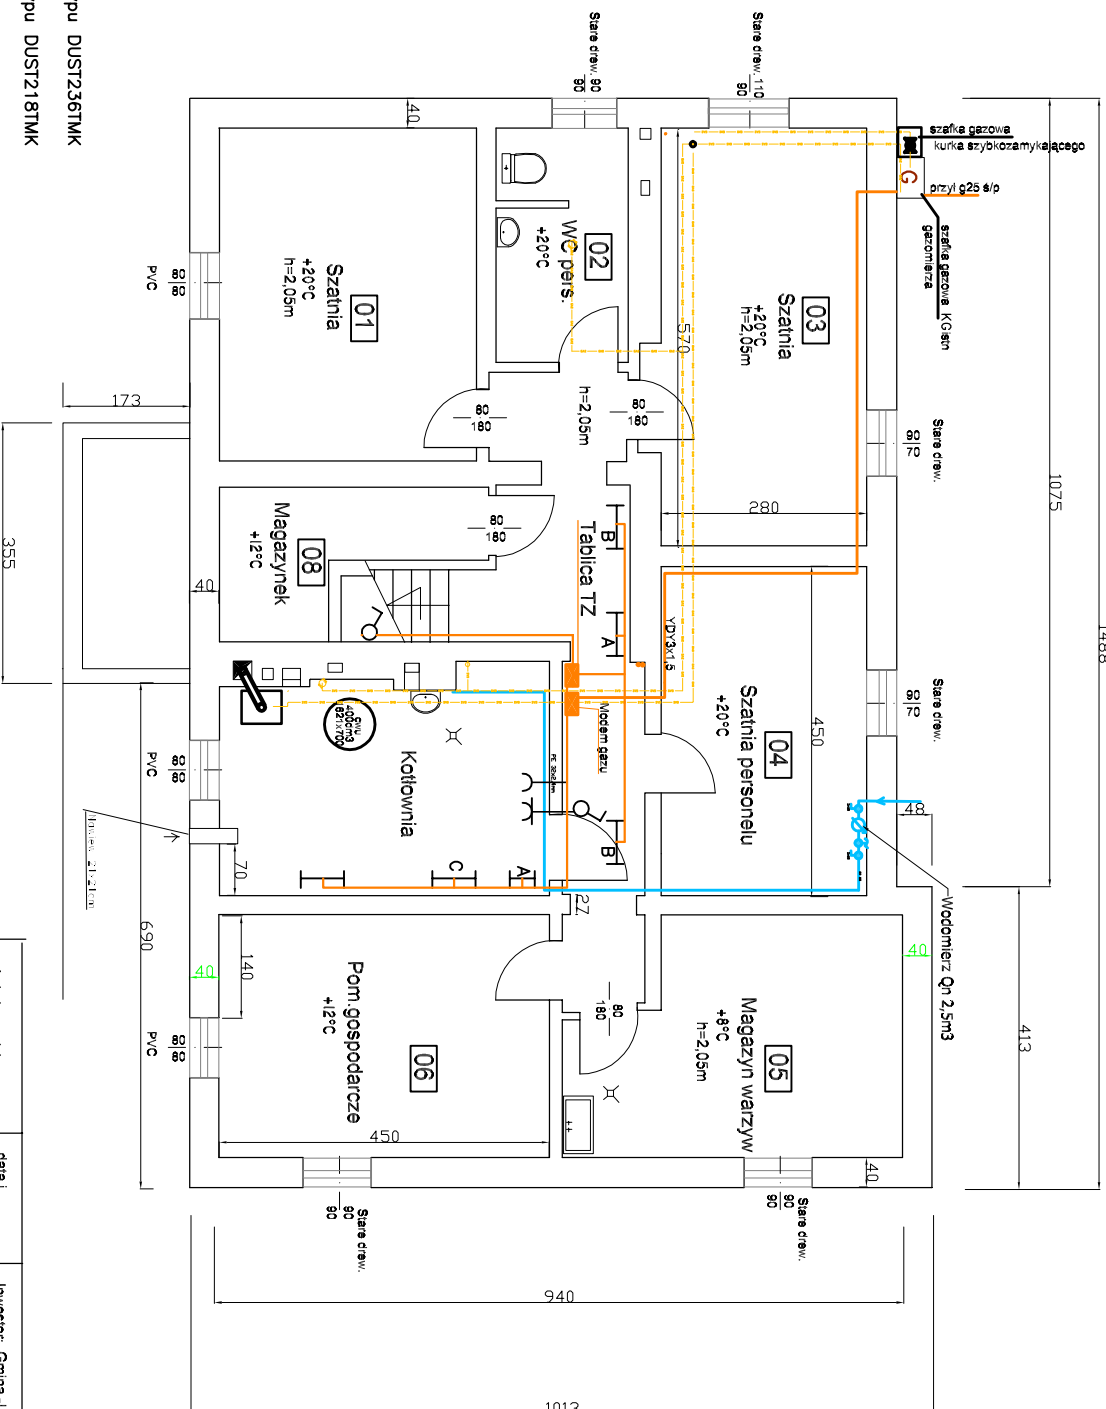

Oznaczenia :

-  A Oprawa awaryjn. 1x8W, IP65 typu YA-UR08AO-01
-  B Oprawa 2x18W, IP66 typu DUST12181MK
-  C Oprawa 2x36W, IP66 typu DUST12361MK
-  1 Wyłącznik oświetl.
-  2 Gniazdo wtyczkowe 230V
-  3 Gniazdo wtyczkowe 24V

Imię i nazwisko nr uprawnień:	data i podpis:	Investor: Gmina -Urząd Gminy Łodygowice 34-325 Łodygowice ul. Piłsudskiego 75
Projektował: mgr inż. Sylwester Brodka nr upr. 54777ZKI	05.2011	Objekt: Termomodernizacja budynku Przedszkola w Łodygowicach ul Piłsudskiego 127
Sprawdził: inż. Włodzisław Sieral nr upr. 4778/13970 B-B	05.2011:	Temat: Projekt bud-wyik przebudowy kotłowni gazowej z instalacją gazu i solarami Część elektryczna
podz. 1: Instalacje elektryczne RZUT KOTŁOWNI – piwnice		Nr ps. E2