


Widok Zachodni

SKALA 1:100

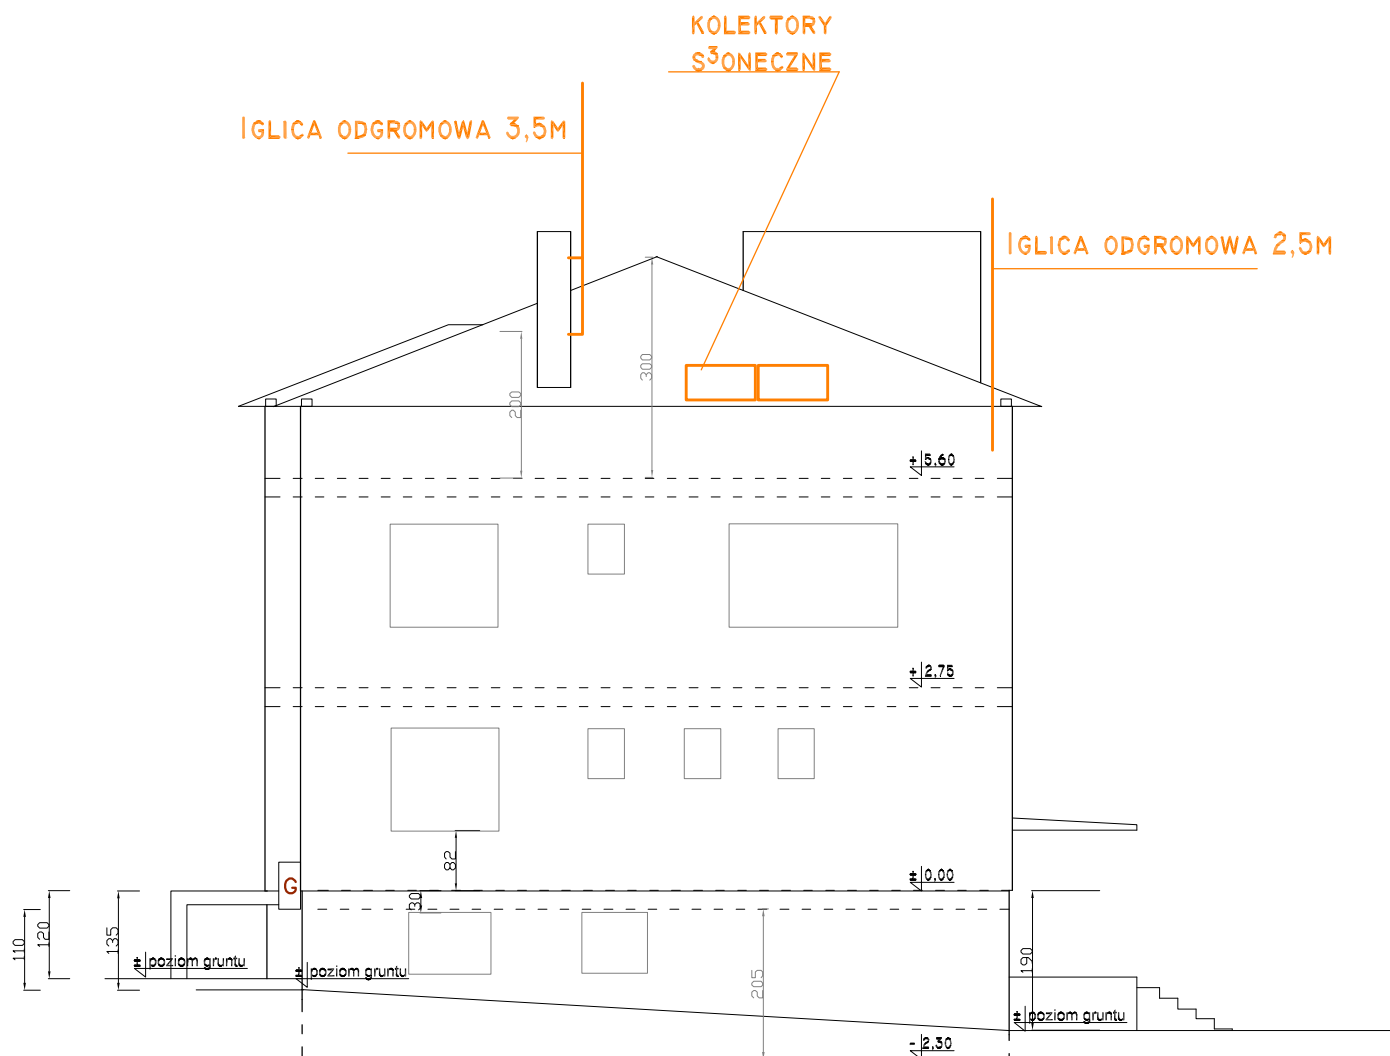

Uwagi :

Iglice odgromowe należy łączyć ze zwodami pionowymi

Imię i nazwisko nr uprawnień:	data i podpis:	Investor: Gmina -Urząd Gminy Łodygowice 34-325 Łodygowice ul. Piłsudskiego 75	
Projektował: mgr inż. Sylwester Brodka nr upr. 547/72/Kt	05.2011	Objekt: Termomodernizacja budynku Przedszkola w Łodygowicach ul Piłsudskiego 127	
Sprawdził: inż. Włodzimierz Sternal nr upr. 47/78/13970 B-B	05.2011:	Temat: Projekt bud-wyk przebudowy kotłowni gazowej z instalacją gazu i solarami Część elektryczna	
	podz. 1:	Instalacja odgromowa Rzut dachu	Nr rys: E3