


# PIWNICE

SKALA 1:100

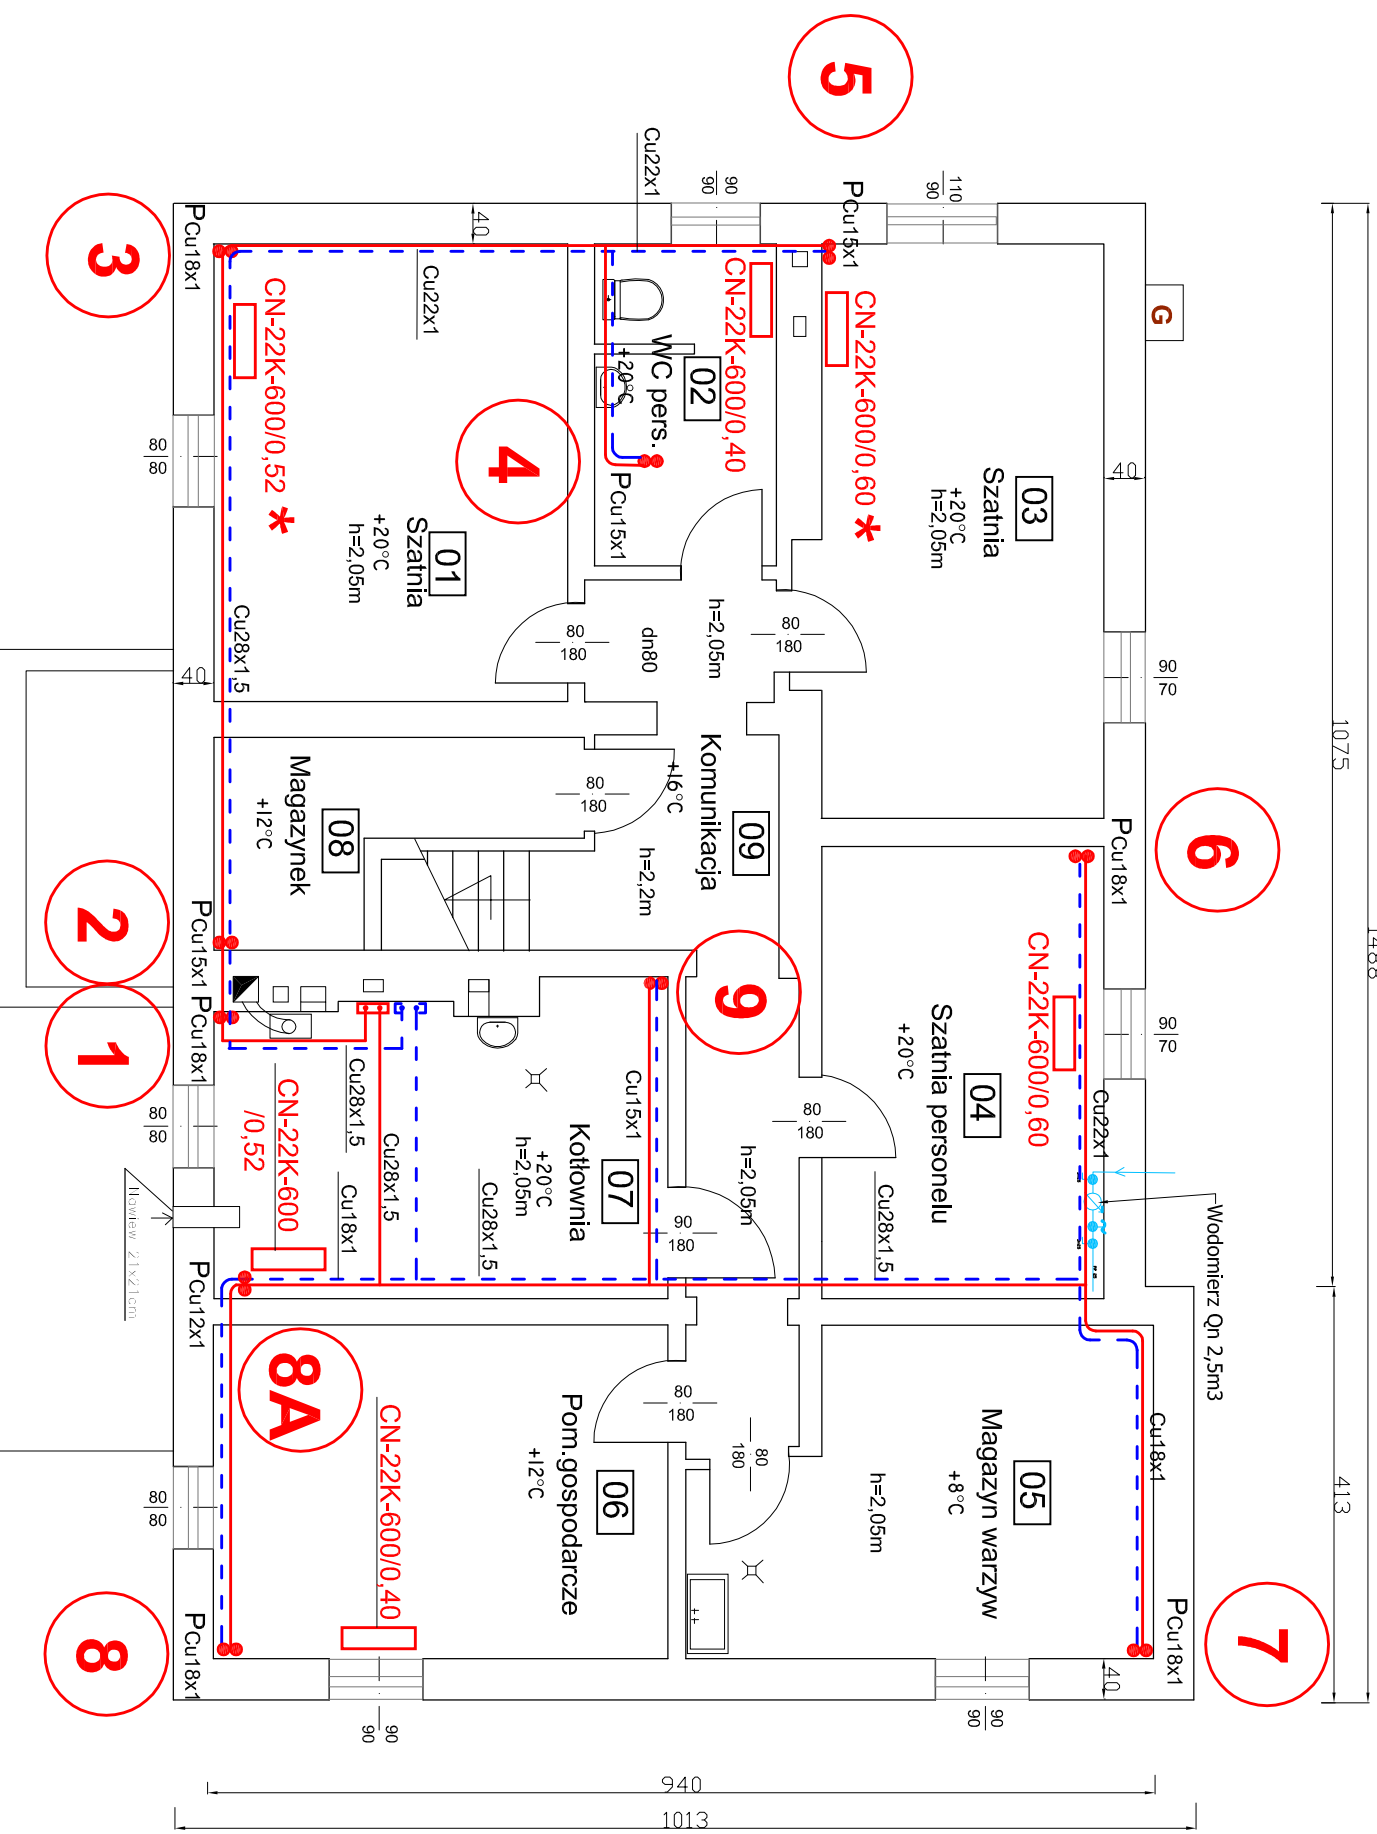

## LEGENDA:

- 22/60/0,2 - grzejniki istniejące
- 22/60/0,2 - grzejniki projektowane
- przewody CO
- grzejnik obudowany
- 10 - oznaczenie pionów CO

Inię i nazwisko nr uprawnień:	data i podpis:	Inwestor: Gmha - Urząd Gminy Łodygowka 34-325 Łodygowka ul. Pilsudskiego 75	
Projektant: mgr inż. Kazimierz Sowa upr bud. nr 60/82 B-B	05.2011:	Objekt: Termomodernizacja budynku Przedszkola w Łodygowkach ul Pilsudskiego 127	
Stawiacz: mgr inż. Paweł Zawajski upr bud. nr 529/74 K1	05.2011:	Temat: Projekt budowlano-wykonawczy przebudowy instalacji CO	
podz. 1:75		RZUT PIWNIC	
		Nr rys: 1	