


PARTER

SKALA 1:100

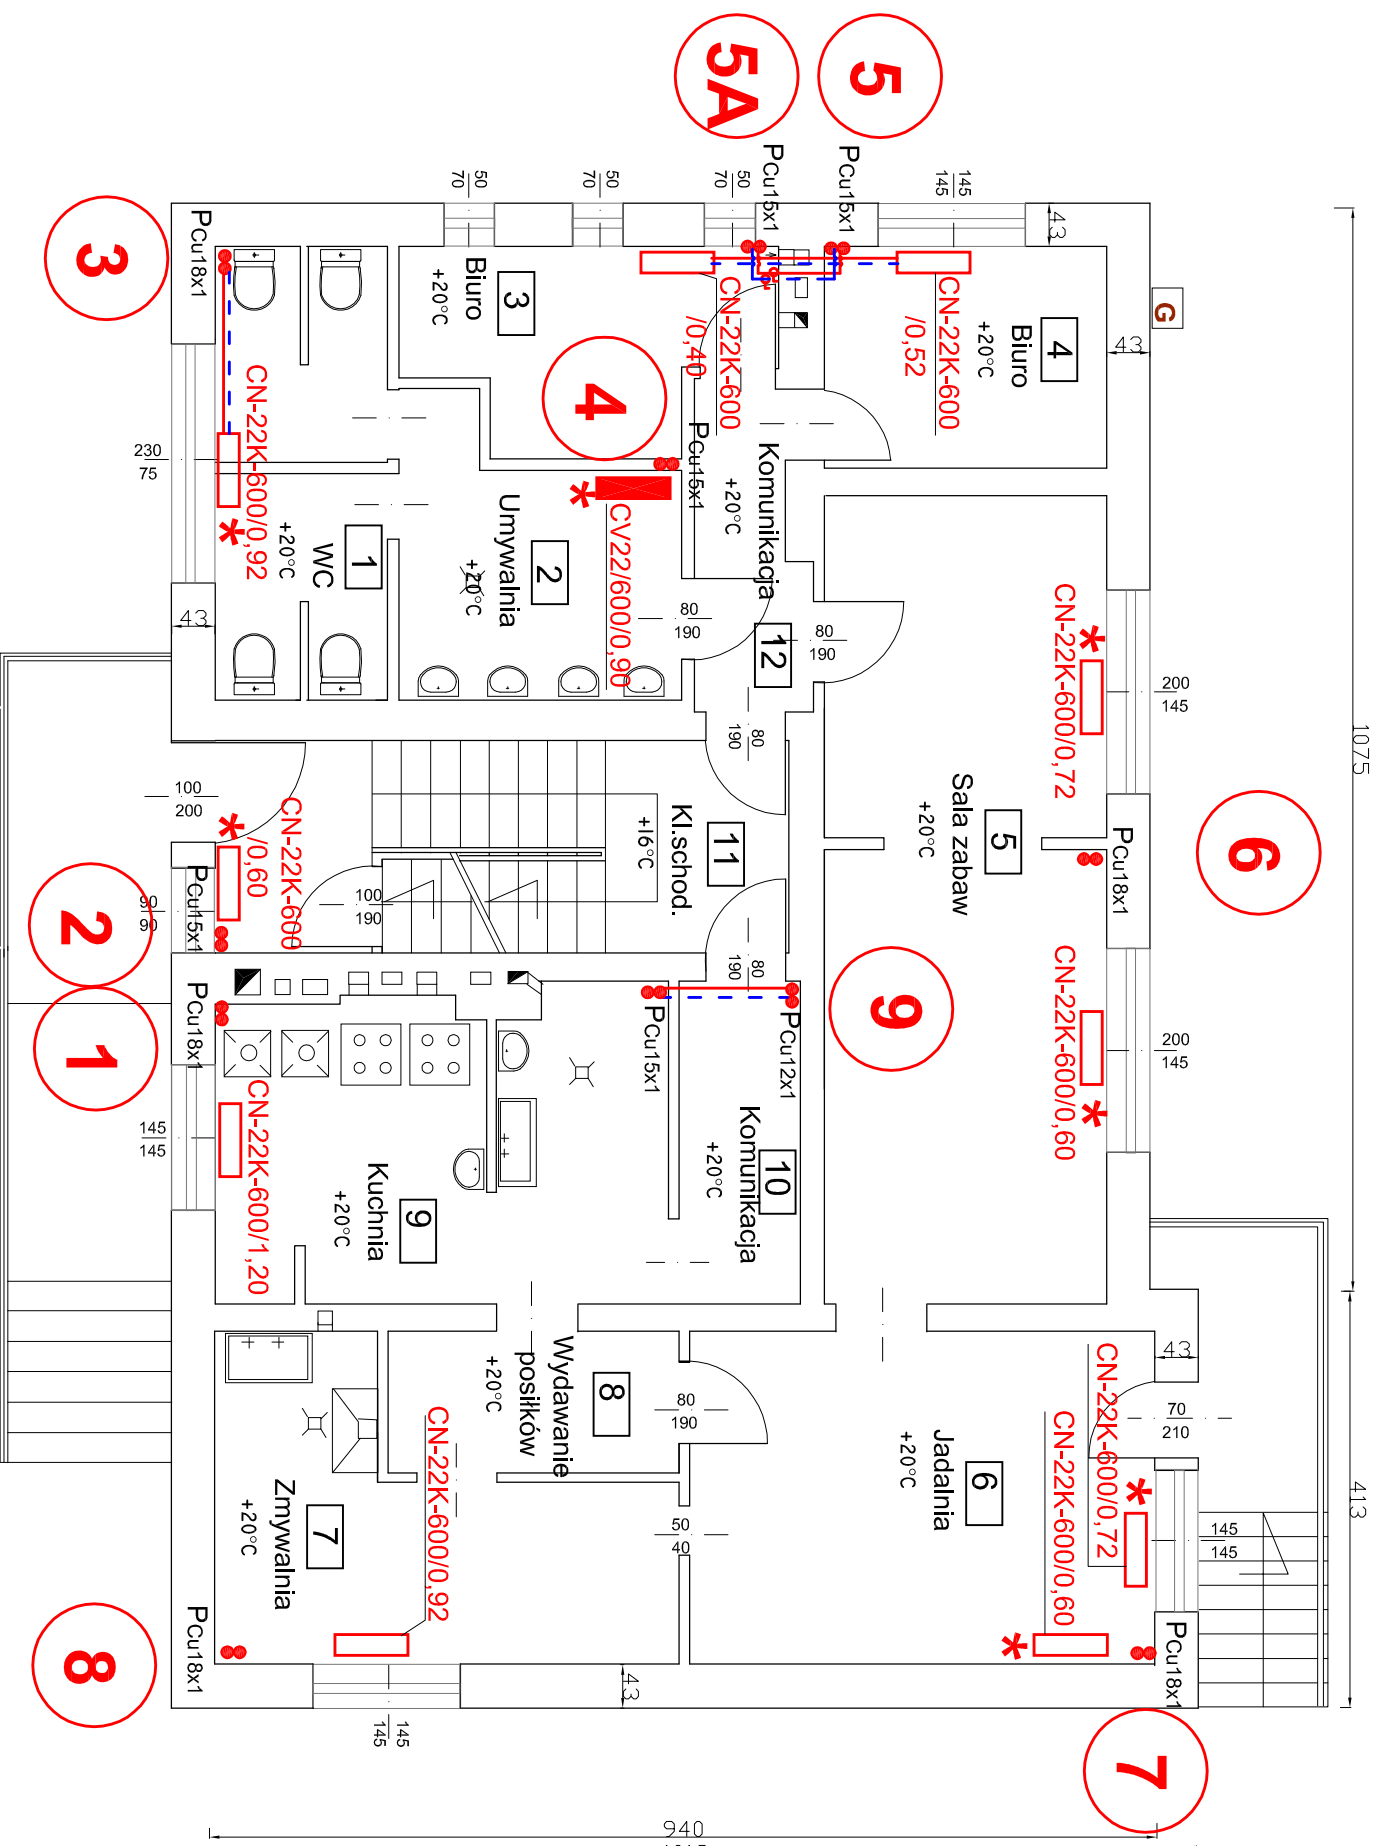

LEGENDA:

- 22/60/0,2 - grzejniki istniejące
- 22/60/0,2 - grzejniki projektowane
- przewody CO
- * - grzejnik obudowany
- 10 ● ● - oznaczenie pionów CO

Inwestor:		Gmina Łodygowice - Urząd Gminy Łodygowice 34- 325 Łodygowice ul Piłsudskiego 75	
Objekt:		Termomodernizacja budynku Przedszkola w Łodygowicach Górnych ul Piłsudskiego 127	
Temat:		Projekt budowlano-wykonawczy przebudowy instalacji CO	
Projektant:	mgr inż. Kazimierz Sowa upr bud. nr 60/82 B-B	data I podpis:	06.2011:
Sprawdził:	mgr inż. Paweł Zawalski upr bud. nr 529/74 KI	data II podpis:	05.2011:
podz.		1:75	
RZUT PARTERU		Nr rys: 2	