


# PIĘTRO

## SKALA 1:100

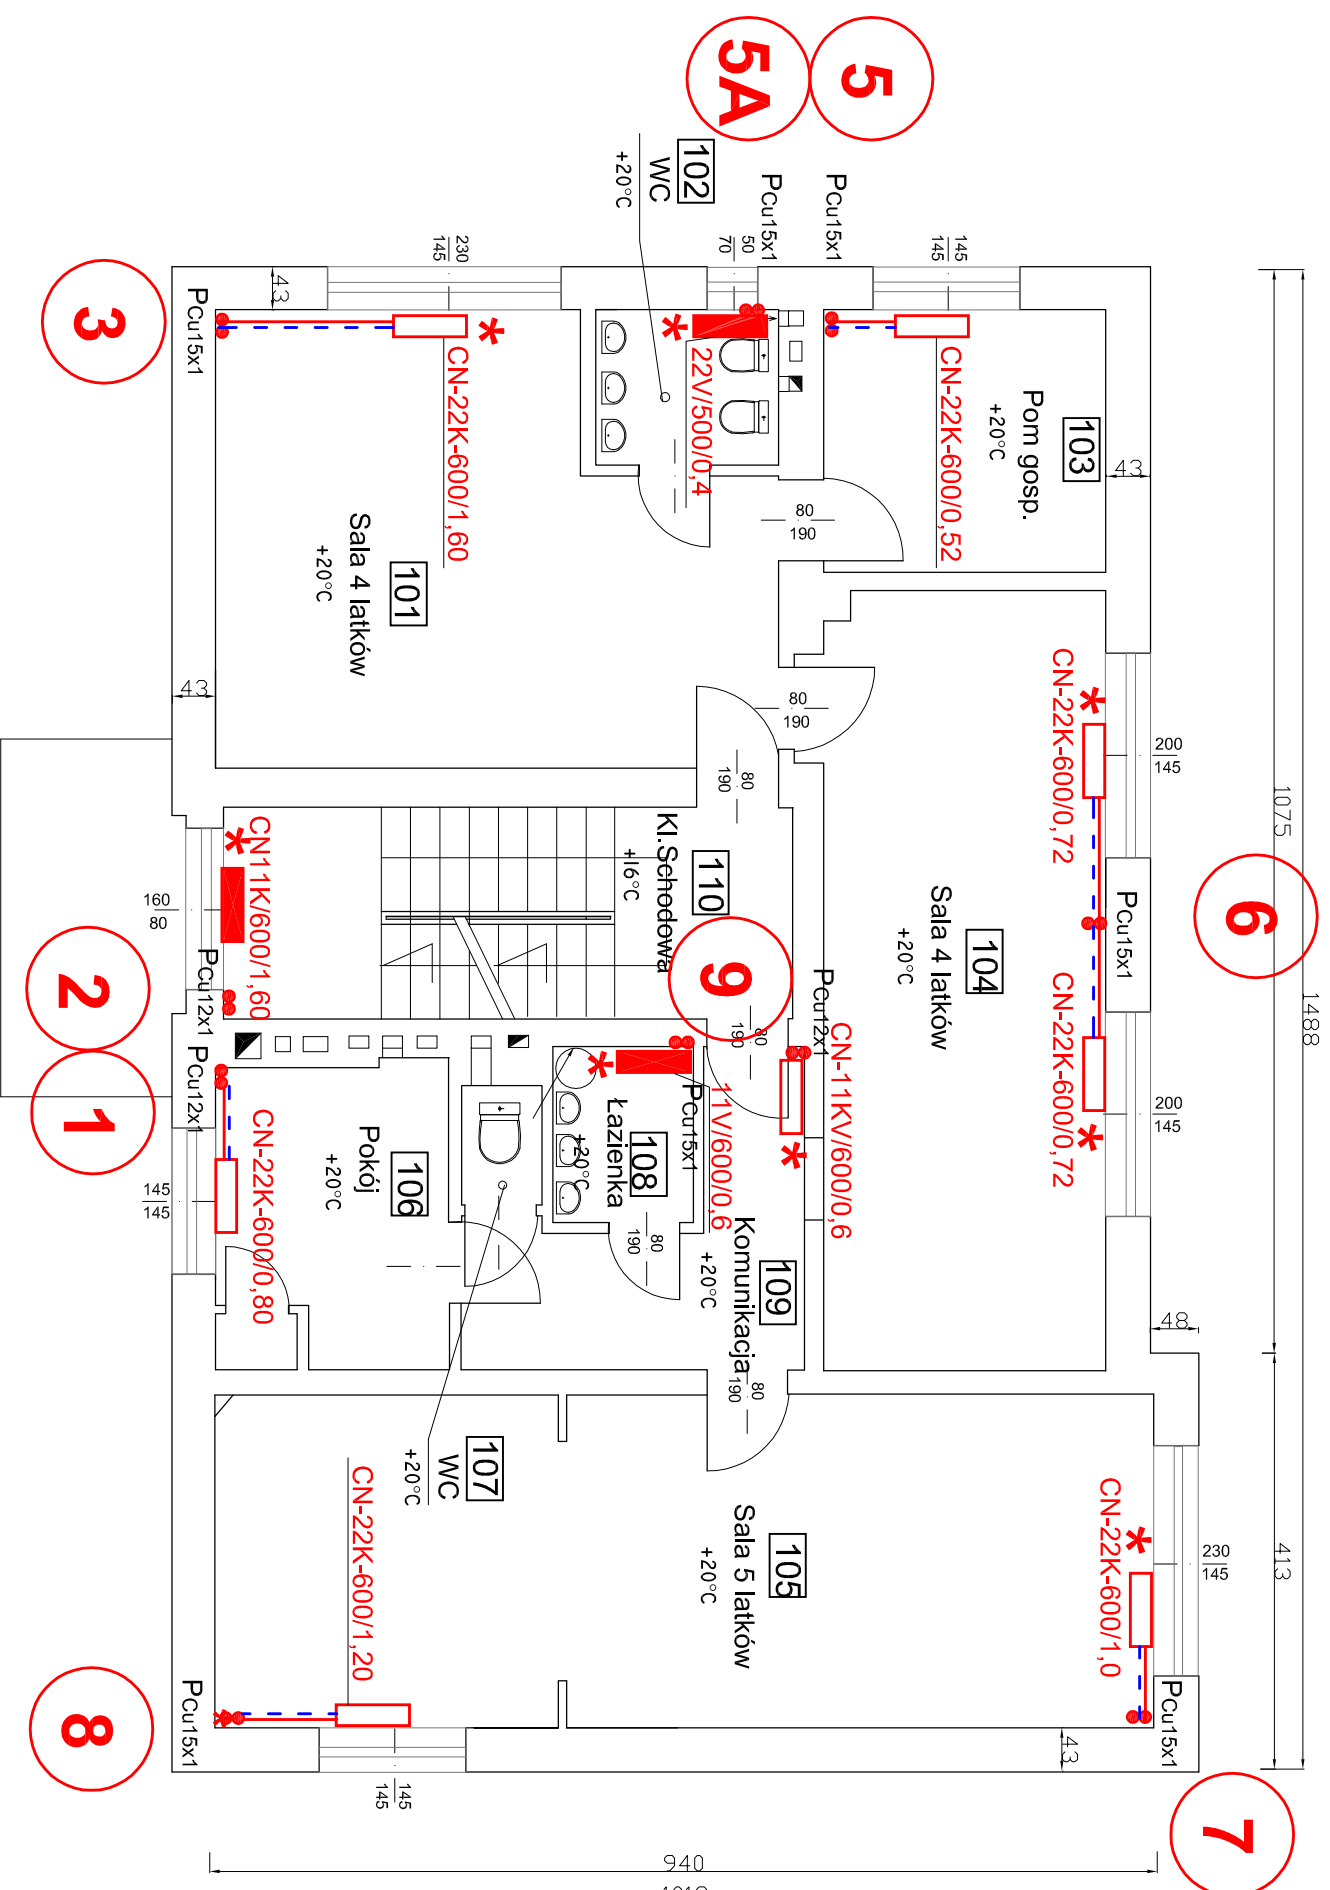

### LEGENDA:

- 22/60/0,2 - grzejniki istniejące
- 22/60/0,2 - grzejniki projektowane
- przewody CO
- \* - grzejnik obudowany
- 10 ● - oznaczenie pionów CO

Investor:	Gmina Łodygowice - Urząd Gminy Łodygowice 34- 325 Łodygowice ul Piłsudskiego 75
Objekt:	Termomodernizacja budynku Przedszkola w Łodygowicach Górnych ul Piłsudskiego 127
Temat:	Projekt budowlano-wykonawczy przebudowy instalacji CO
Projektant:	mgr inż. Kazimierz Sowa upr.bud. nr 60/82 B-B
Data i podpis:	05.2011
mgr inż. Paweł Zawalski upr.bud. nr 529/74 KI	05.2011
podz.	1:75
<b>RZUT PIWNIC</b>	
Nr rys.:	<b>3</b>