


PIWNICE

SKALA 1:100

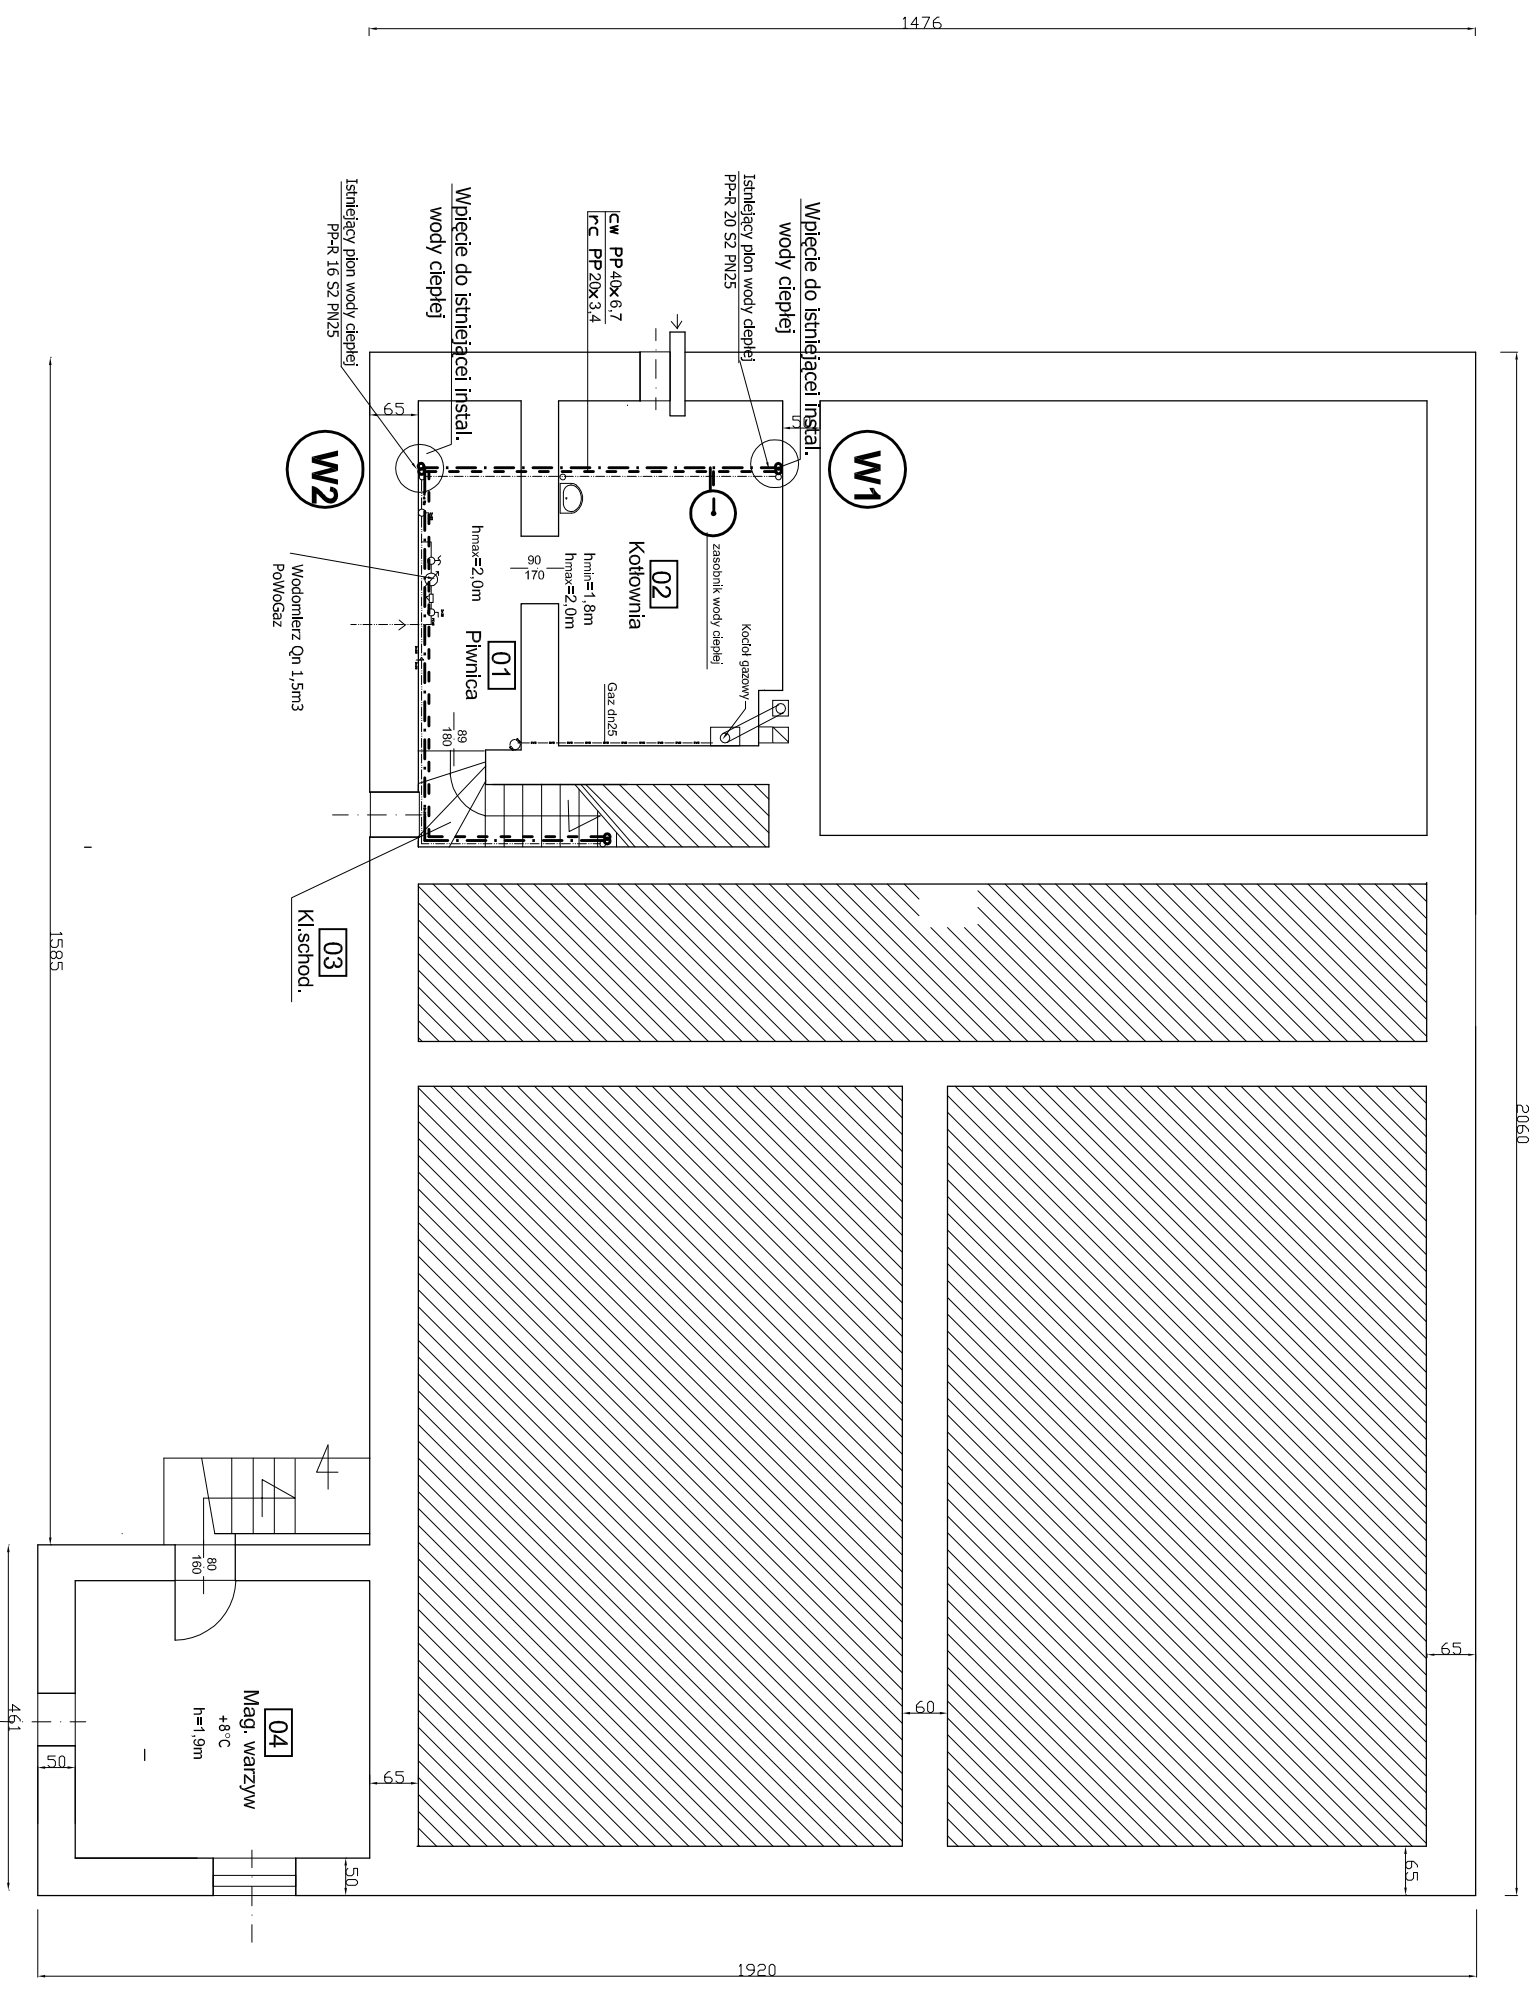

LEGENDA:

- ciepła woda użytkowa
- - - recykulacja
- zawór odcinający
- U umywalka
- W1, W2, W3 Pion wody ciepłej i recykulacji

Imię i nazwisko nr uprawnień:		data i podpis:	
mgr inż. Kazimierz Sowa upr. bud. nr 60/82 B-B		05.2011:	
Inwestor: Gmina Łodygowice - Urząd Gminy Łodygowice		Objekt: Budynek Przedszkola w Pietrzykowicach	
Projektant: mgr inż. Paweł Zawalski upr. bud. nr 529/74 KI		Temat: Projekt budowlano-wykonawczy przebudowy instalacji CWU	
podz. 1:100		RZUT PIWNICY	
Nr rys: 1			