


PIWNICE

SKALA 1:100

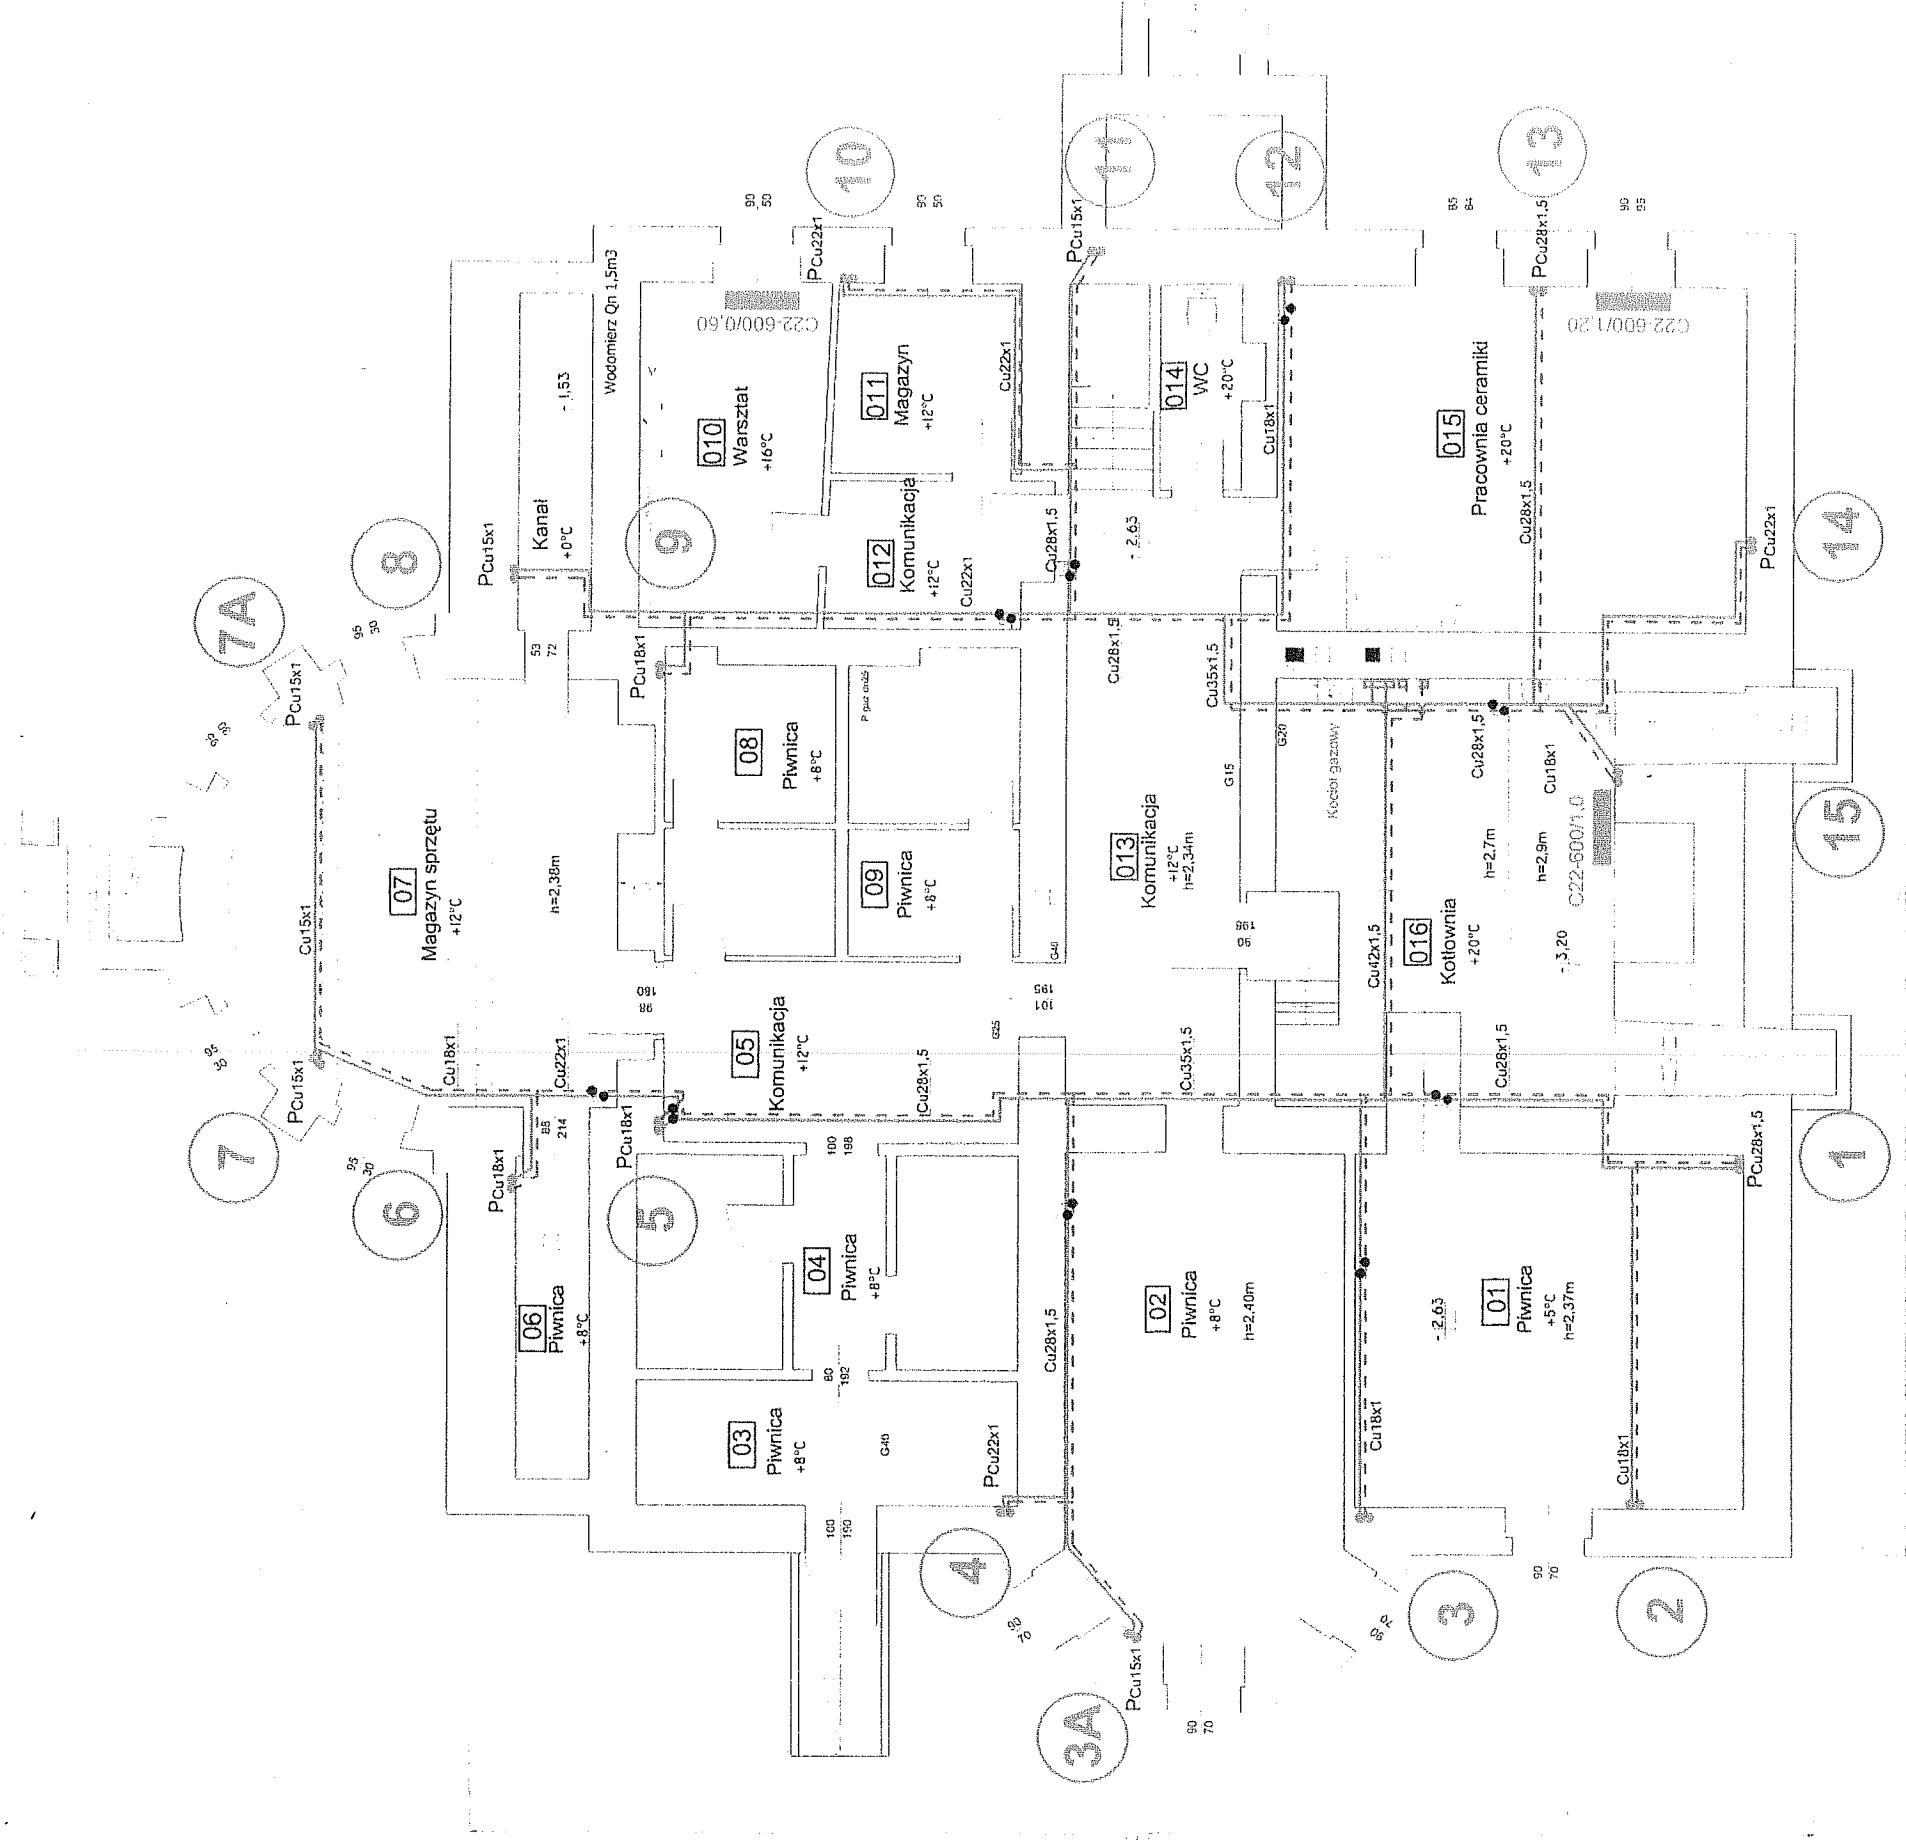


LEGENDA:

- grzejniki istniejące
- grzejniki projektowane
- przewody CO
- grzejnik obudowany
- oznaczenie pionów CO
- zawór odcinający przelotowy

Imię i nazwisko nr uprawnień:	data i podpis:	Investor: Urząd Gminy Łodygowice
Projektant: mgr inż. Kazimierz Sowa upr bud. nr 60/82 B-B	06.2012: 	Objekt: Budynek Szkoły w Łodygowicach
Stwierdził: mgr inż. Paweł Zawalski upr bud. nr 529/74 KI	06.2012:	Temat: Projekt budowlano-wykonawczy przebudowy instalacji CO i czynnika grzewczego
		podz. 1:100
		RZUT PIWNIC
		Nr rys. 1a

PARTER

SKALA 1:100

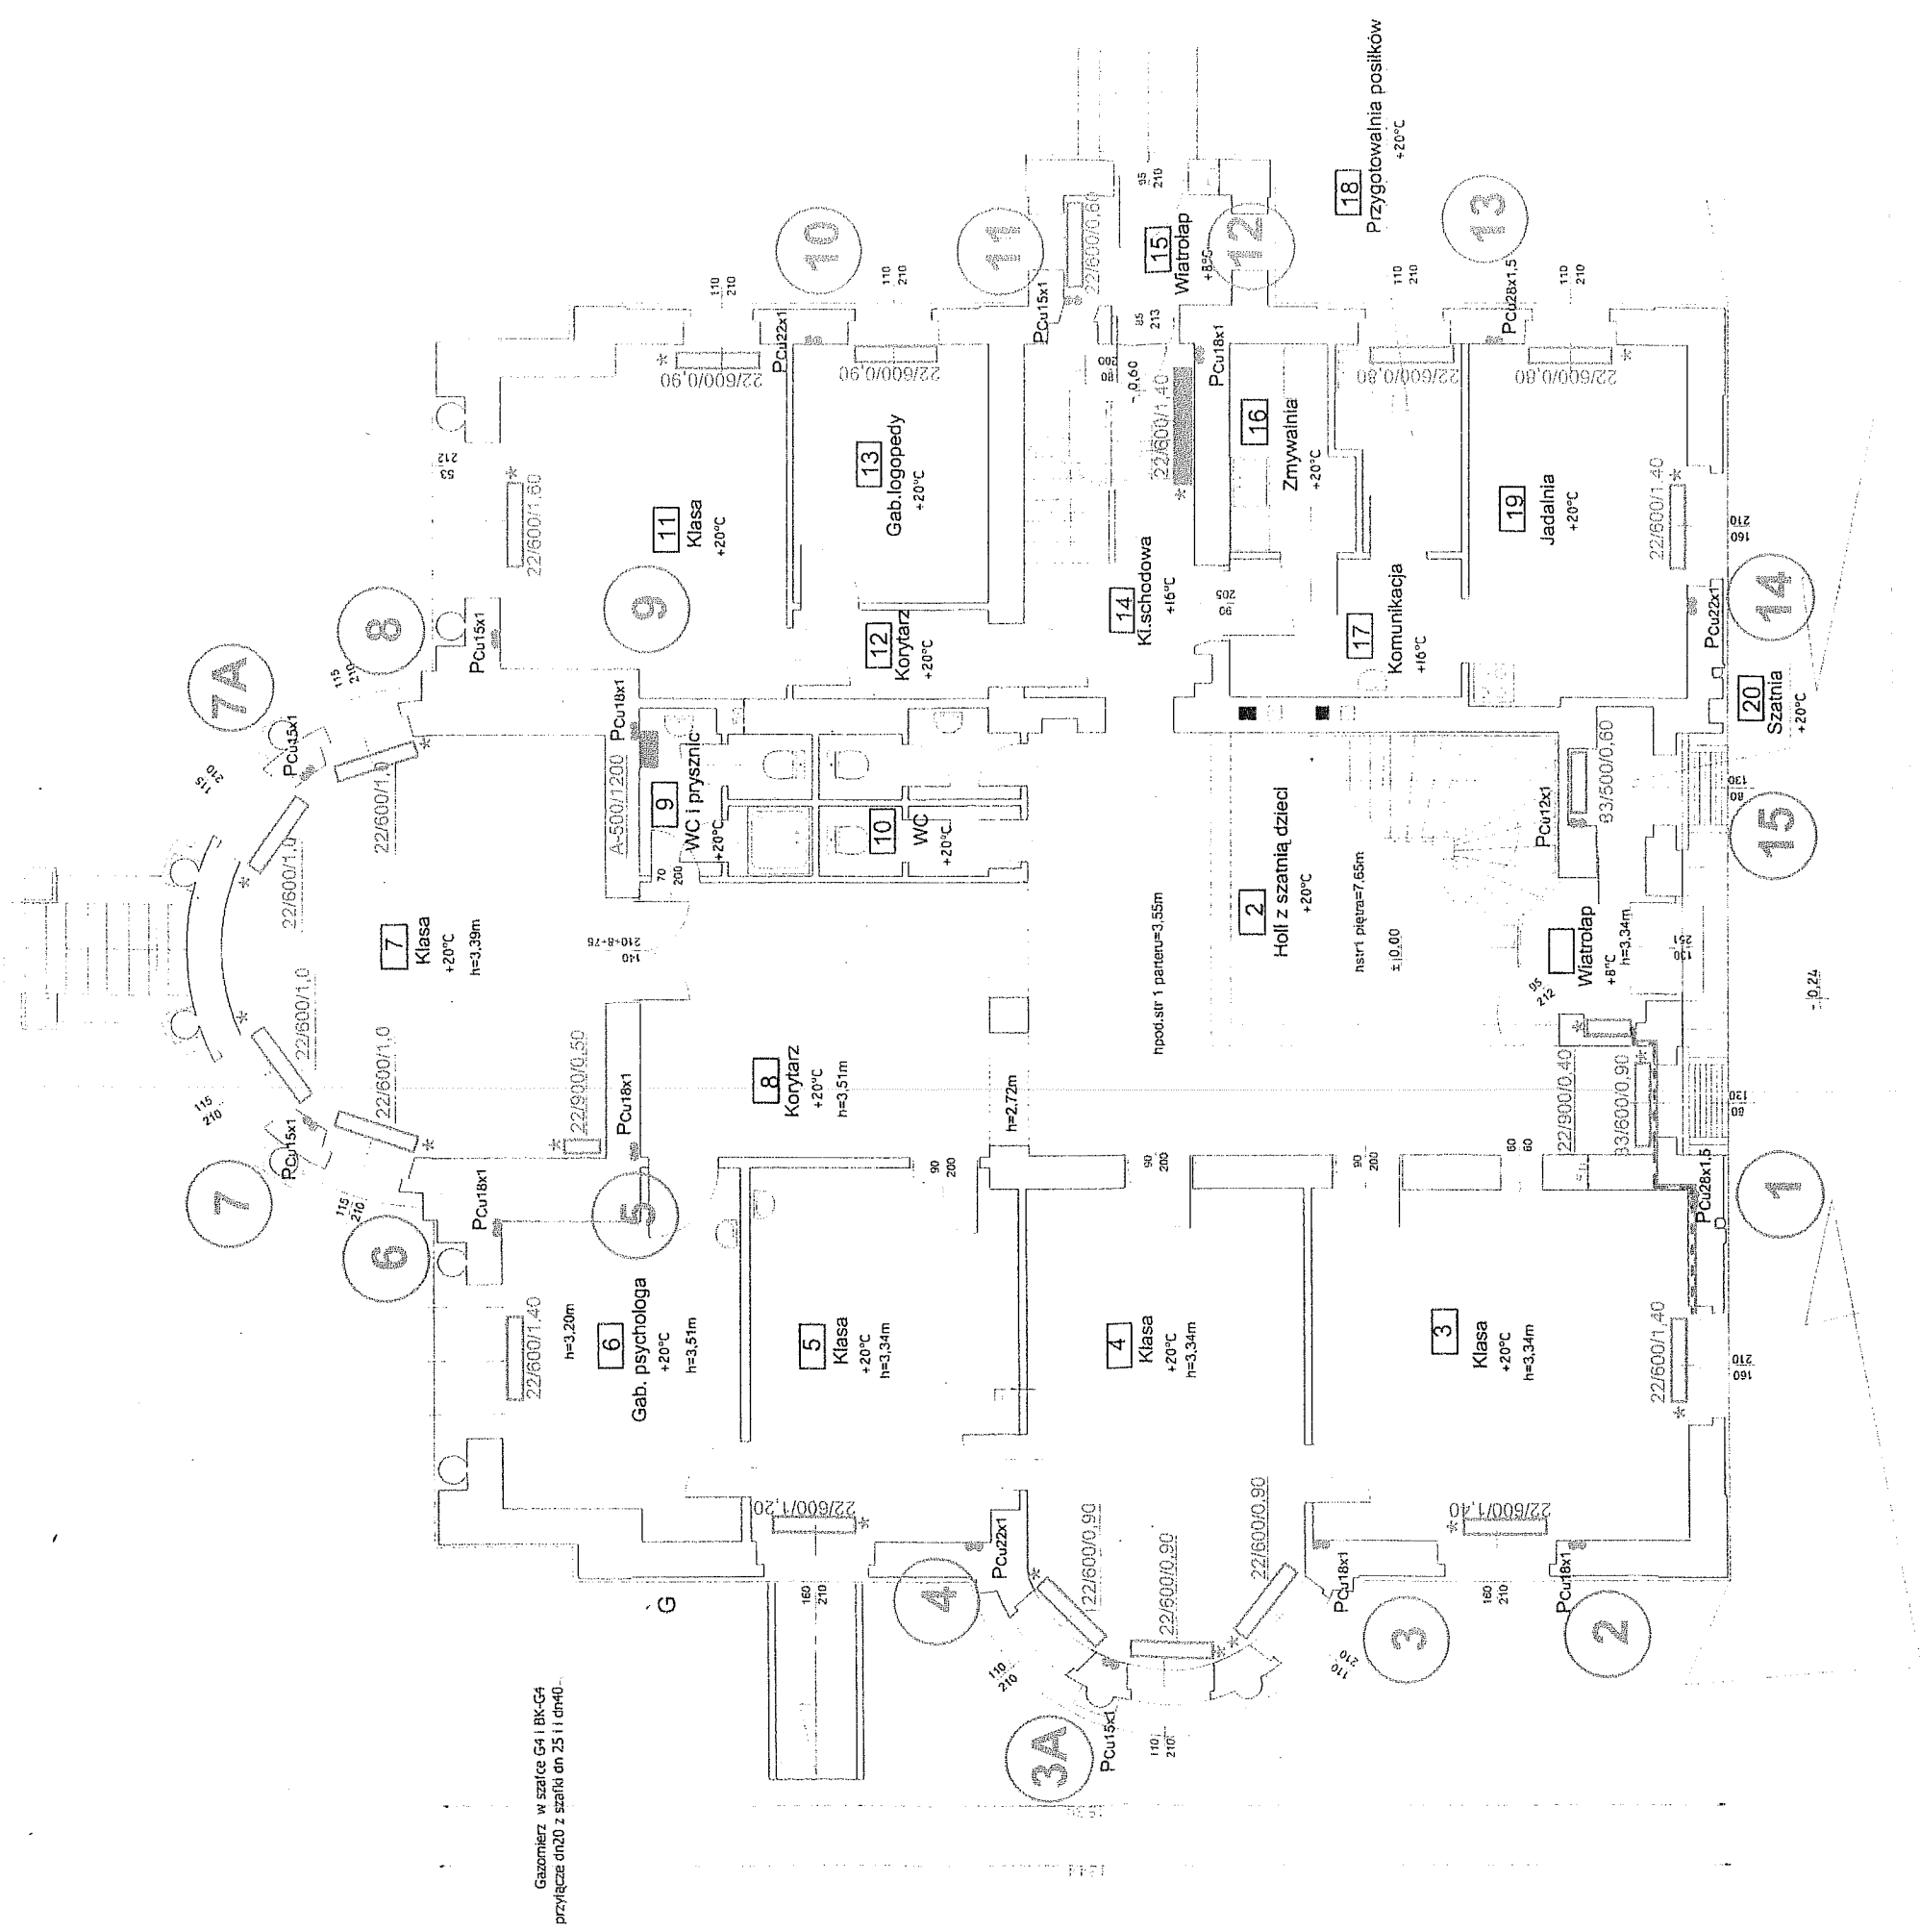

Gazomierz w szafce G4 i BK-G4 przy/szafa 0n20 z szafką dn 25 i i dn40.


LEGENDA:

- grzejniki istniejące
- grzejniki projektowane
- przewody CO
- grzejnik obudowany
- 10 8 - oznaczenie pionów CO
- zawór oddzielający przelotowy

Imię i nazwisko nr uprawnień:	data i podpis:	Investor: Urząd Gminy Łodygowice
Projektant: mgr inż. Kazimierz Sowa upr bud. nr 60/82 B-B	06.2012:	Objekt: Budynek Szkoły w Łodygowicach
Spawacz: mgr inż. Paweł Zawalski upr bud. nr 529/74 K1	06.2012:	Temat: Projekt budowlano-wykonawczy przebudowy instalacji CO i czynnika grzewczego
		podz. 1:100
		RZUT PARTERU
		Nr rys. 2a

PIĘTRO

SKALA 1:100

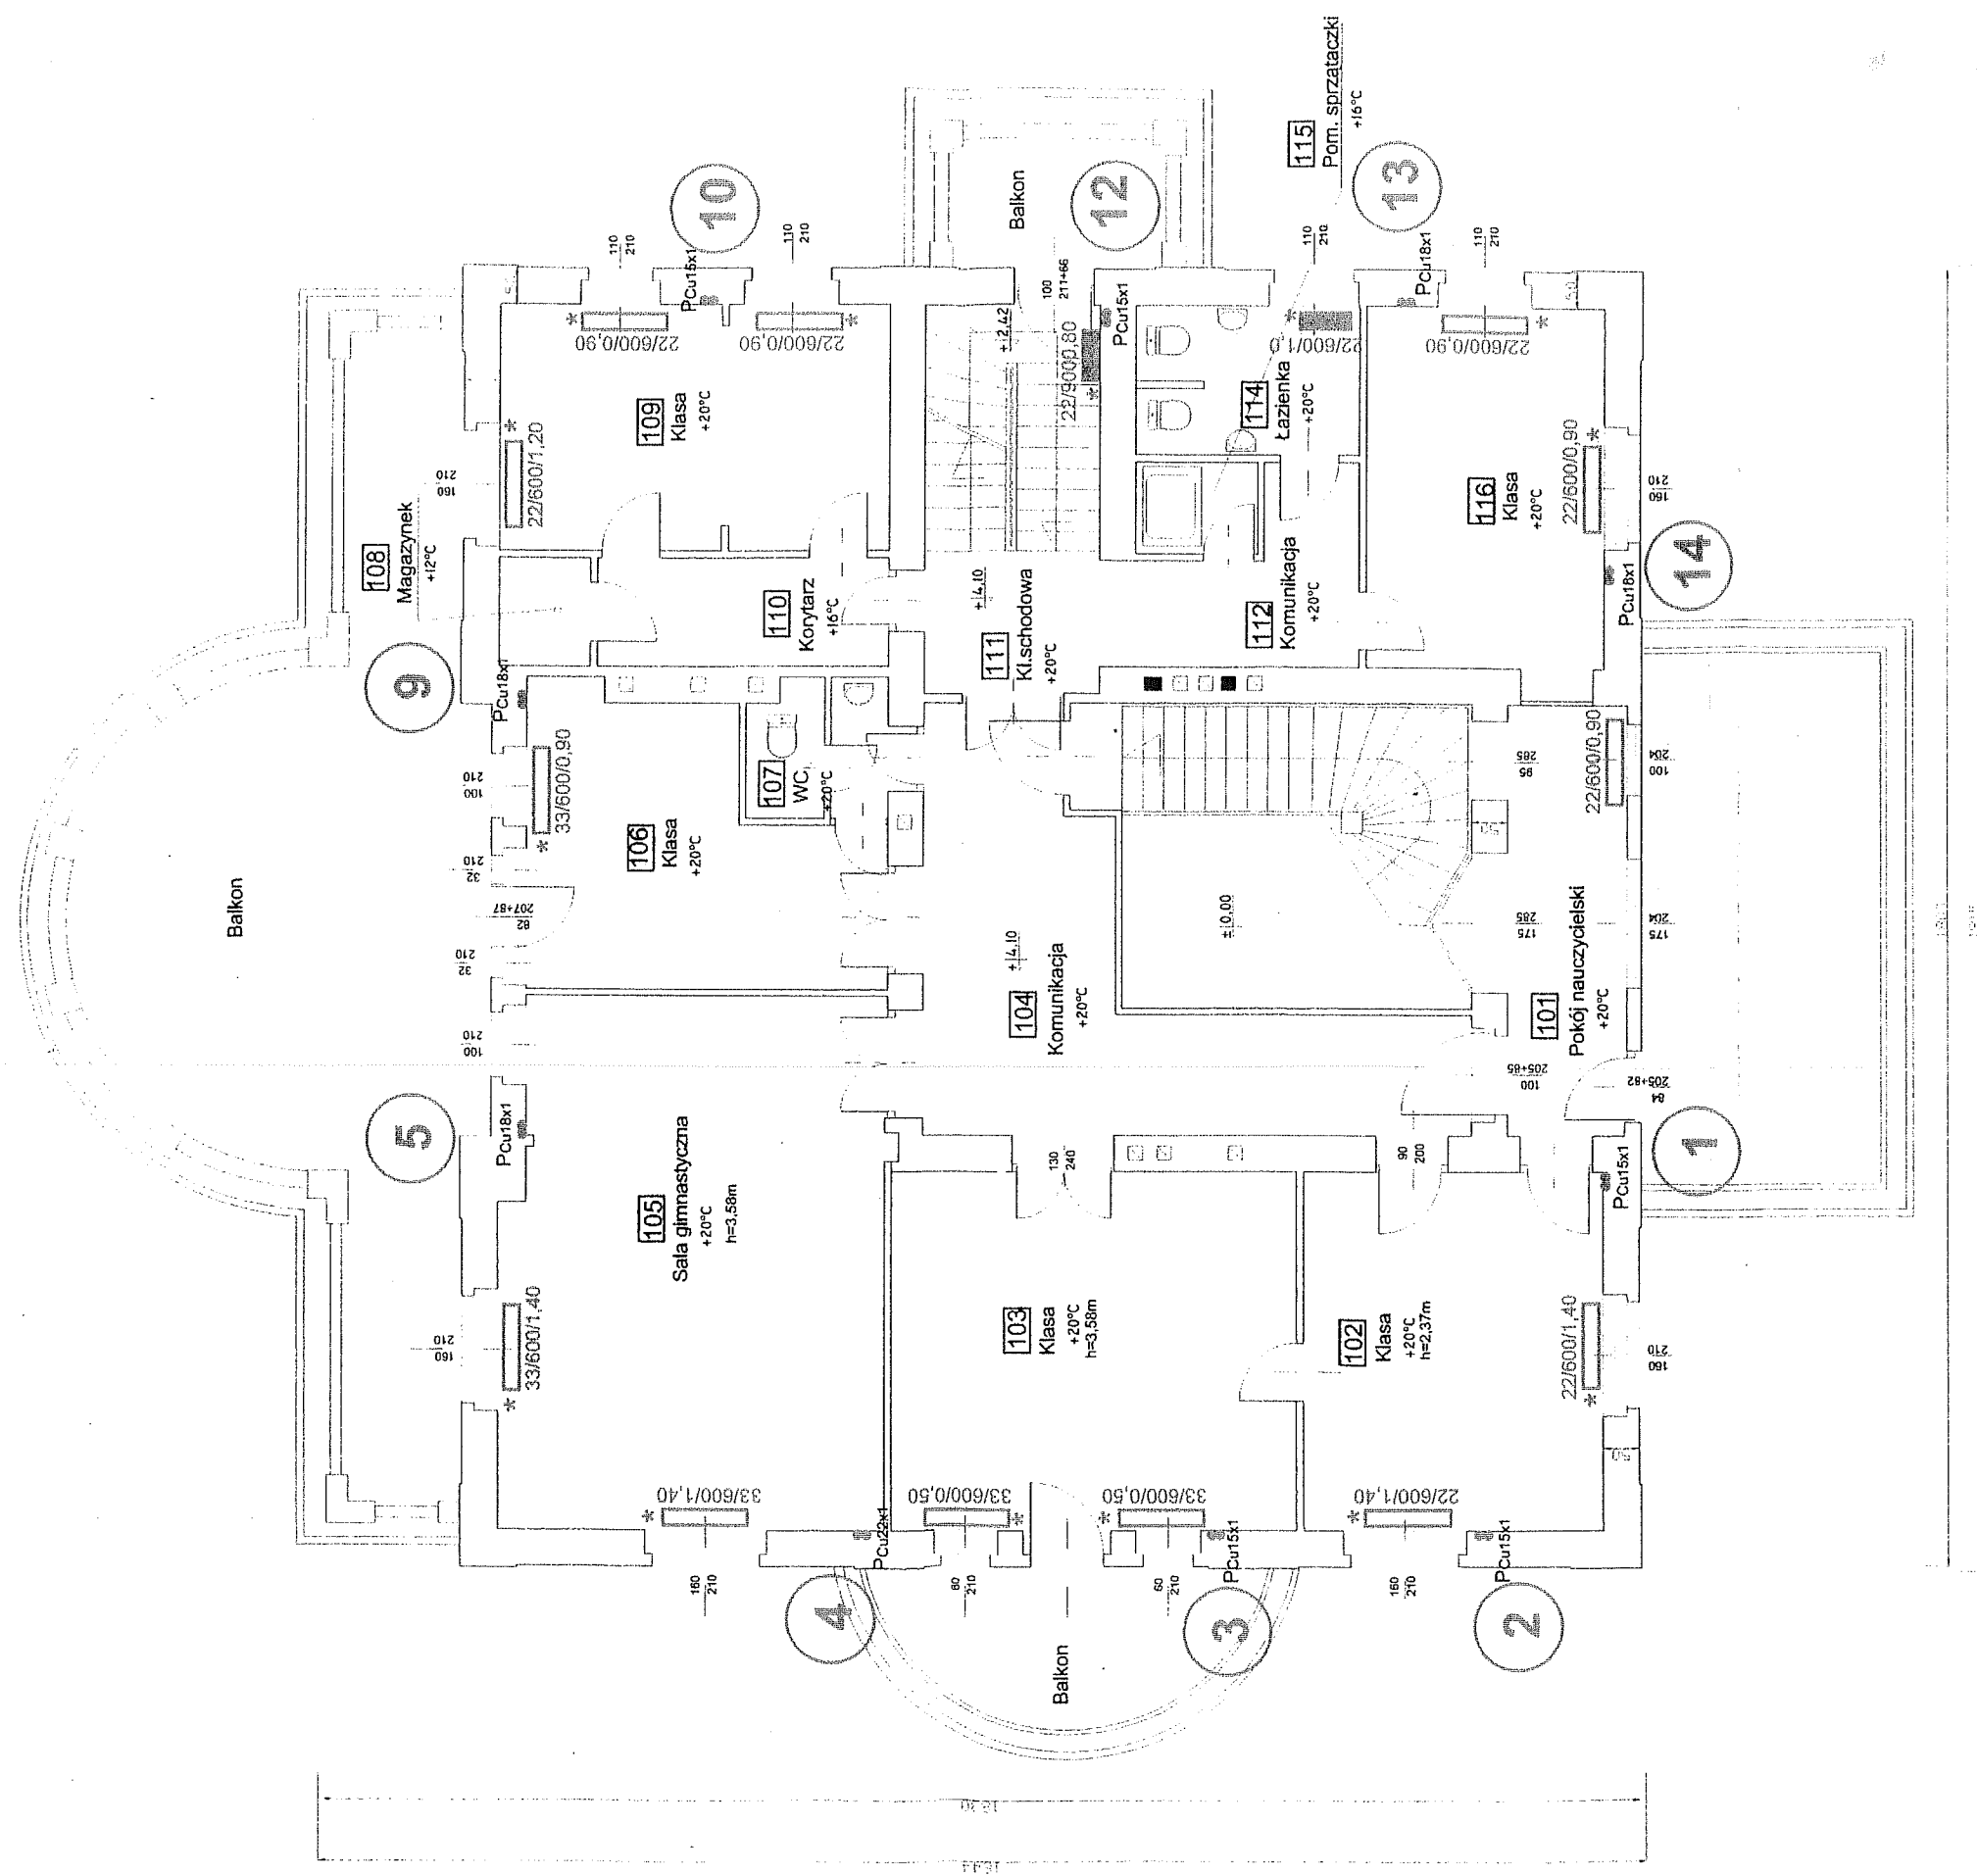


LEGENDA:

- grzejniki istniejące
- grzejniki projektowane
- przewody CO
- grzejnik obudowany
- oznaczenie pionów CO
- zawór oddzielający przelotowy

Imię i nazwisko nr uprawnień:	data i podpis:	Investor: Urząd Gminy Łodygowice
Projektant: mgr inż. Kazimierz Sowa upr bud. nr 60/82 B-B	06.2012: 	Objekt: Budynek Szkoły w Łodygowicach
Sprawdził: mgr inż. Paweł Zawalski upr bud. nr 529/74 Kt	06.2012:	Temat: Projekt budowlano-wykonawczy przebudowy instalacji CO i czynnika grzewczego
		podz. 1:100
		RZUT I PIĘTRA
		Nr rys: 3a

PODDASZE


SKALA 1:100

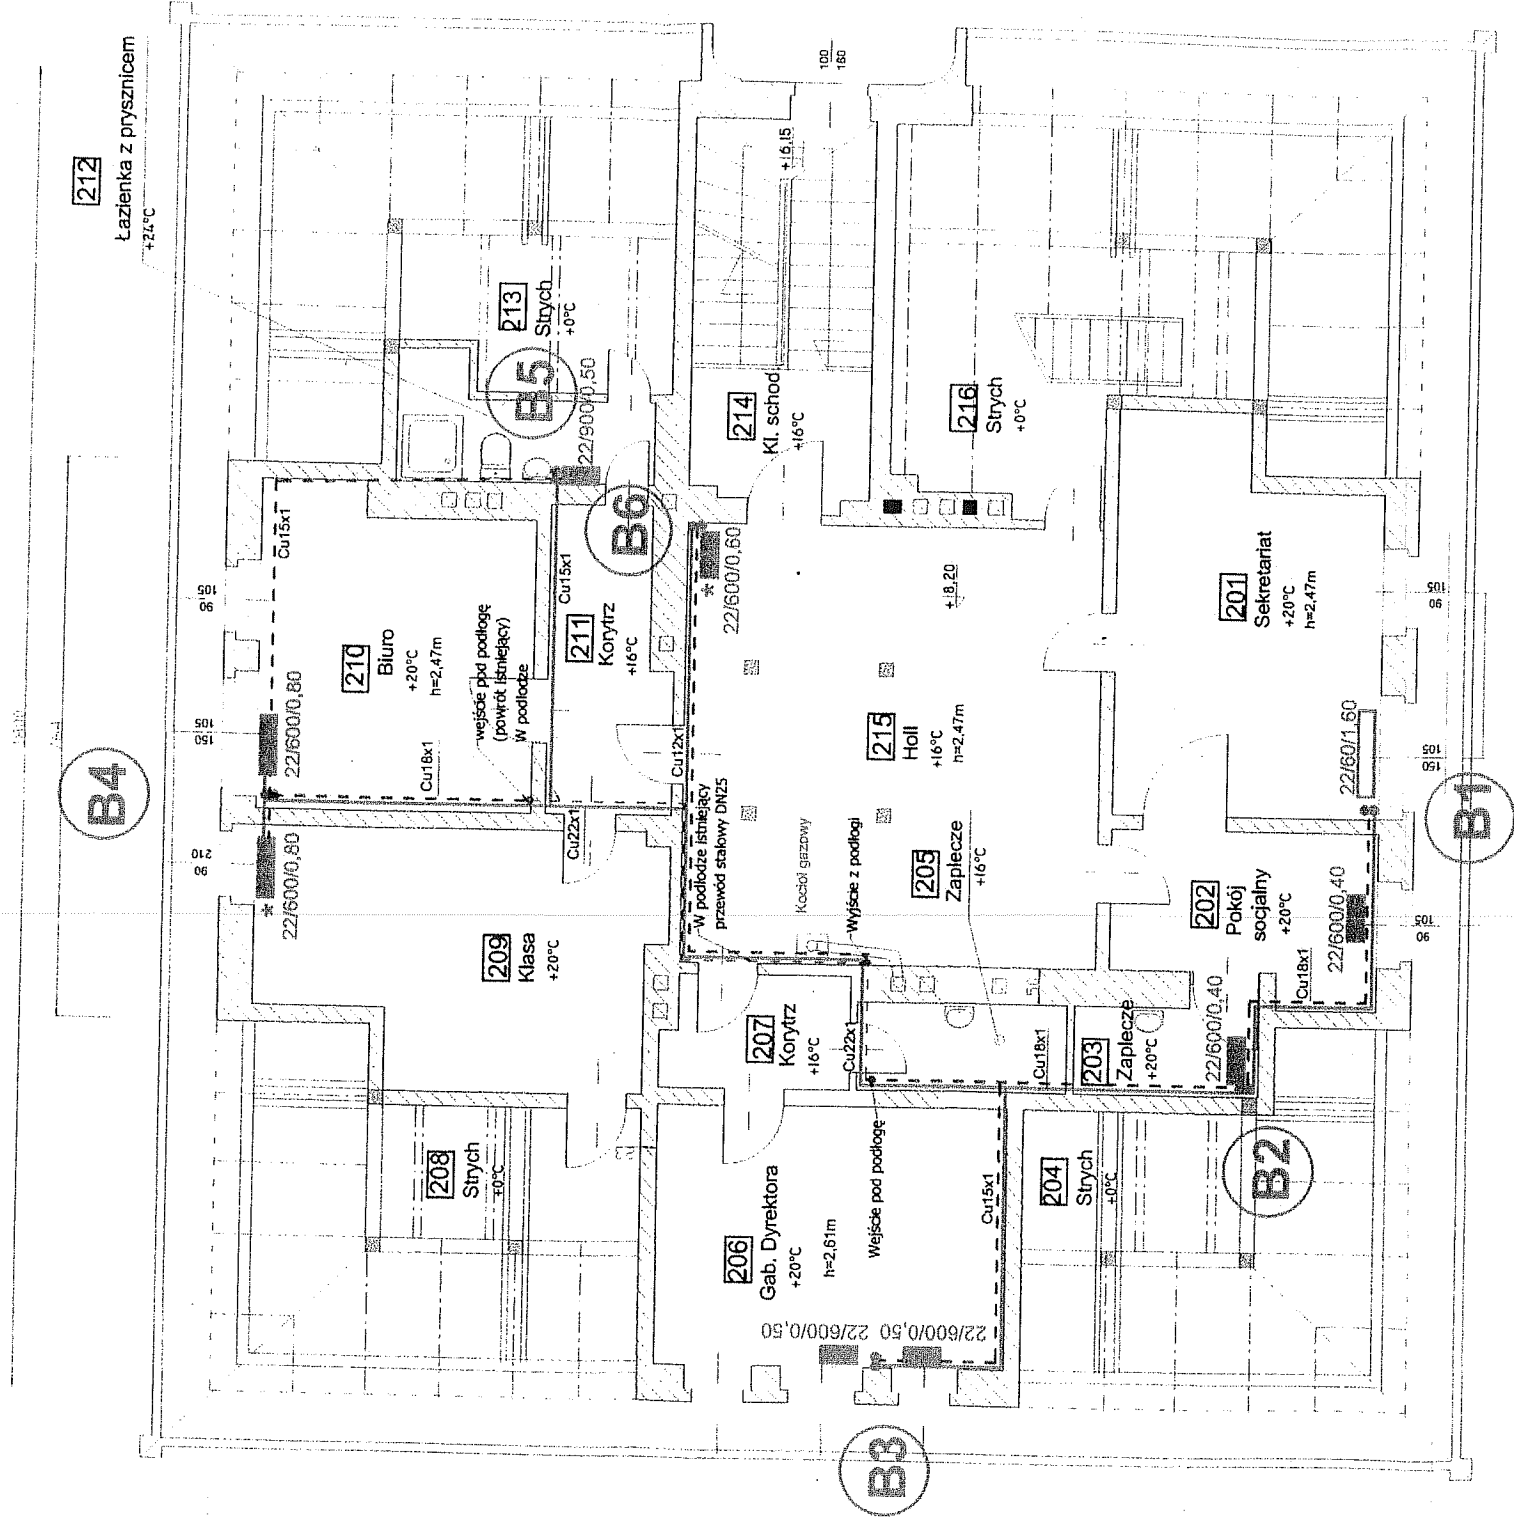

LEGENDA:


- 22/600/0,2 - grzejniki istniejące
- 22/60/0,2 - grzejniki projektowane
- - - - - przewody CO
- * - grzejnik obudowany
- ⊙ - oznaczenie pionów CO
- - zawór odcinający przelotowy

Imię i nazwisko nr uprawnień:	data i podpis:	Investor:	Urząd Gminy Łodygowice
Projektant: mgr inż. Kazimierz Sowa upr bud. nr 60/82 B-B	06.2012: 	Obiekt:	Budynek Szkoły w Łodygowicach
Sprawca: mgr inż. Paweł Zawalski upr bud. nr 529/74 Kt	06.2012:	Temat:	Projekt budowlano-wykonawczy przebudowy instalacji CO i czynnika grzewczego
		podz.	1:100
		RZUT II PIĘTRA	
		Nr rys:	4a

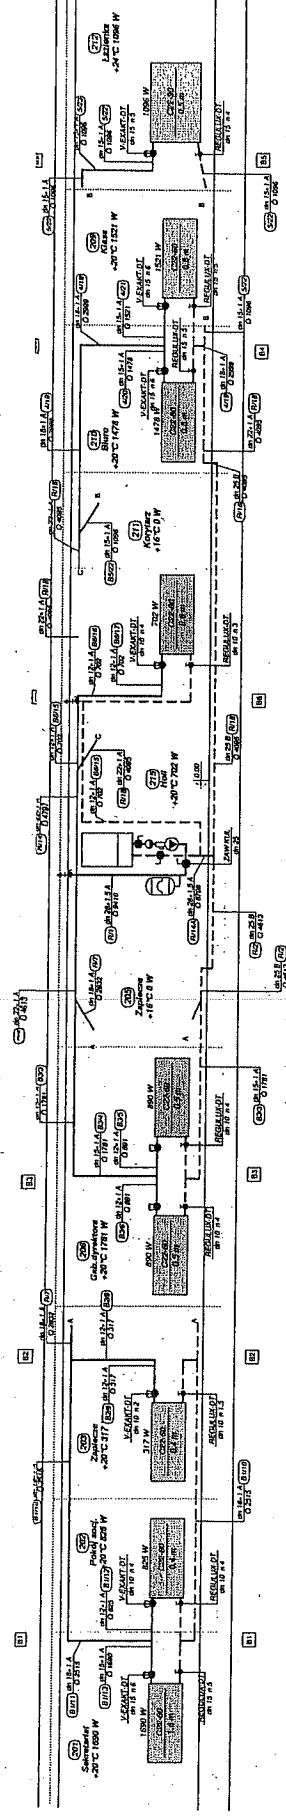

Imię i nazwisko nr uprawnień:	data i podpis:	Investor: Urząd Gminy Łodygowice
Projektant: mgr inż. Kazimierz Sowa upr bud. nr 60/82 B-B	06.2012:	Objekt: Budynek Szkoły w Łodygowicach
Sprawca: mgr inż. Paweł Zawalski upr bud. nr 529/74 Kt	06.2012:	Temat: Projekt budowlano-wykonawczy przebudowy instalacji CO i czynnika grzewczego
		podz. 1:100
		Nr rys: 5a

ROZWINIĘCIE NR.1

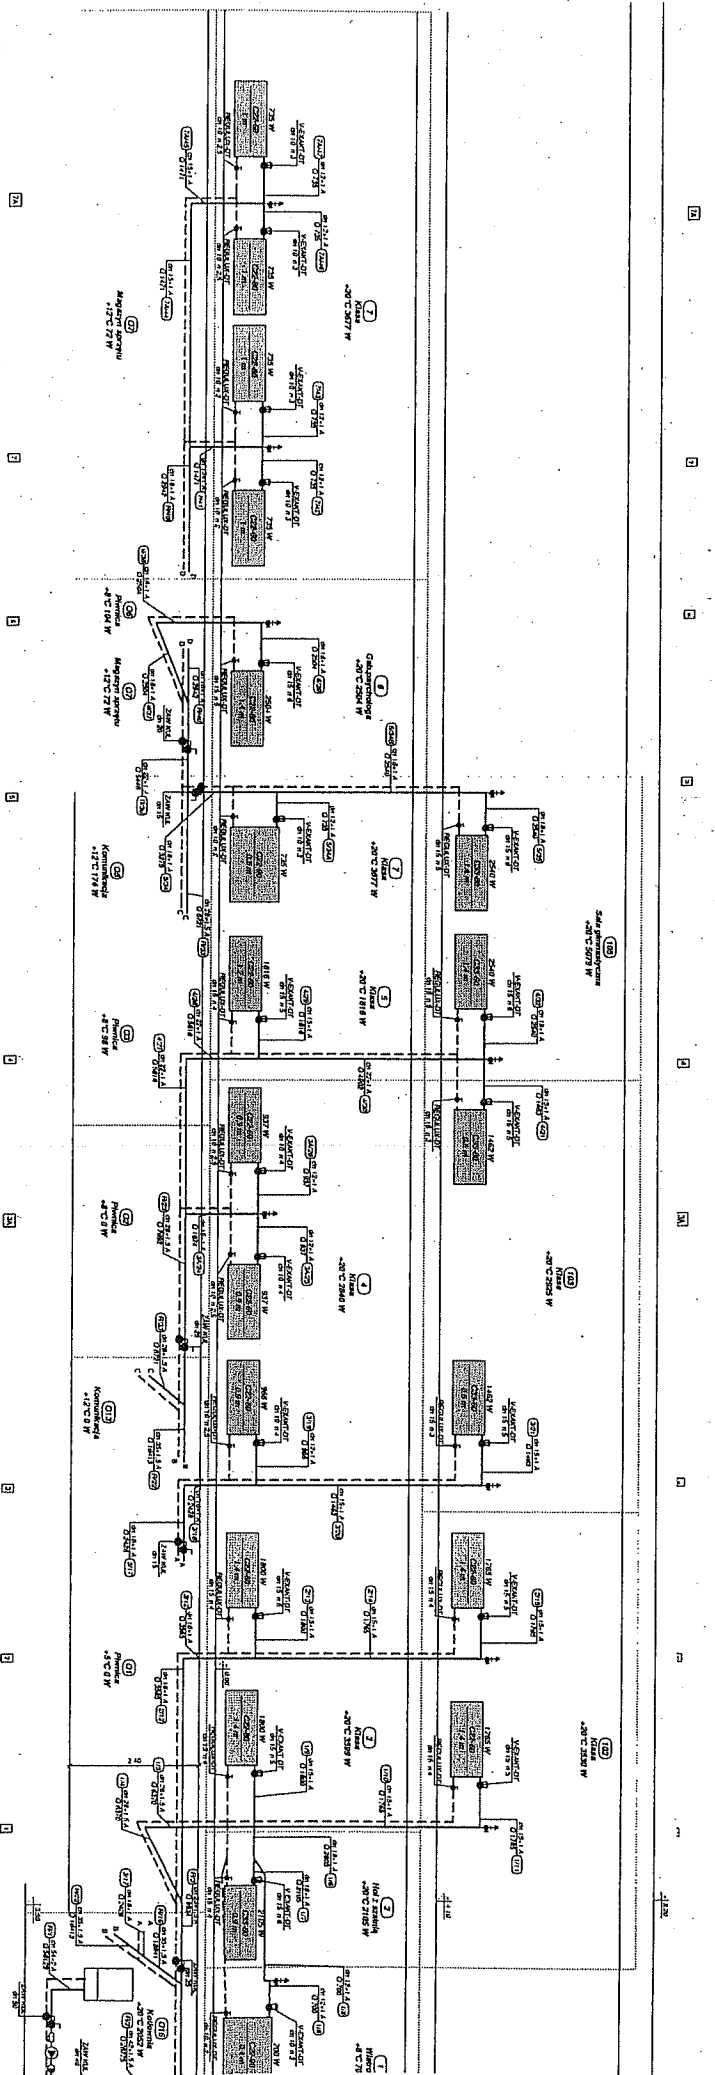

Imię i nazwisko nr uprawnień:	data i podpis:	Investor: Urząd Gminy Łodygowice	Temat: Projekt budowlano-wykonawczy przebudowy instalacji CO i czynnika grzewczego	podz. 1:100	ROZWINIĘCIE NR.2	Nr rys: 6a
Projektant: mgr inż. Kazimierz Sowa upr bud. nr 60/82 B-B	06.2012:	Objekt: Budynek Szkoły w Łodygowicach				
Sprawdził: mgr inż. Paweł Zawalski, upr bud. nr 529174 KI		06.2012:				

