


SKALA 1:100

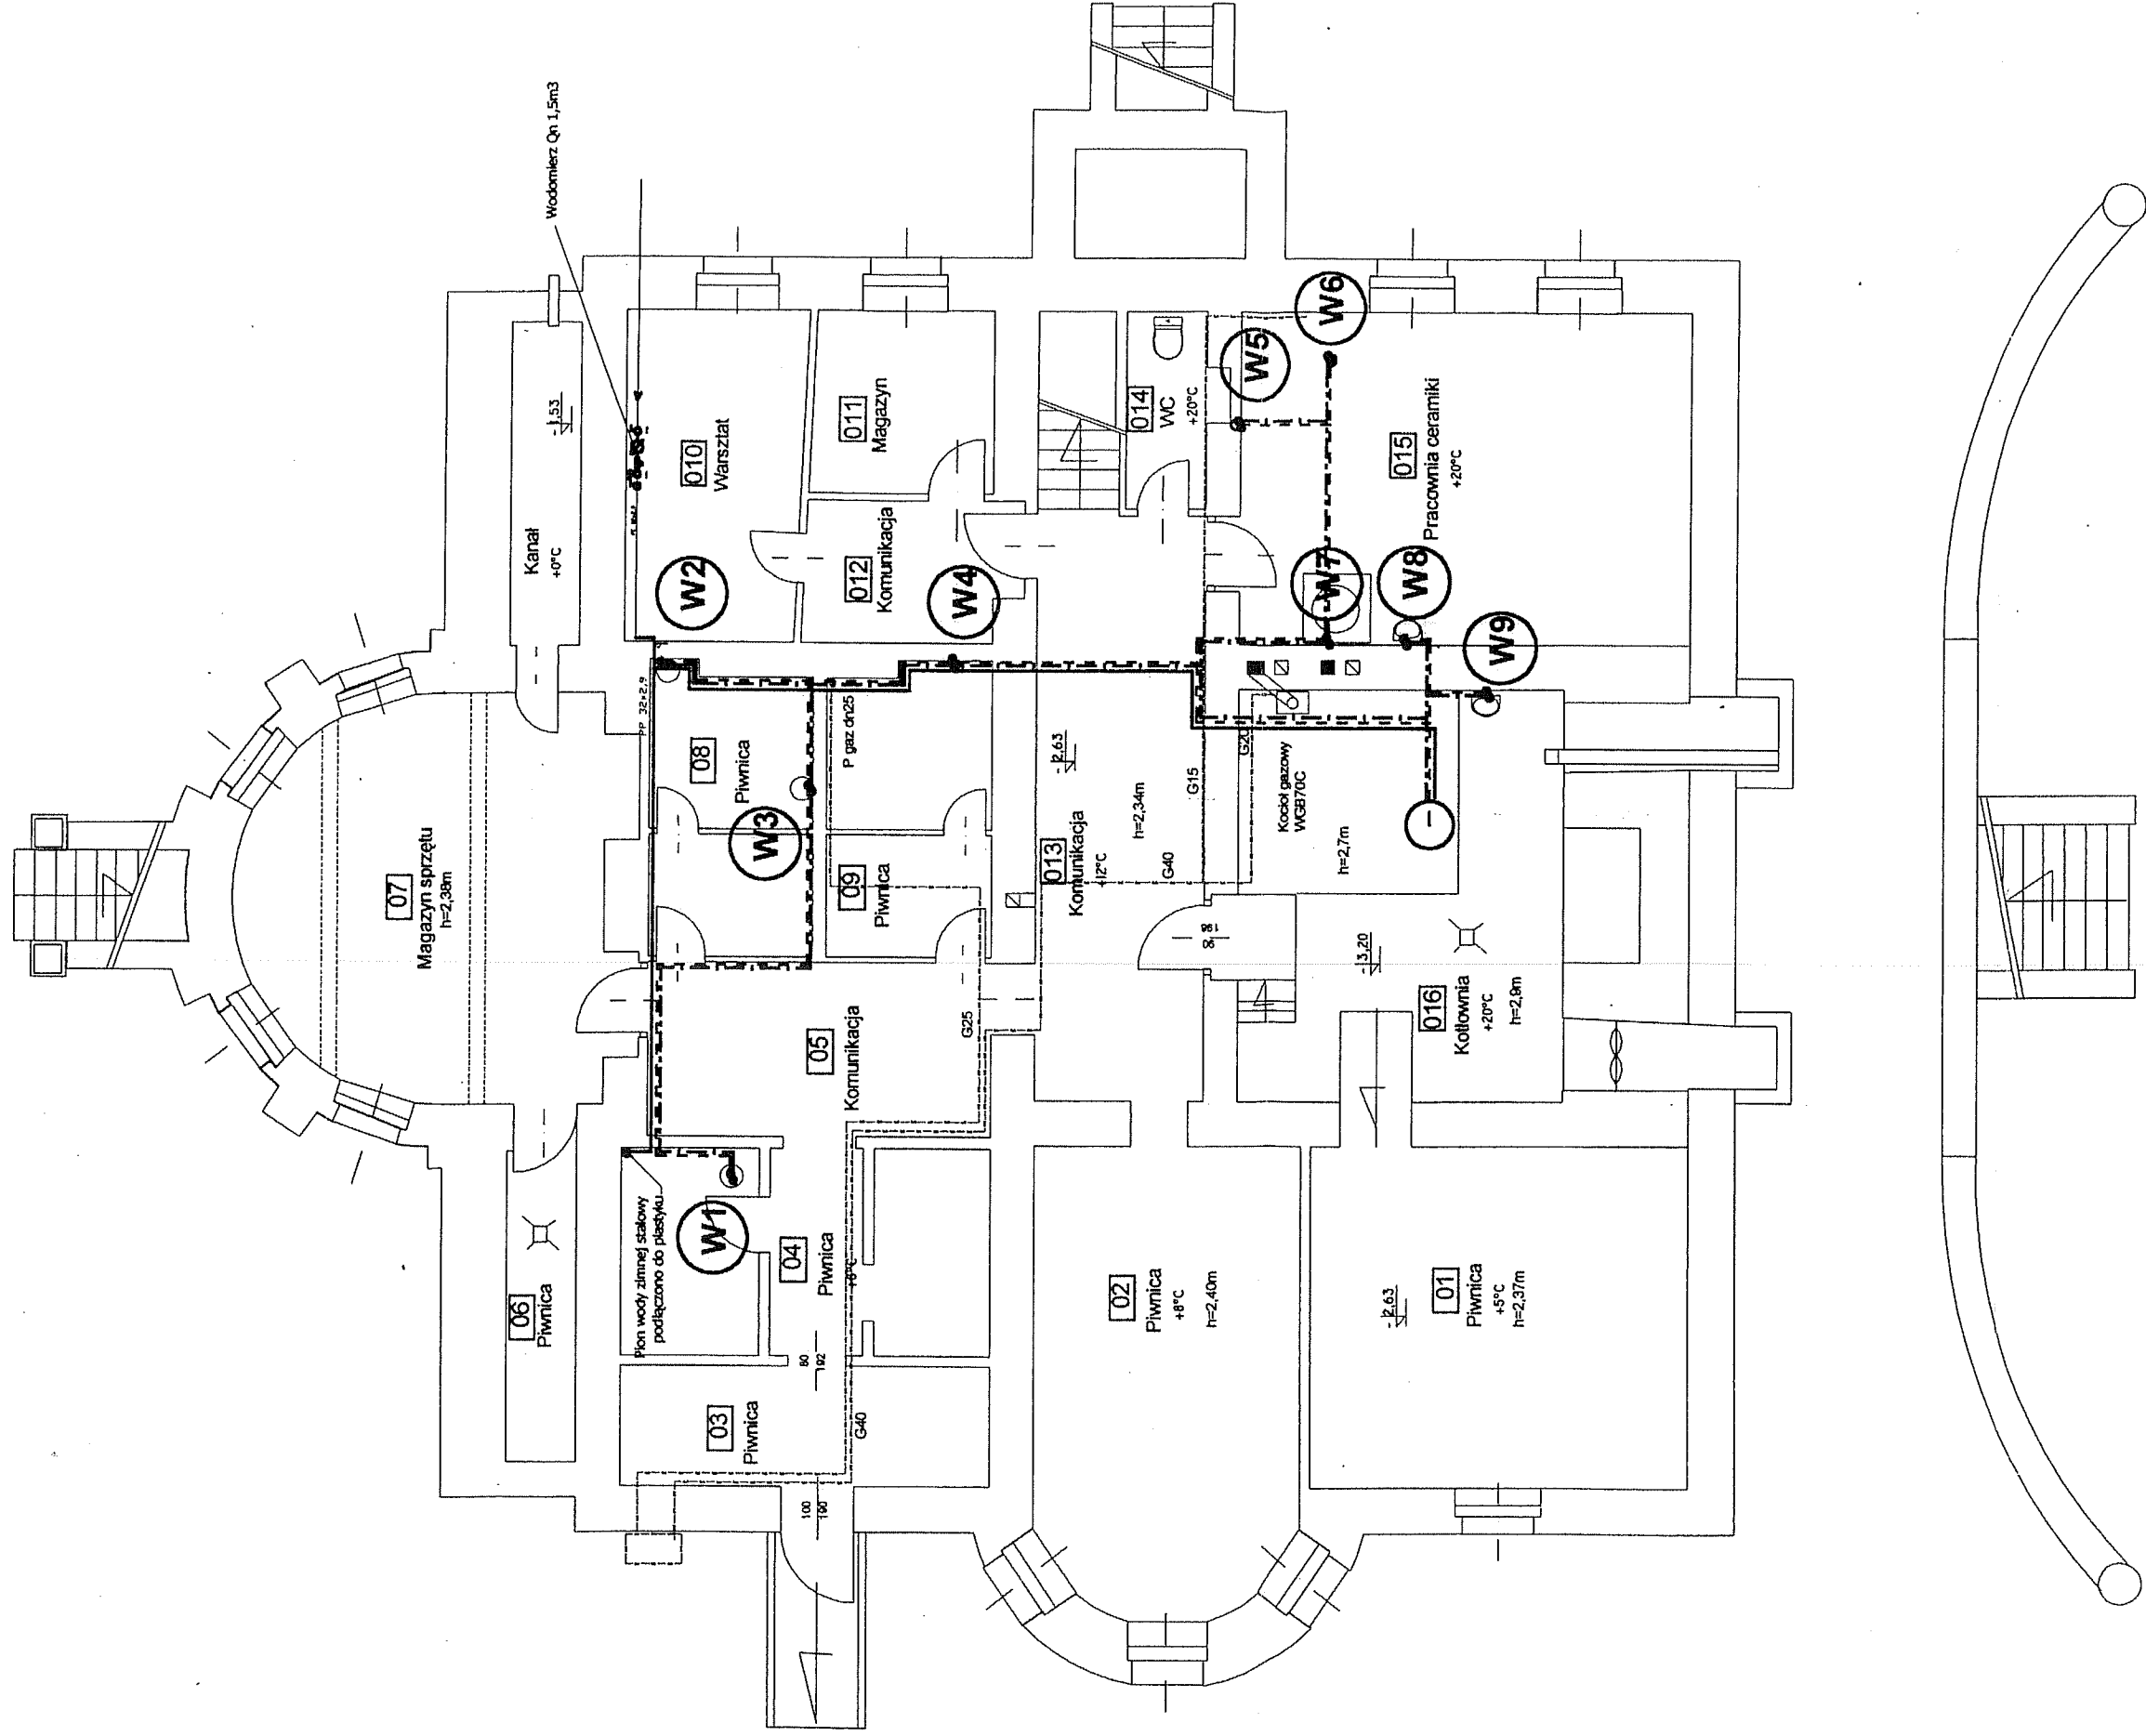


LEGENDA:

- - - rury woda ciepła
- - - rury recyrkulacja
- - - rury woda zimna
- (W1) - pion wody ciepłej i recyrkulacji
- ZL - zlew
- U - umywalka
- N - natrysk
- kurek wody zimnej
- zawór kulowy oddzielający
- linią cienką zaznaczone rury istniejące

Imię i nazwisko nr uprawnień:	data i podpis:	Investor:
mgr inż. Kazimierz Sowa upr bud. nr 60/82 B-B	05.2011	Gmina - Urząd Gminy Łodygowice 34-325 Łodygowice ul. Piłsudskiego 75
mgr inż. Paweł Zawalski upr bud. nr 529/74 Kt	05.2011	Obiekt: Termomodernizacja budynku ZSS Percorda w Łodygowicach ul Żywiecka 210
		Temat: Projekt budowlano-wykonawczy przebudowy instalacji CWU
		podz. 4-1-00
		Nr rys. 4
		RZUT PIWNICY

SKALA 1:100

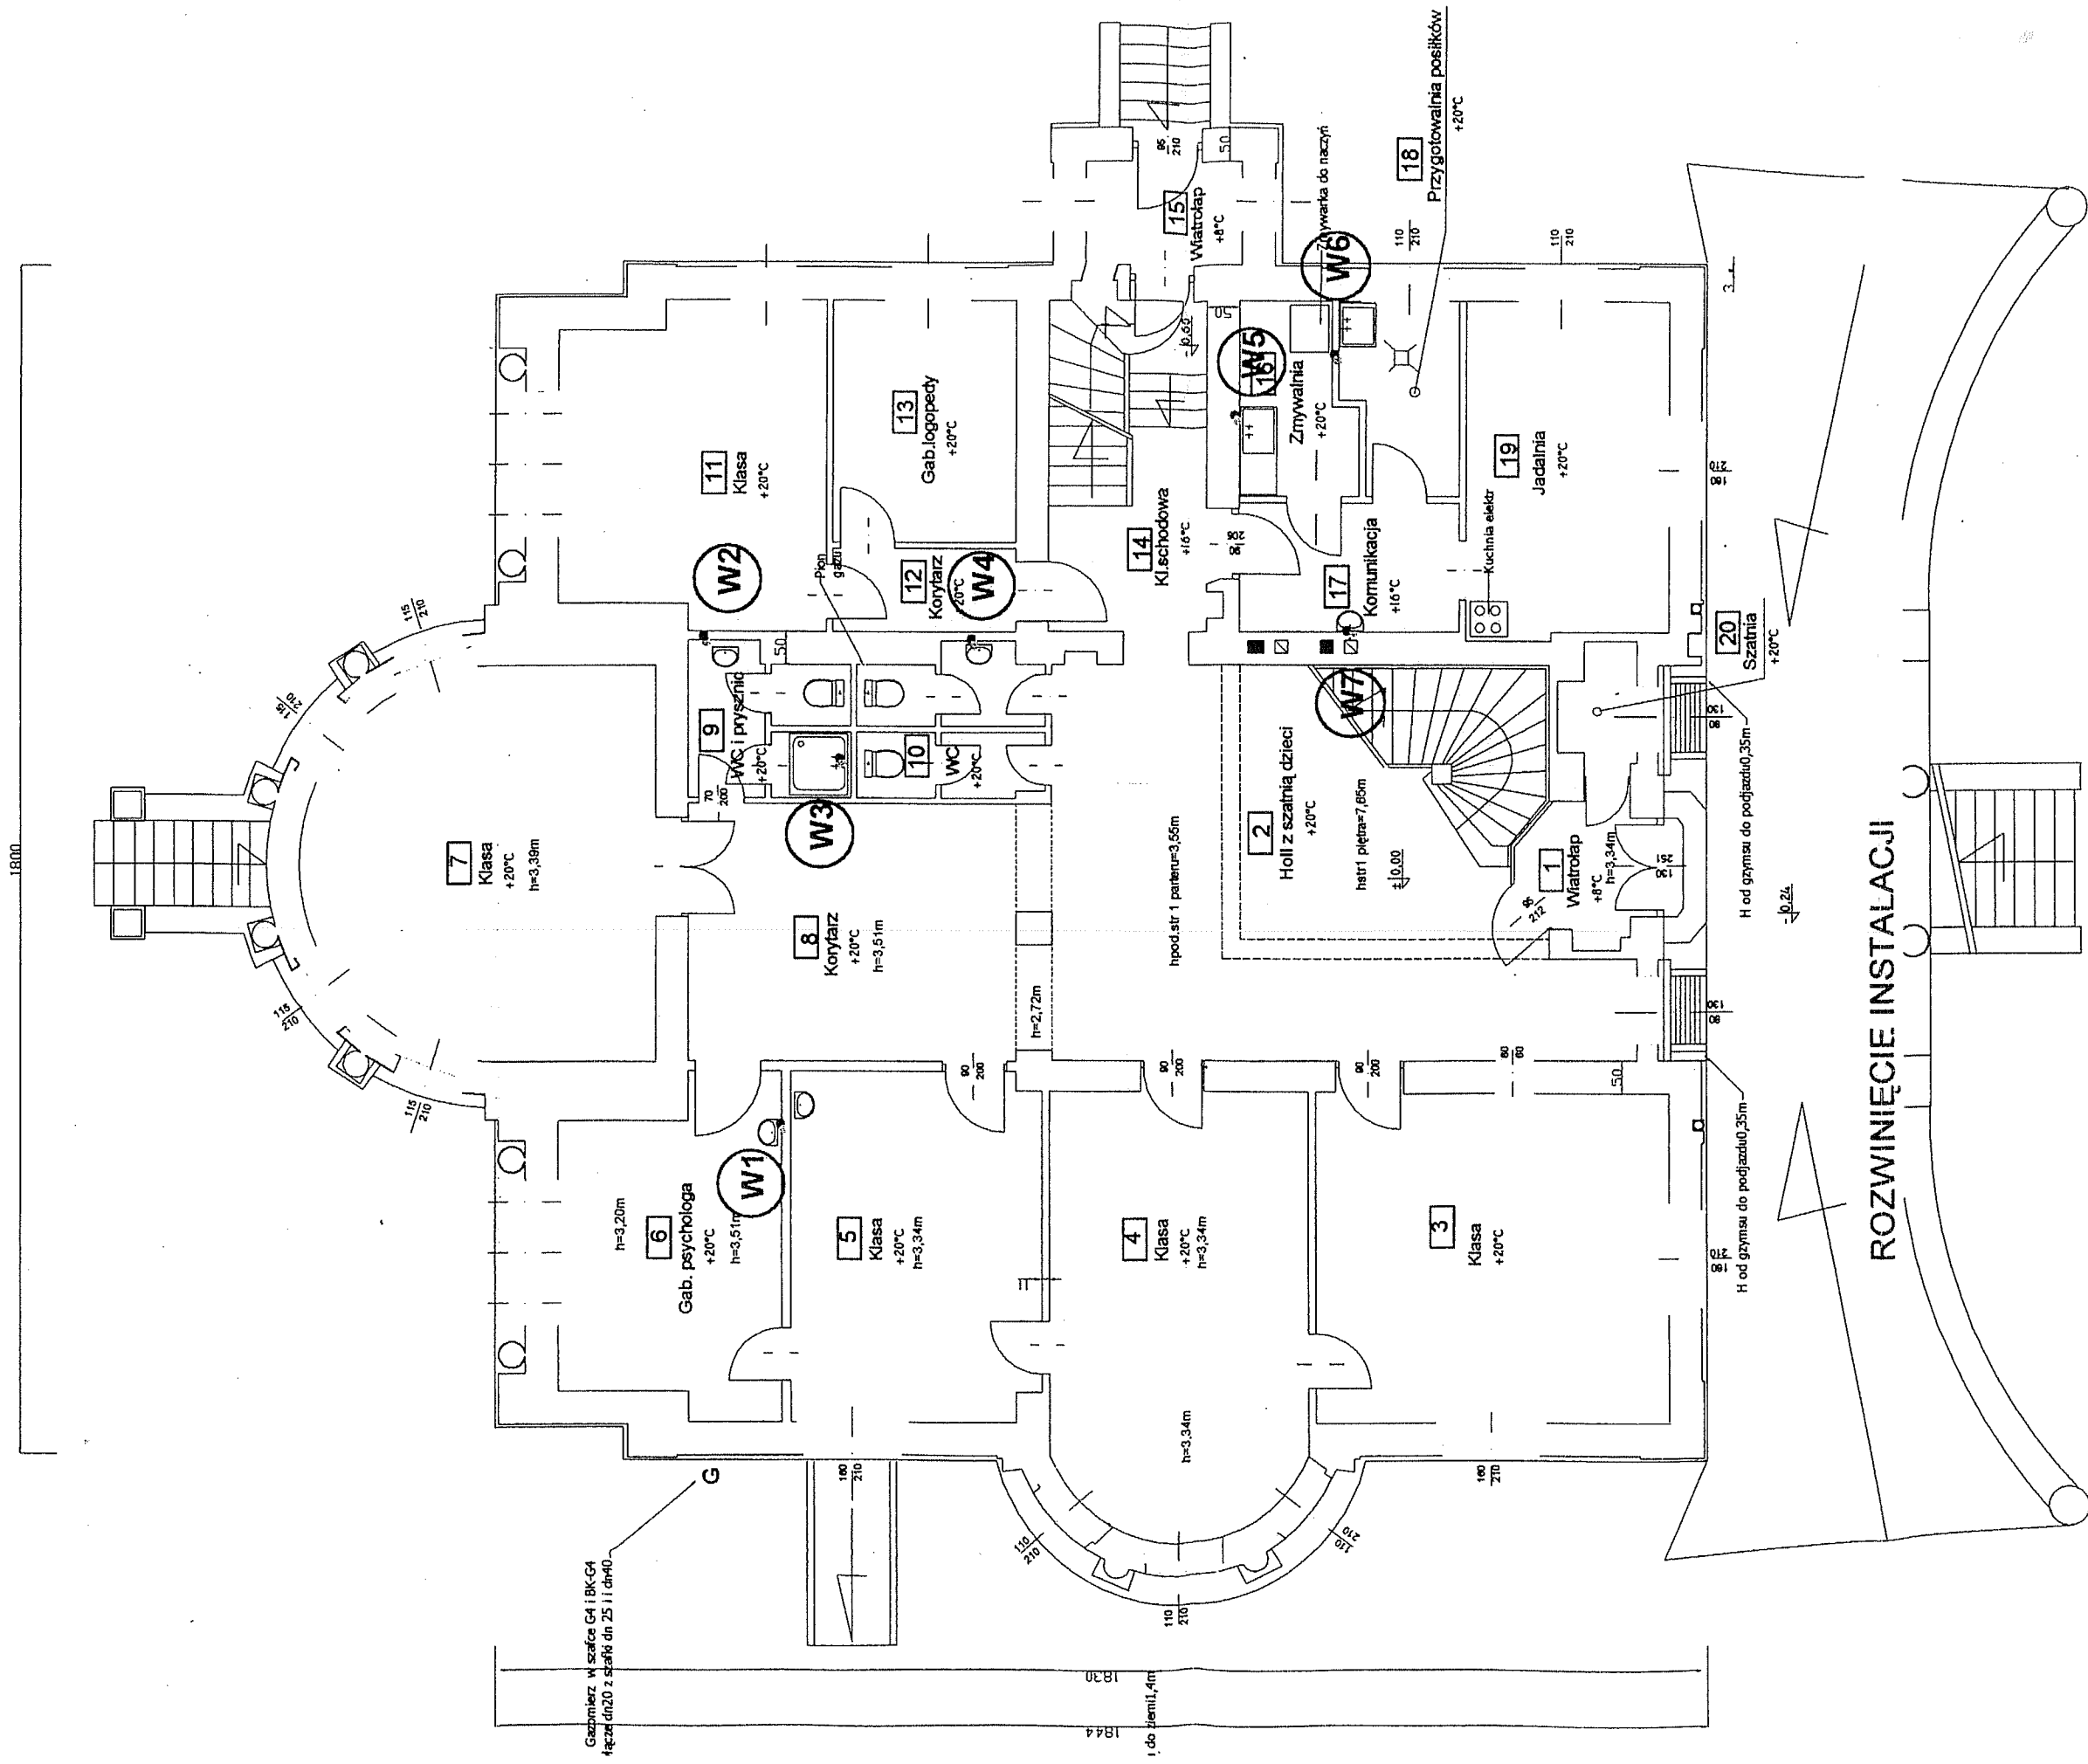

ROZWINIĘCIE INSTALACJI


LEGENDA:

- - - rury woda ciepła
- - - rury recyrkulacja
- - - rury woda zimna
- (W1) - pion wody ciepłej i recyrkulacji
- ZL - zlew
- U - umywalka
- N - natrysk
- kurek wody zimnej
- zawór kulowy odcinający
- linia cienka zaznaczone rury istniejące

Imię i nazwisko nr uprawnień:	data i podpis:	Inwestor:
mgr inż. Kazimierz Sowa upr bud. nr 60/82 B-B	05.2011:	Gmina - Urząd Gminy Łodygowice 34-325 Łodygowice ul. Piłsudskiego 75
mgr inż. Paweł Zawalski upr bud. nr 529/74 Kt	05.2011:	Obiekt: Termomodernizacja budynku ZSS Percorda w Łodygowicach ul Żywiecka 210
		Temat: Projekt budowlano-wykonawczy przebudowy instalacji CWU
		podz. 1:100
		RZUT PARTERU
		Nr Dy 2

PIĘTRO

SKALA 1:100

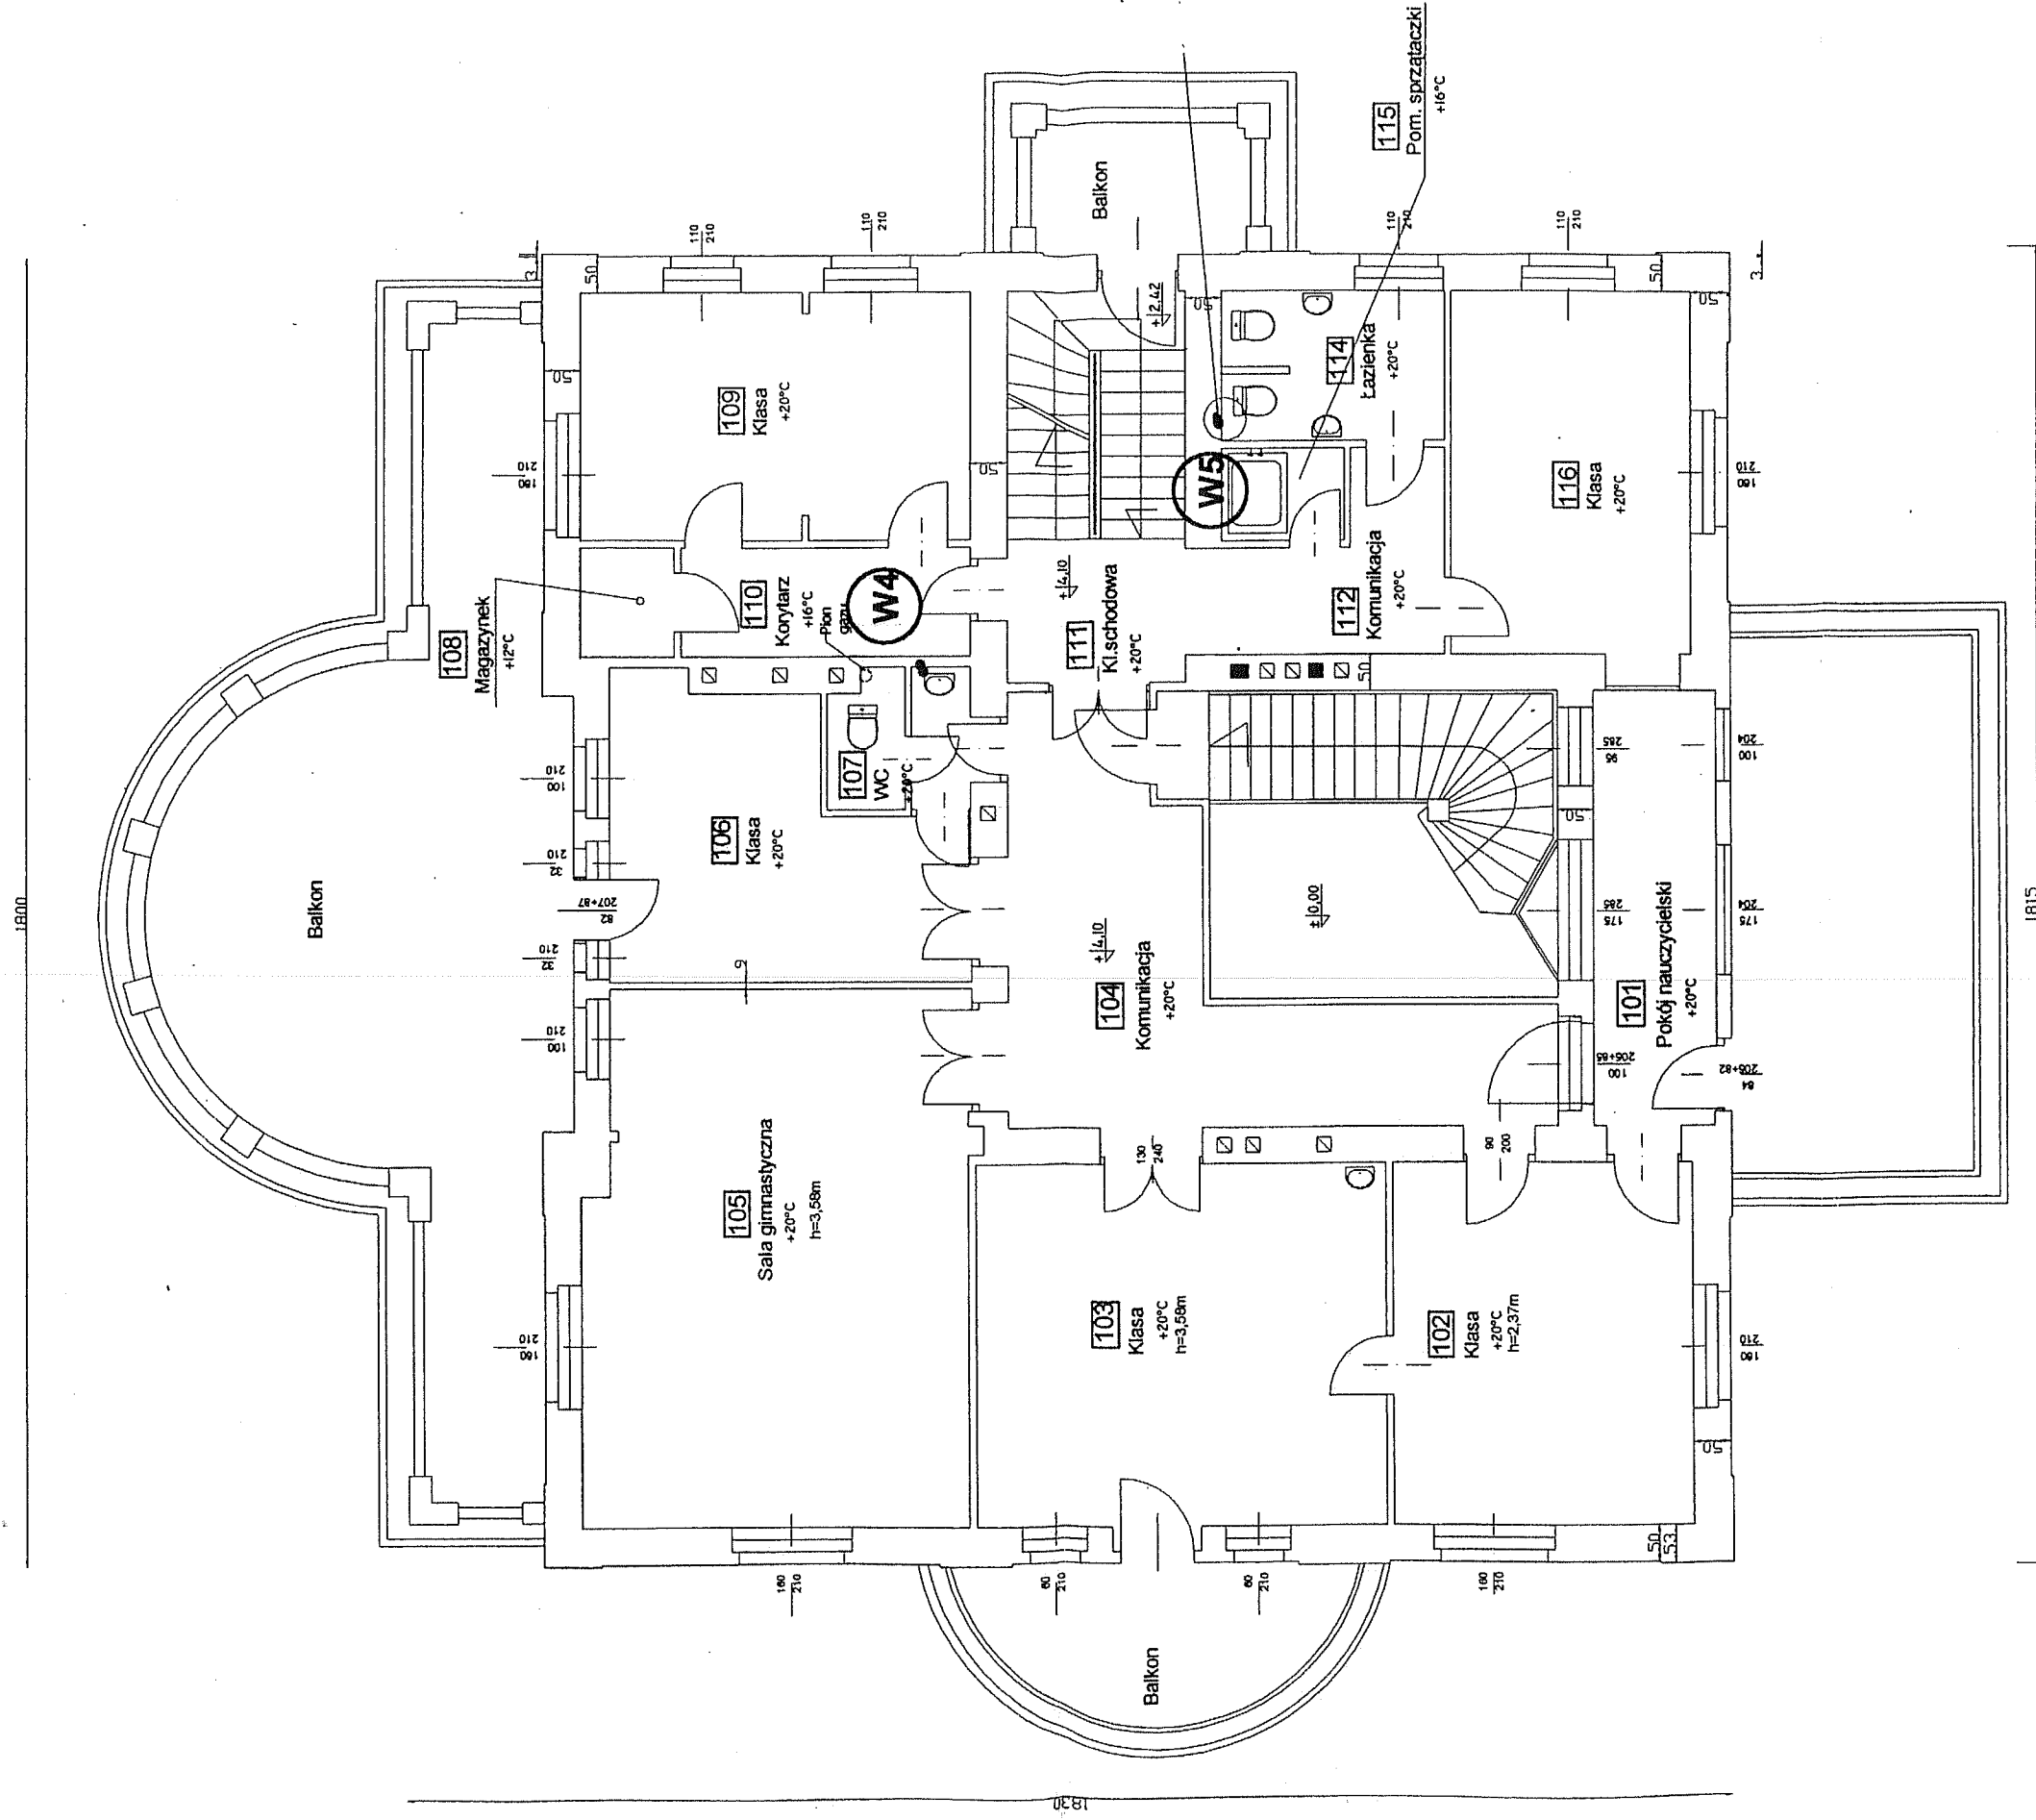


LEGENDA:

- - - rury woda ciepła
- - - rury recykulacja
- - - rury woda zimna
- ⊙ W1 - pion wody ciepłej i recykulacji
- ZL - zlew
- U - umywalka
- N - natrysk
- - kurek wody zimnej
- ⊕ - zawór kulowy oddcinający
- ⊖ - linią cienką zaznaczone rury istniejące

Imię i nazwisko nr uprawnień:	data i podpis:	Inwestor: Gmina - Urząd Gminy Łodygowice 34-325 Łodygowice ul. Piłsudskiego 75
Projektant mgr inż. Kazimierz Sowa upr bud. nr 60/82 B-B	05.2011	Objekt: Termomodernizacja budynku ZSS Percorda w Łodygowicach ul Żywiecka 210
Sprawdził mgr inż. Paweł Zawalski upr bud. nr 529/74 K1	05.2011	Temat: Projekt budowlano-wykonawczy przebudowy instalacji CWU
	podz 1:100	Nr rys: 3
		RZUT PIĘTRA

PODDASZE


SKALA 1:100

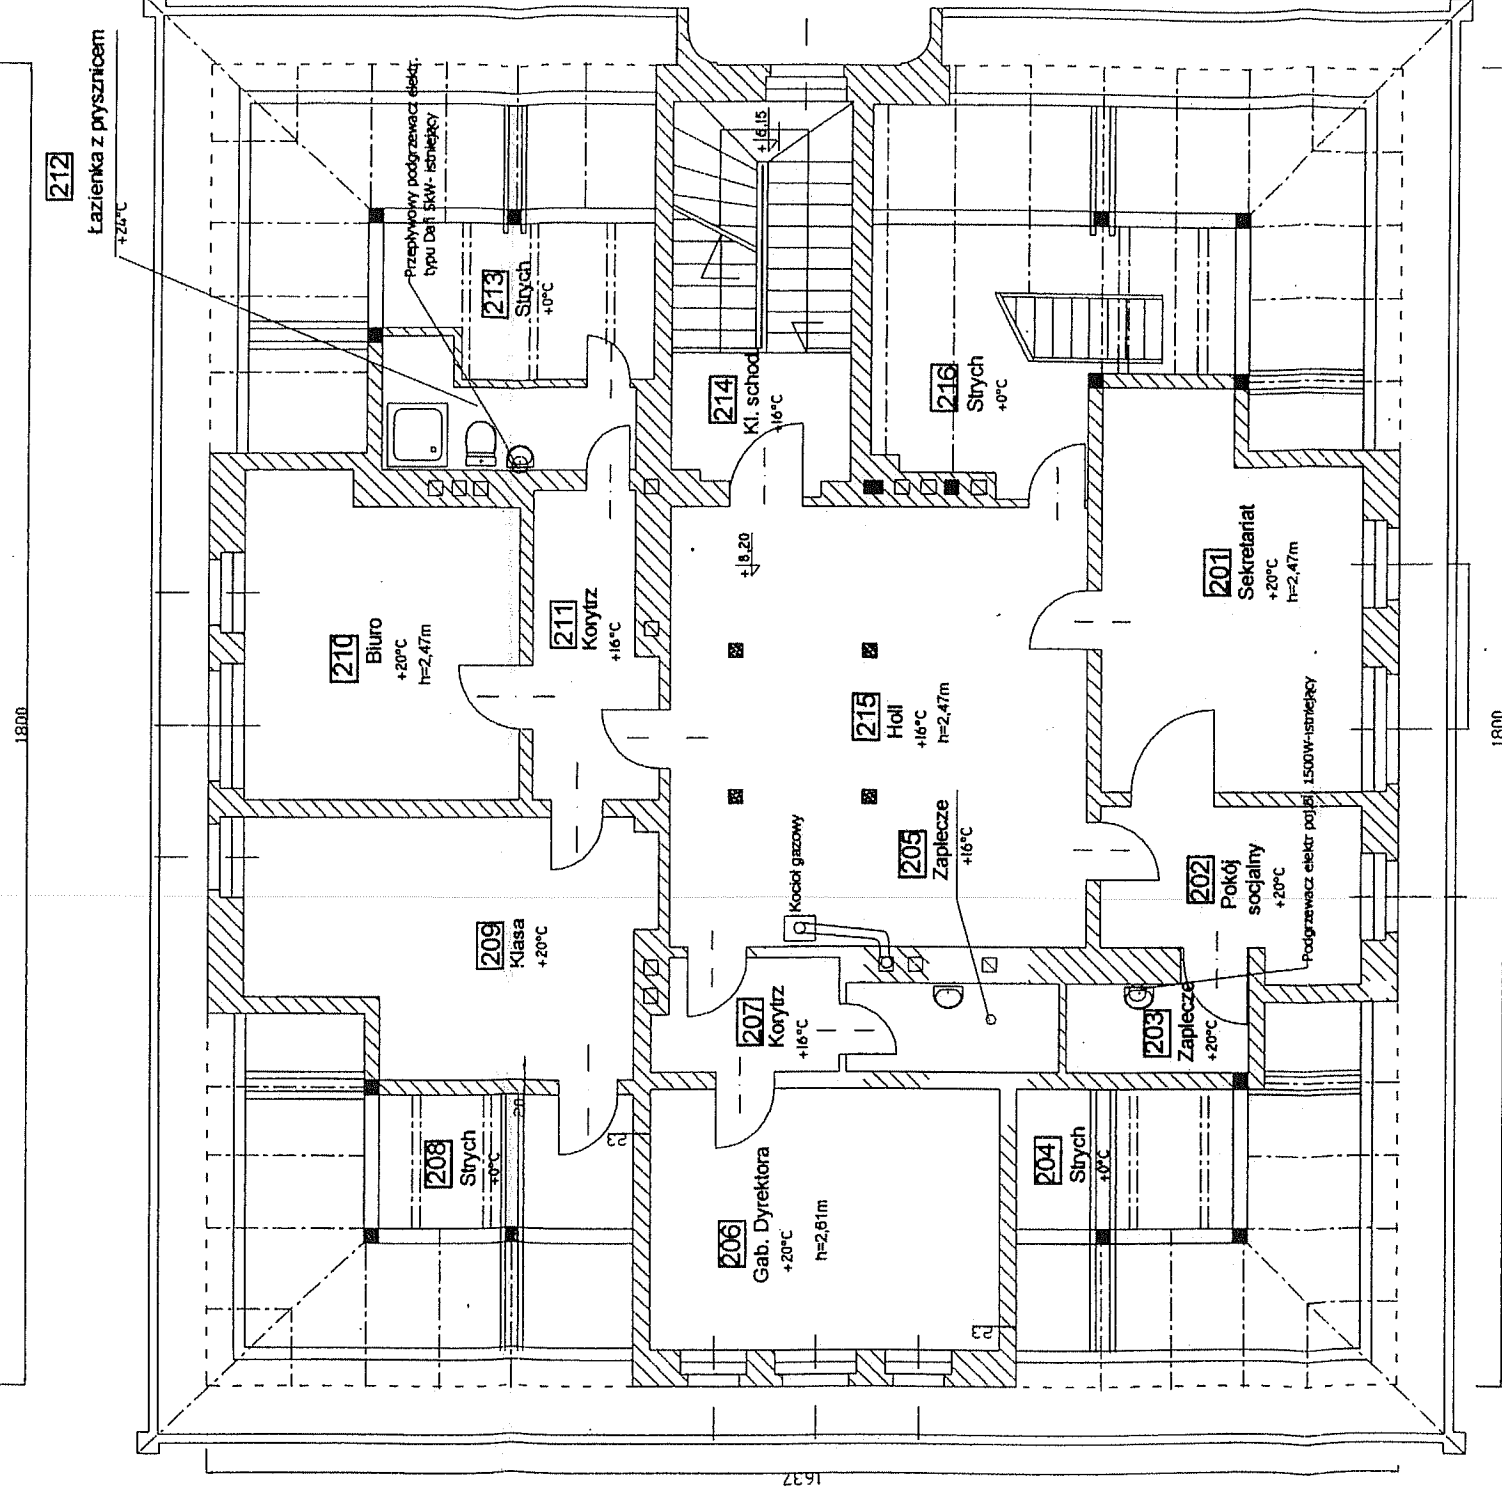

LEGENDA:

- - - rury woda ciepła
- - - rury recyrkulacja
- - - rury woda zimna
- (W1) - pion wody ciepłej i recyrkulacji
- ZL - zlew
- U - umywalka
- N - natrysk
- - kurek wody zimnej
- - zawór kulowy odcinający
- - linią cienką zaznaczone rury istniejące

linia i nazwisko nr uprawnień:	data i podpis:	inwestor:
mgr inż. Kazimierz Sowa upr bud. nr 60/RZ 8-B	05.2011	Gmina - Urząd Gminy Łodygowice 34-325 Łodygowice ul. Piłsudskiego 75
mgr inż. Paweł Zawacki upr bud. nr 528/74 KI	05.2011	Objekt: Termomodernizacja budynku ZSS Percorda w Łodygowicach ul. Żywiecka 210
Temat: Projekt budowlano-wykonawczy przebudowy Instalacji CWU		podz. 1:100
		RZUT II PIĘTRA
		Nr rys: 4

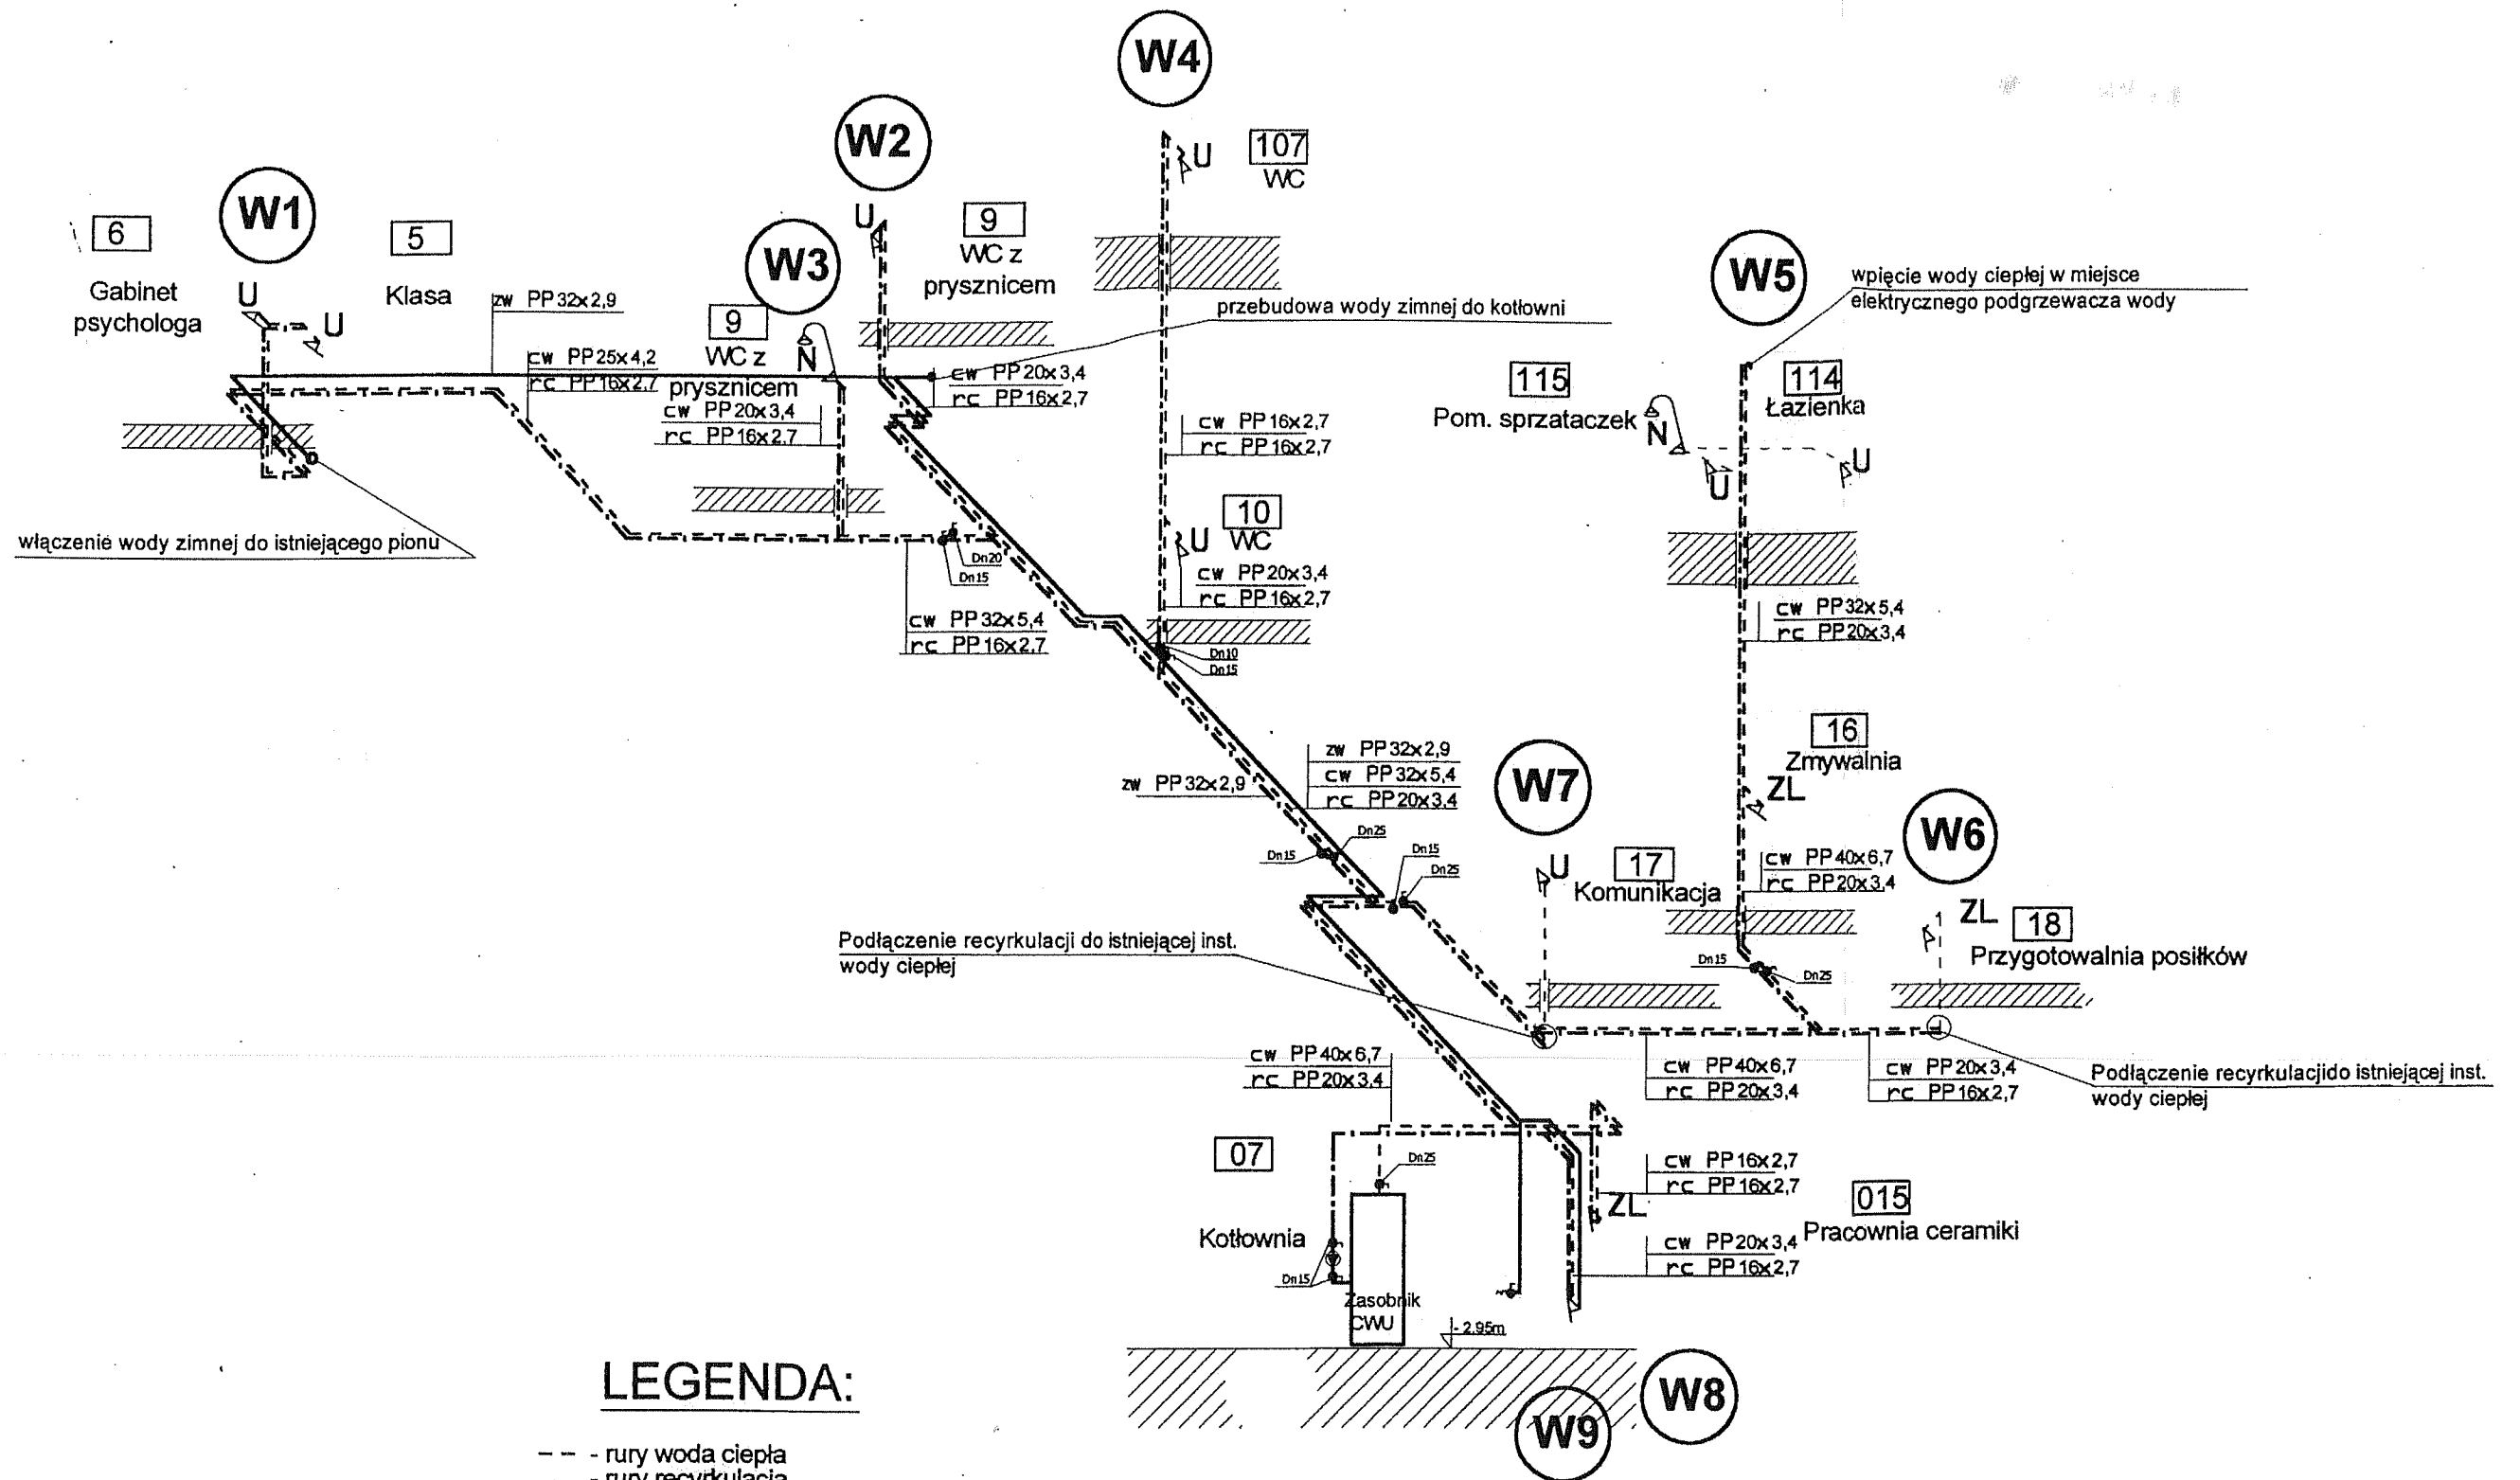

LEGENDA:

- - - rury woda ciepła
- rury recyrkulacja
- · - rury woda zimna
- (W1) - pion wody ciepłej i recyrkulacji
- ZL - zlew
- U - umywalka
- N - natrysk
- ⊕ - kurek wody zimnej
- ⊖ - zawór kulowy odcinający
- - - linia cienką zaznaczone rury istniejące

Imię i nazwisko nr uprawnień:	data i podpis:	Investor: Gmina - Urząd Gminy Łodygowice 34-325 Łodygowice ul. Piłsudskiego 75
Projektował mgr inż. Kazimierz Sowa upr bud. nr 60/82 B-B	05.2011	Obiekt: Termomodernizacja budynku ZSS Percorda w Łodygowicach ul Żywiecka 210
Sprawdził mgr inż. Paweł Zawalski upr bud. nr 529/74 Kt	05.2011:	Temat: Projekt budowlano-wykonawczy przebudowy Instalacji CWU
		podz. ROZWIĘCIĘ AKSONOMETRYCZNE
		Nr rys: 5