


PARTER

SKALA 1:100

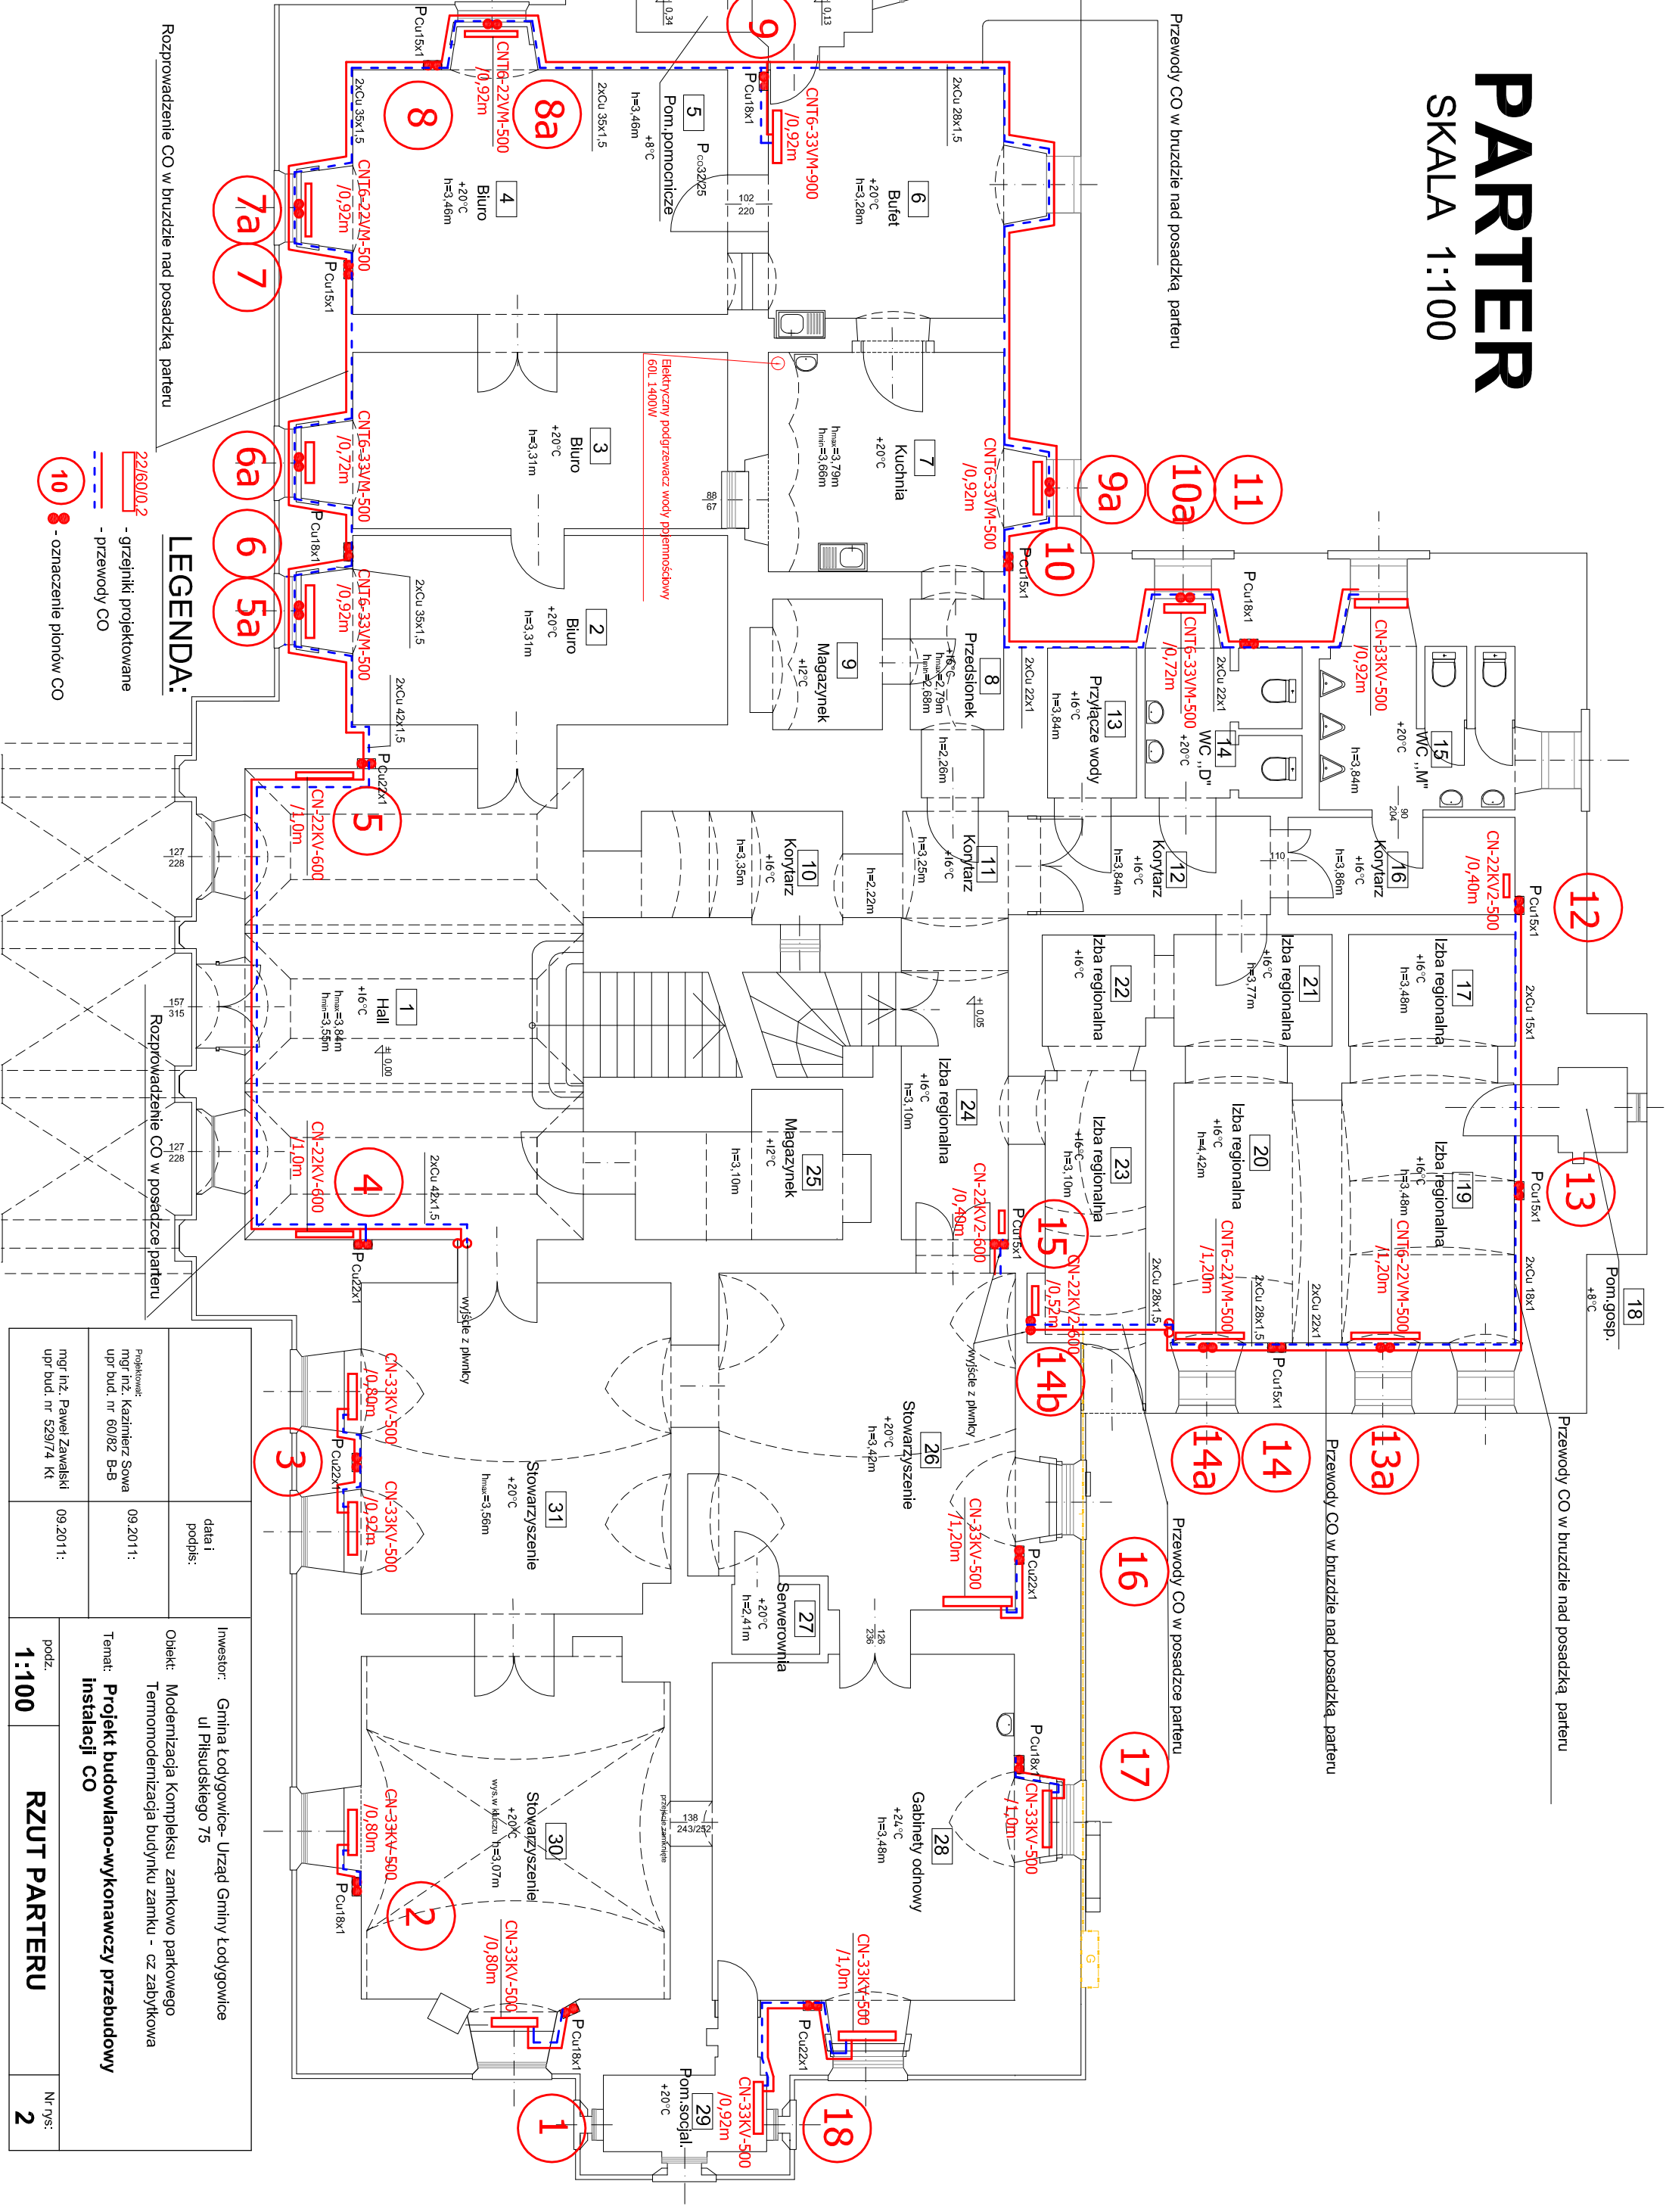

Przewody CO w bruzdzie nad posadzką, parteru

Przewody CO w bruzdzie nad posadzką, parteru

Przewody CO w bruzdzie nad posadzką, parteru

Przewody CO w posadzce parteru

LEGENDA:

- grzejniki projektowane
- przewody CO
- 10 - oznaczenie pionów CO

| | | | |
|-------------------------------------------------------------------------------------------------------|--|---------------------------------------------------------------------|--|
| Projektowanie: | | data i podpis: | |
| mgr inż. Kazimierz Sowa upr bud. nr 60/82 B-B | | 09.2011: | |
| mgr inż. Paweł Zawalski upr bud. nr 529/74 KI | | 09.2011: | |
| Inwestor: Gmina Łodygowice- Urząd Gminy Łodygowice ul Piłsudskiego 75 | | Temat: Projekt budowlano-wykonawczy przebudowy instalacji CO | |
| Objekt: Modernizacja Kompleksu zamkowego parkowego Termomodernizacja budynku zamku - cz zabrytkowa | | podz. 1:100 | |
| | | RZUT PARTERU | |
| | | Nr rys: 2 | |