


PIWNICA

SKALA 1:100

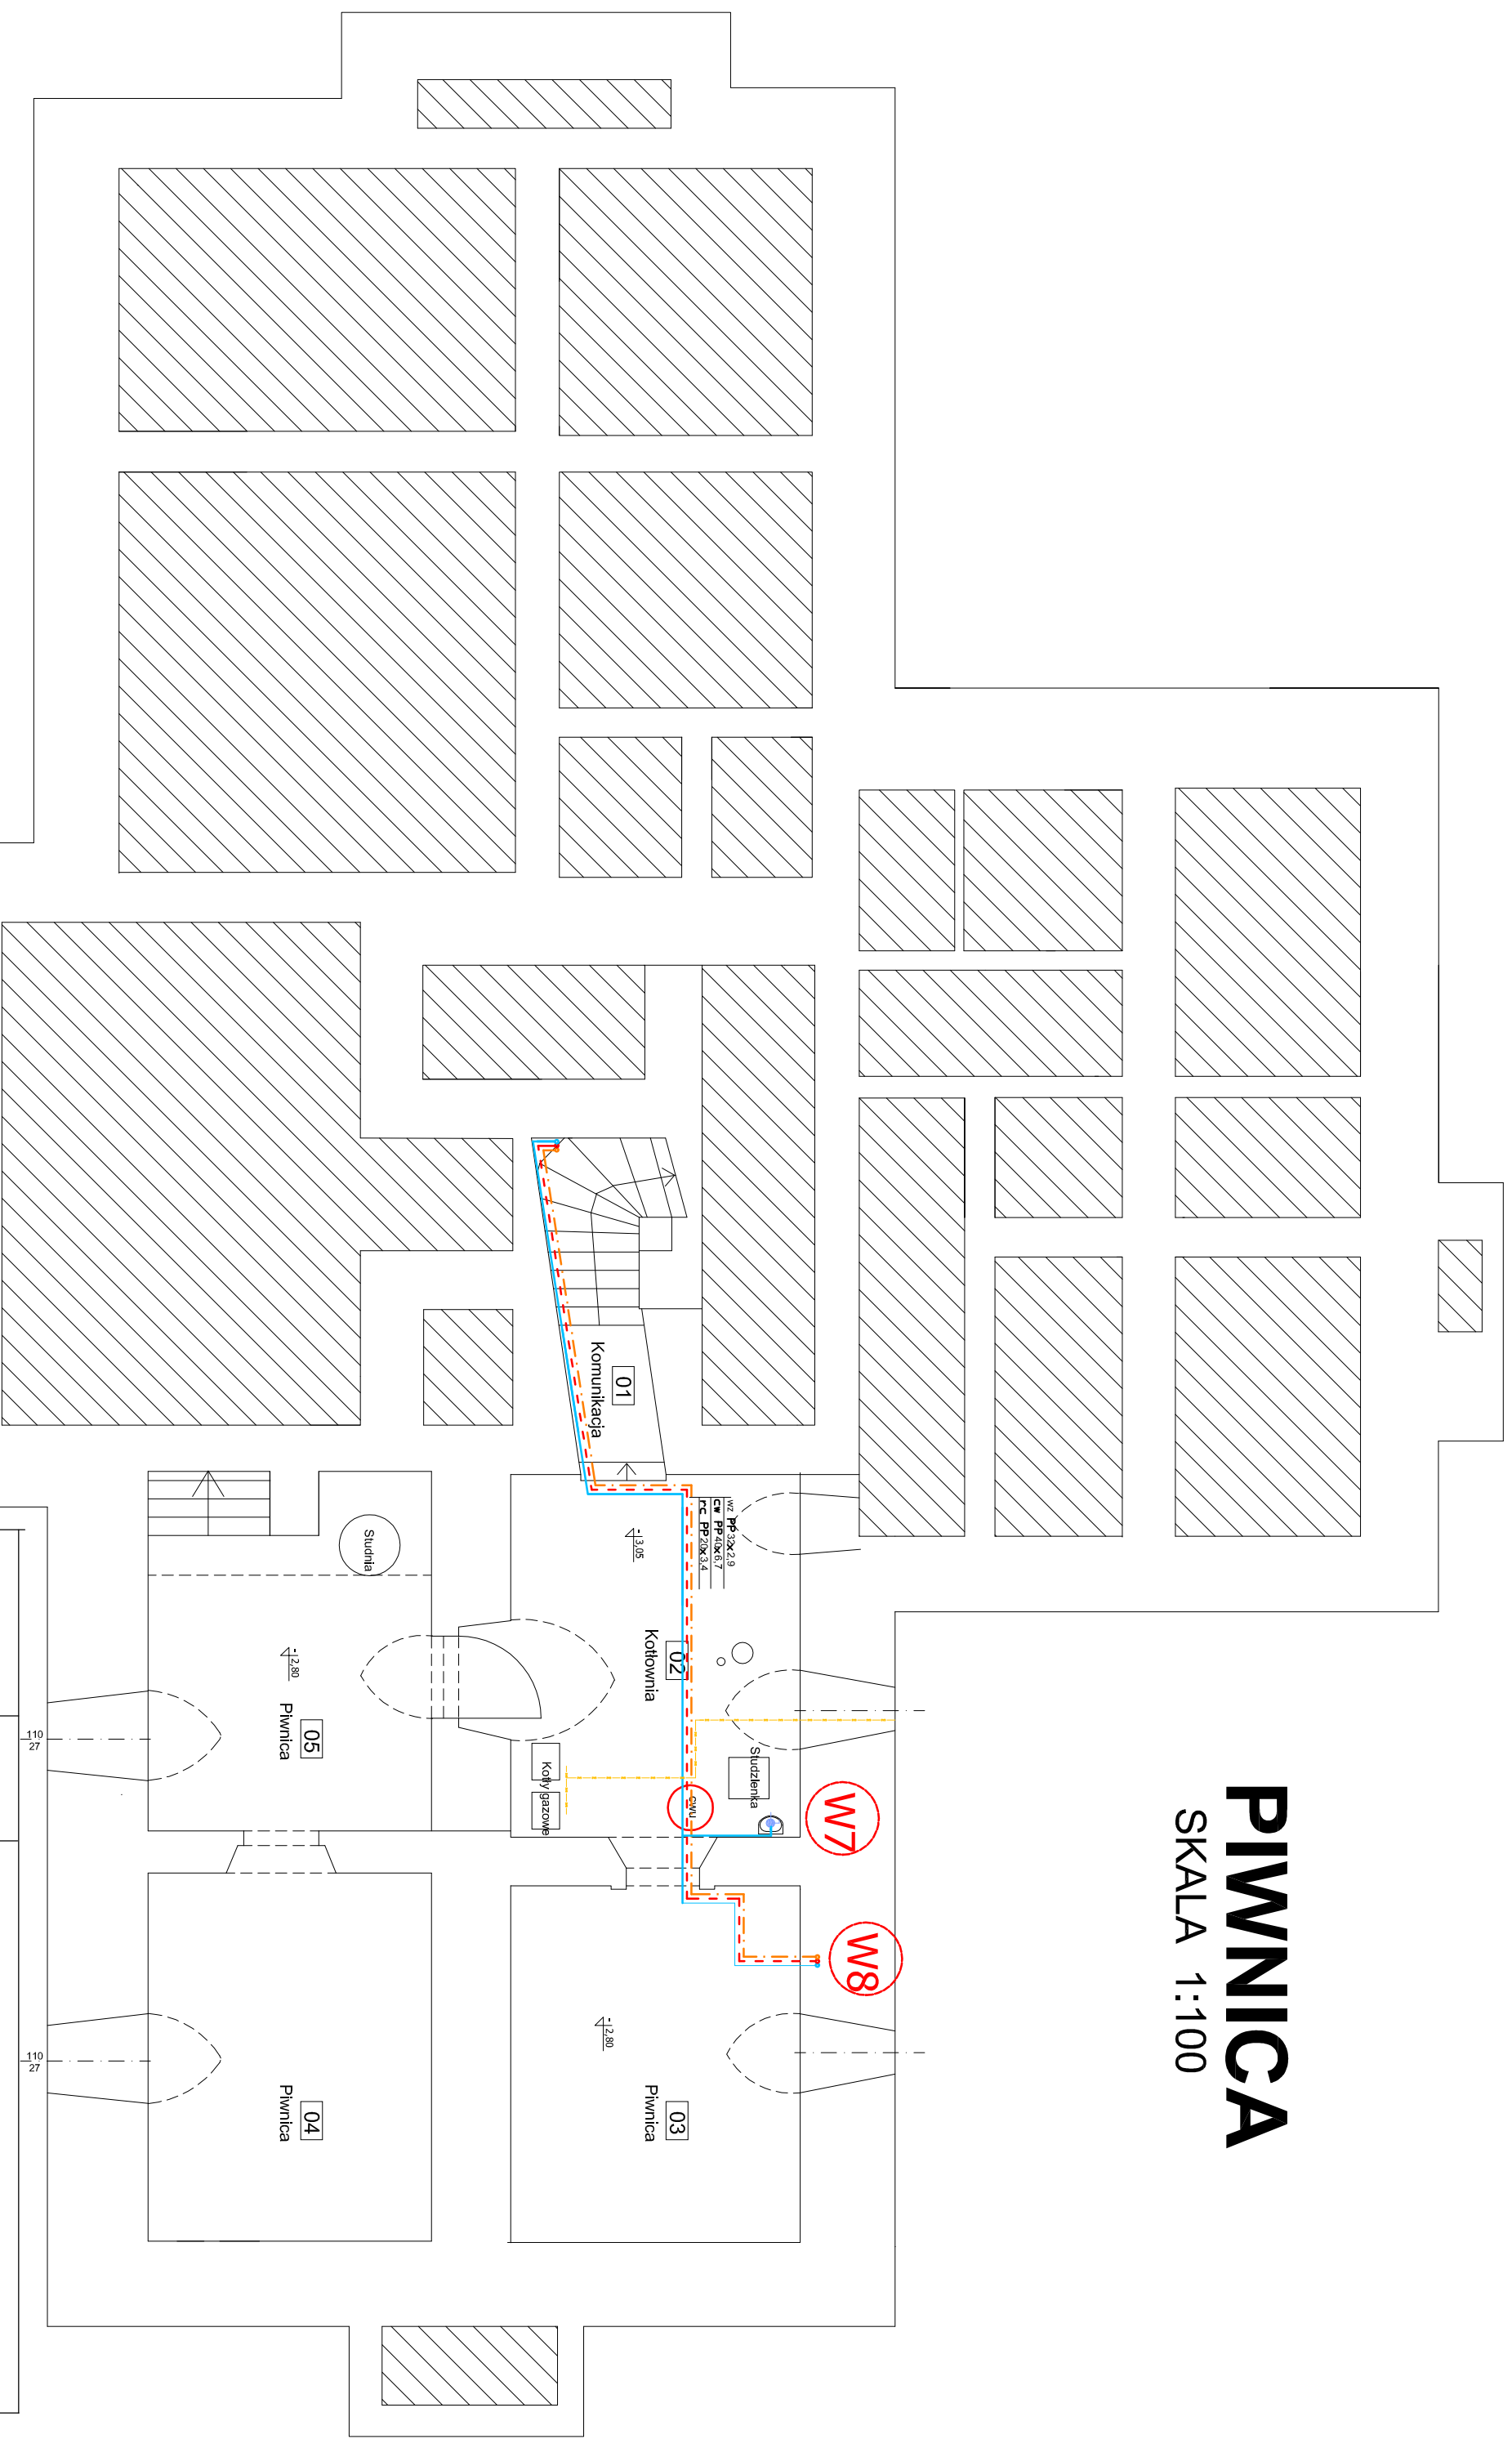

LEGENDA:

- PP - woda zimna rury PP istniejące
- PP-R - woda zimna rury PP-R - PN10
- PP-R - ciepła woda użytkowa rury PP-R - PN25
- PN - recykulacja rury PP-R - PN25
- ZL - zawór odcinający
- U - umywalka
- W7, W8 - Pion wody ciepłej i recykulacji

Investor: Gmina Łodygowice- Urząd Gminy Łodygowice ul. Piłsudskiego 75			
data i podpis:	09.2011:		
Objekt: Modernizacja Kompleksu zamkowo parkowego Termomodernizacja budynku zamku -cz zabytkowa			
Temat: Projekt budowlano-wykonawczy przebudowy instalacji CWU i WZ			
podz:	1:100	RZUT PIWNIC	Nr rys: 1
Projektwant: mgr inż. Kazimierz Sowa upr bud. nr 60/82 B-B		09.2011:	
mgr inż. Paweł Zawalski upr bud. nr 529/74 Kt		09.2011:	