

Uwaga:


- woda zimna
- - - woda ciepła
- · - · - cyrkulacja
- PP Dn32/25/20 woda zimna/woda ciepła/cyrkulacja

Bogumił Konopka
Śląska Agencja Energetyczna

41 500 Chorzów ul. Ryszki 57/21
 ☎ (0 32) 245 99 04 ☎ 601 48 04 96



Inwestor	Urząd Gminy Łodygowice 34-326 Łodygowice, ul. Piłsudzkiego 76	
Temat	Projekt instalacji wodociągowo-kanalizacyjnej w budynku Gminnego Ośrodka Kultury w Łodygowicach	
Obiekt	Gminny Ośrodek Kultury w Łodygowicach Łodygowice, Dz. nr 5046, 5045	
Tytuł Rysunku	Instalacja wodociągowa - rzut parteru	
Projektował	mgr inż. Maria Czeszejko-Sochacka	nr upr. 80/84
Opracował	inż. Tomasz Czeszejko-Sochacki	
Koordynacja	inż. Bogumił Konopka	
Rok	2012	Skala: 1:100
		Nr rys. 01

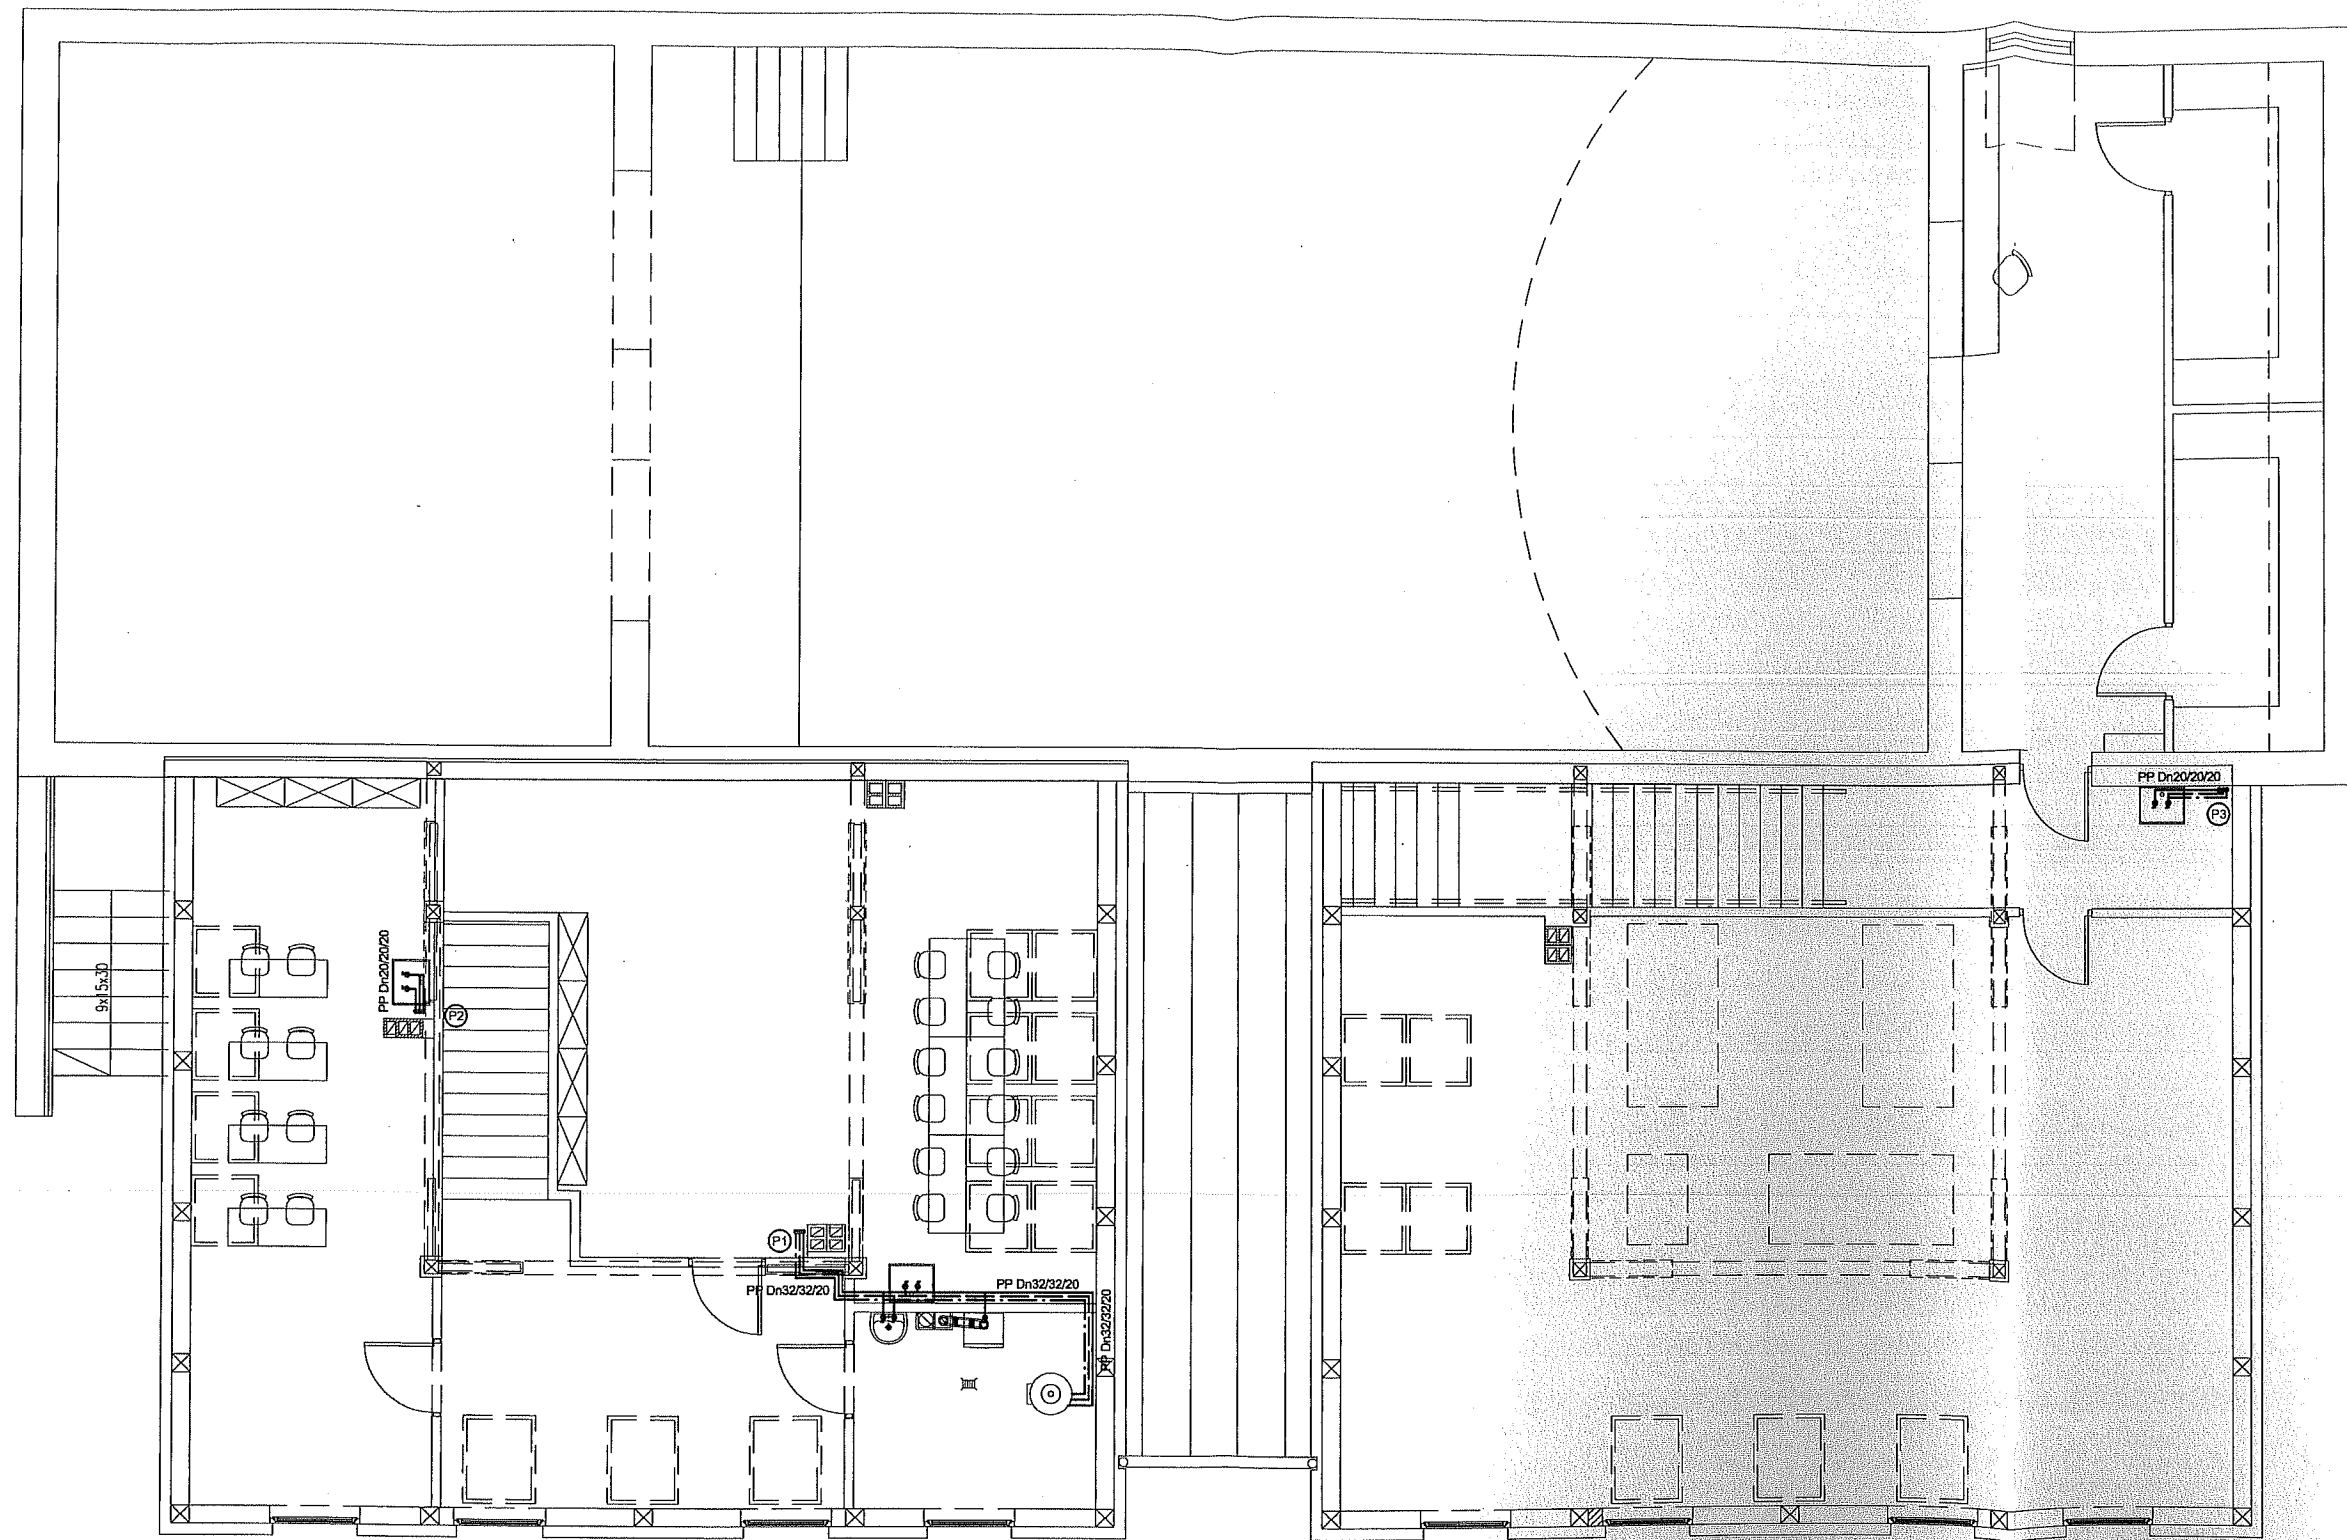

Uwaga:


- woda zimna
- - - woda ciepła
- · - · - cyrkulacja
- PP Dn32/25/20 woda zimna/woda ciepła/cyrkulacja


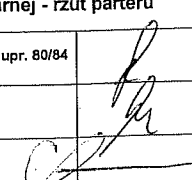
Bogumił Konopka
Śląska Agencja Energetyczna


41 500 Chorzów ul. Ryszki 57/21
 ☎ (0 32) 245 99 04 ☎ 601 48 04 96




Inwestor	Urząd Gminy Łodygowice 34-326 Łodygowice, ul. Piłsudzkiego 76	
Temat	Projekt Instalacji wodociągowo-kanalizacyjnej w budynku Gminnego Ośrodka Kultury w Łodygowicach	
Obiekt	Gminny Ośrodek Kultury w Łodygowicach Łodygowice, Dz. nr 5046, 5045	
Tytuł Rysunku	Instalacja wodociągowa - rzut piętra	
Projektował	mgr inż. Maria Czeszejko-Sochańska	nr upr. 80/84
Opracował	inż. Tomasz Czeszejko-Sochański	
Koordynacja	inż. Bogumił Konopka	
Rok: 2012	Skala: 1:100	Nr rys. 02

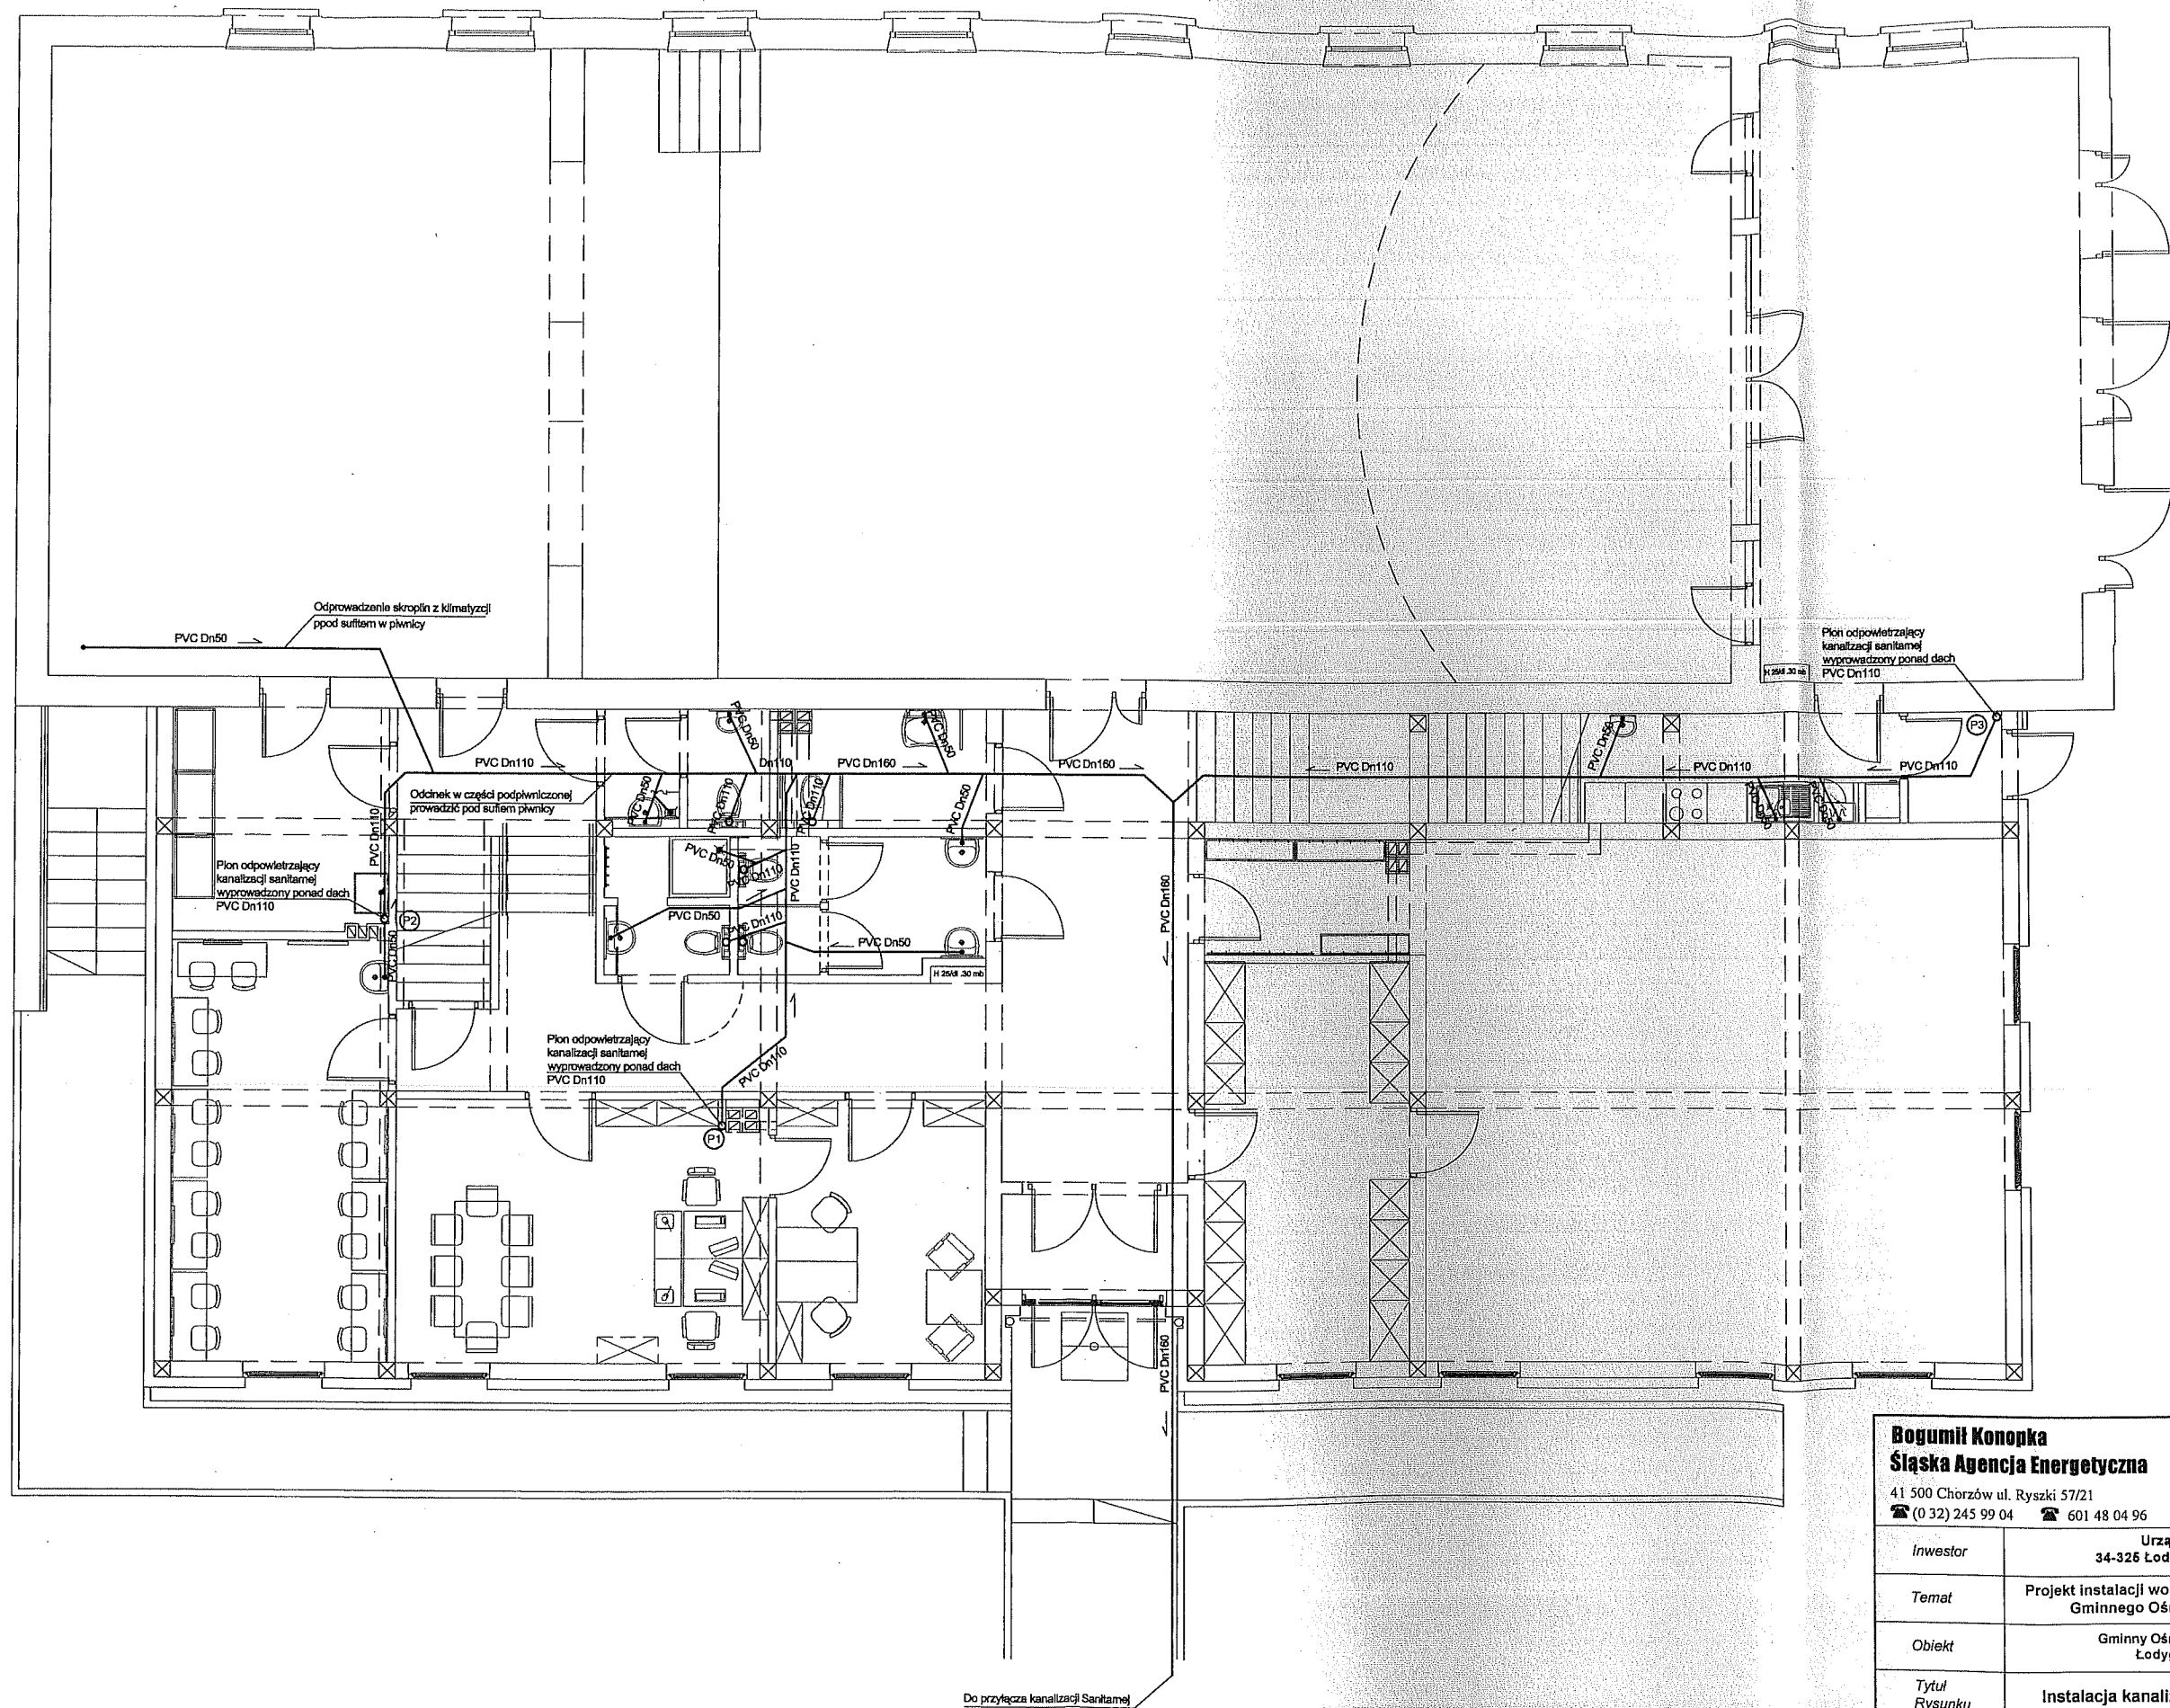

Bogumił Konopka Śląska Agencja Energetyczna 41 500 Chorzów ul. Ryszki 57/21 ☎ (0 32) 245 99 04 ☎ 601 48 04 96		
<i>Inwestor</i>	Urząd Gminy Łodygowice 34-325 Łodygowice, ul. Piłsudskiego 75	
<i>Temat</i>	Projekt instalacji wodociągowo-kanalizacyjnej w budynku Gminnego Ośrodka Kultury w Łodygowicach	
<i>Obiekt</i>	Gminny Ośrodek Kultury w Łodygowicach Łodygowice, Dz. nr 5046, 5045	
<i>Tytuł Rysunku</i>	Instalacja kanalizacji sanitarnej - rzut parteru	
<i>Projektował</i>	mgr inż. Maria Czeszejko-Sochacka nr upr. 80/84	
<i>Opracował</i>	inż. Tomasz Czeszejko-Sochacki	
<i>Koordynacja</i>	inż. Bogumił Konopka	
<i>Rok:</i> 2012	<i>Skala:</i> 1:100	

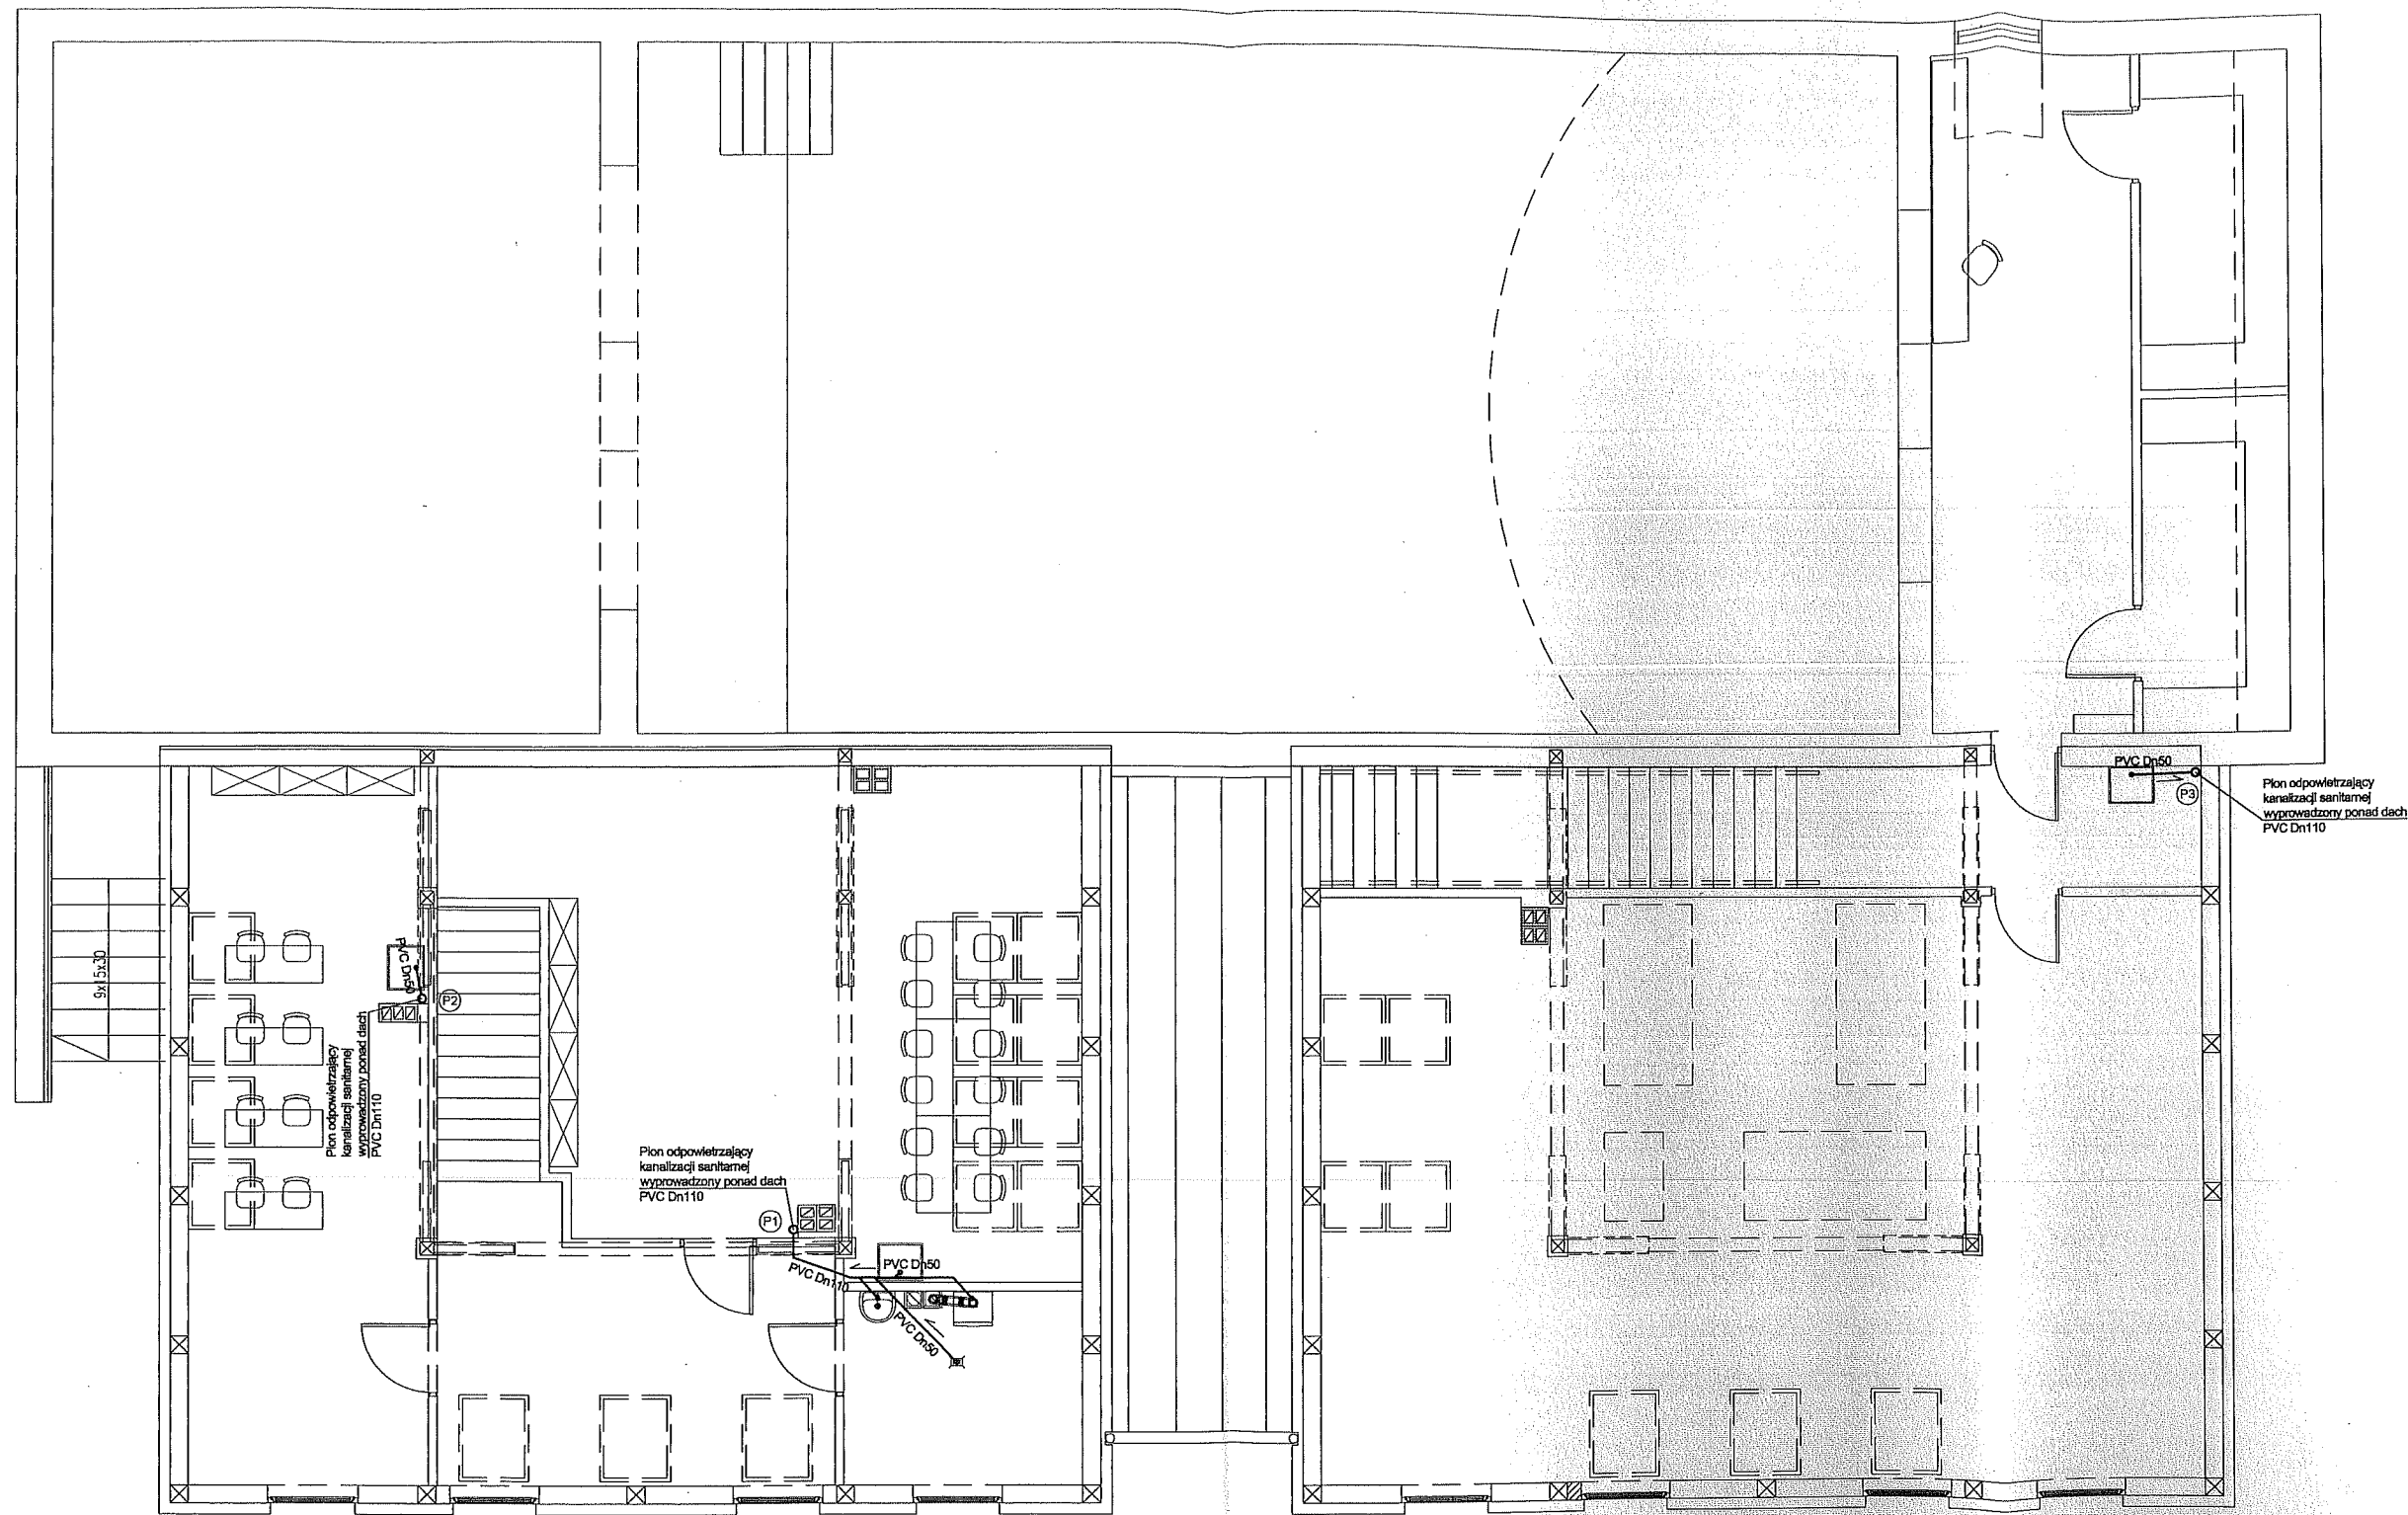

Bogumił Konopka Śląska Agencja Energetyczna 41-500 Chorzów ul. Ryszki 57/21 ☎ (0 32) 245 99 04 ☎ 601 48 04 96		
<i>Inwestor</i>	Urząd Gminy Łodygowice 34-326 Łodygowice, ul. Piłsudzkiego 76	
<i>Temat</i>	Projekt instalacji wodociągowo-kanalizacyjnej w budynku Gminnego Ośrodka Kultury w Łodygowicach	
<i>Obiekt</i>	Gminny Ośrodek Kultury w Łodygowicach Łodygowice, Dz. nr 5046, 5045	
<i>Tytuł Rysunku</i>	Instalacja kanalizacji sanitarnej - rzut piętra	
<i>Projektował</i>	mgr inż. Maria Czeszejko-Sochaacka	nr upr. 80/84
<i>Opracował</i>	inż. Tomasz Czeszejko-Sochaacki	
<i>Koordynacja</i>	inż. Bogumił Konopka	
<i>Rok</i>	2012	
<i>Skala</i>	1:100	
		Nr rys. 04