





<b>Bogumił Konopka</b> <b>Śląska Agencja Energetyczna</b> 41 500 Chorzów ul. Ryszki 57/21 ☎ (0 32) 245 99 04 ☎ 601 48 04 96		
<i>Inwestor</i>	Urząd Gminy Łodygowice 34-325 Łodygowice, ul. Piłsudskiego 75	
<i>Temat</i>	Projekt instalacji centralnego ogrzewania w budynku Gminnego Ośrodka Kultury w Łodygowicach	
<i>Obiekt</i>	Gminny Ośrodek Kultury w Łodygowicach Łodygowice, Dz. nr 5046, 5045	
<i>Tytuł Rysunku</i>	Instalacja c.o. grzejnikowa - rzut parteru	
<i>Projektował</i>	mgr inż. Maria Czeszejko-Sochańska nr upr. 80/84	
<i>Opracował</i>	Inż. Tomasz Czeszejko-Sochacki	
<i>Kordynacja</i>	Inż. Bogumił Konopka	
<i>Skala</i>	1:100	

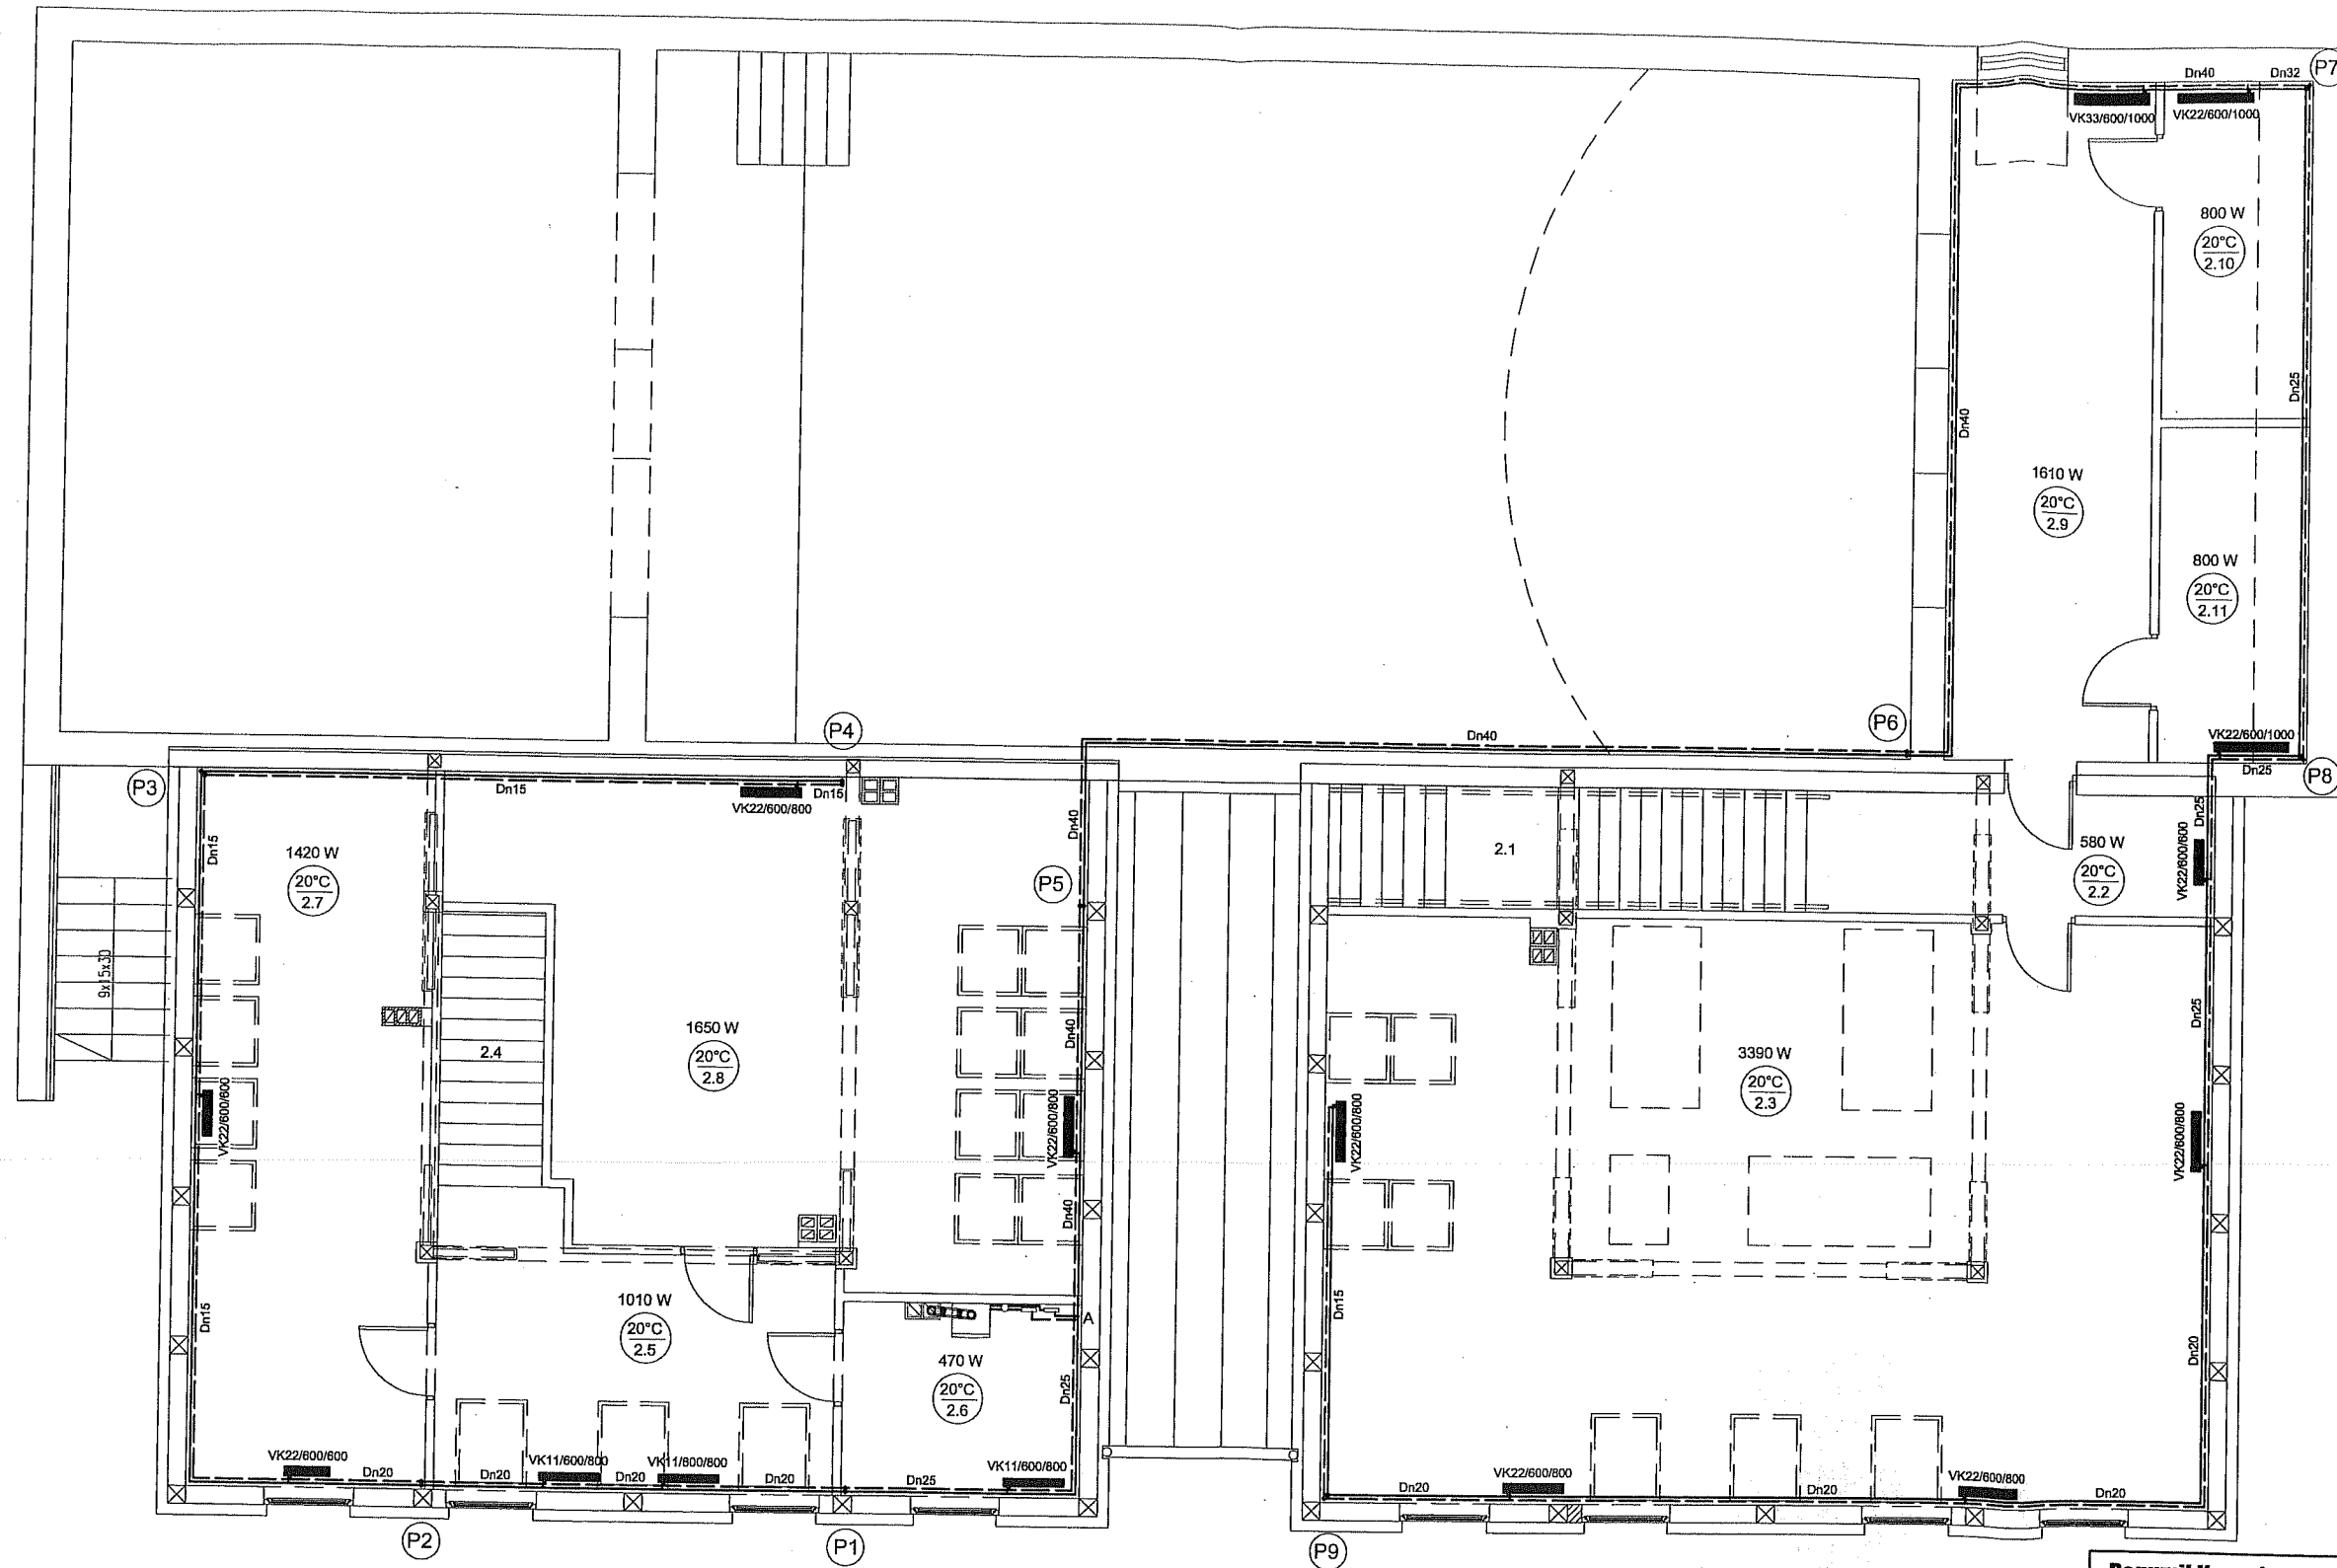


<b>Bogumił Konopka</b> <b>Śląska Agencja Energetyczna</b> 41 500 Chorzów ul. Ryszki 57/21 ☎ (0 32) 245 99 04 ☎ 601 48 04 96		
Inwestor	Urząd Gminy Łodygowice 34-325 Łodygowice, ul. Piłsudzkiego 75	
Temat	Projekt instalacji centralnego ogrzewania w budynku Gminnego Ośrodka Kultury w Łodygowicach	
Obiekt	Gminny Ośrodek Kultury w Łodygowicach Łodygowice, Dz. nr 5046, 5045	
Tytuł Rysunku	Instalacja c.o. grzejnikowa - rzut piętra	
Projektował	mgr inż. Maria Czeszejko-Sochacka nr upr. 80/84	
Opracował	inż. Tomasz Czeszejko-Sochacki	
Koordynacja	inż. Bogumił Konopka	
Rok: 2012	Skala: 1:100	 M.K. 04

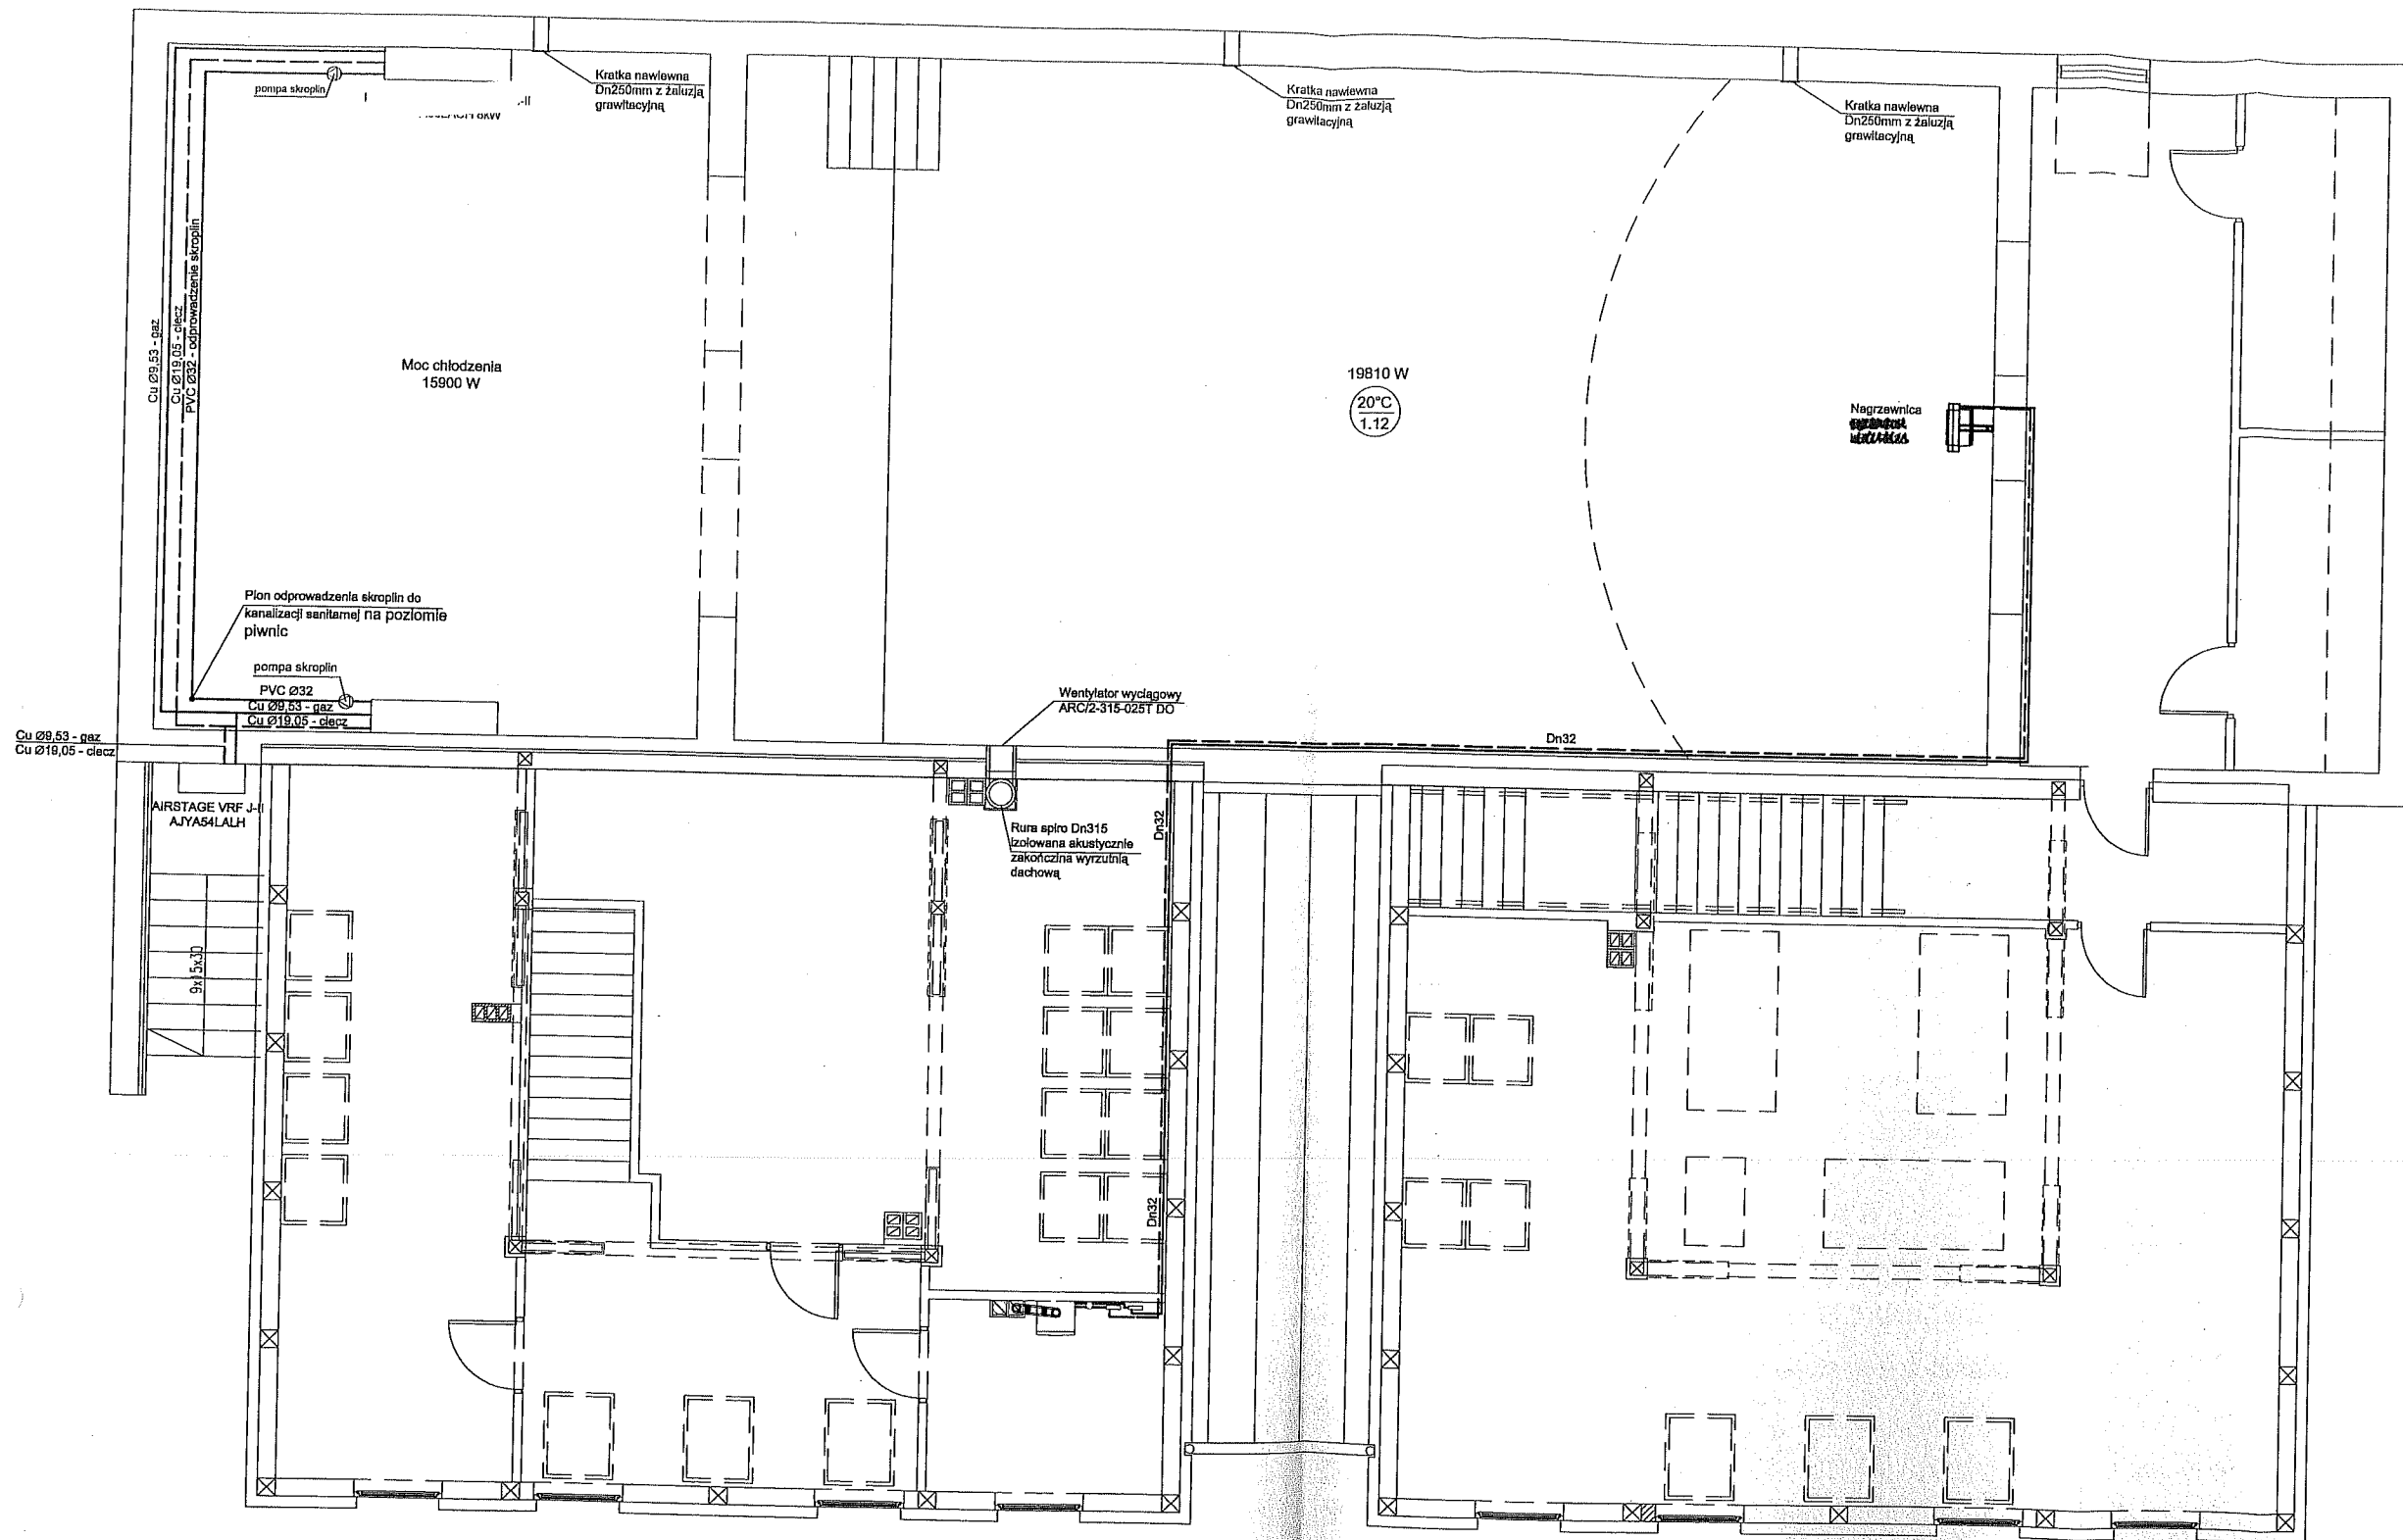

<b>Bogumił Konopka</b> <b>Śląska Agencja Energetyczna</b> 41 500 Chorzów ul. Ryszki 57/21 ☎ (0 32) 245 99 04 ☎ 601 48 04 96	
Investor	Urząd Gminy Łodygowice 34-326 Łodygowice, ul. Piłsudzkiego 76
Temat	Projekt instalacji centralnego ogrzewania, wentylacji i klimatyzacji w budynku Gminnego Ośrodka Kultury w Łodygowicach
Obiekt	Gminny Ośrodek Kultury w Łodygowicach Łodygowice, Dz. nr 5046, 5045
Tytuł Rysunku	Instalacja nagrzewnic, wentylacji i klimatyzacji
Projektował	mgr inż. Maria Czeszejko-Sochacka nr upr. 80/84
Opracował	inż. Tomasz Czeszejko-Sochacki
Koordynacja	inż. Bogumił Konopka
Rok: 2012	Skala: 1:100

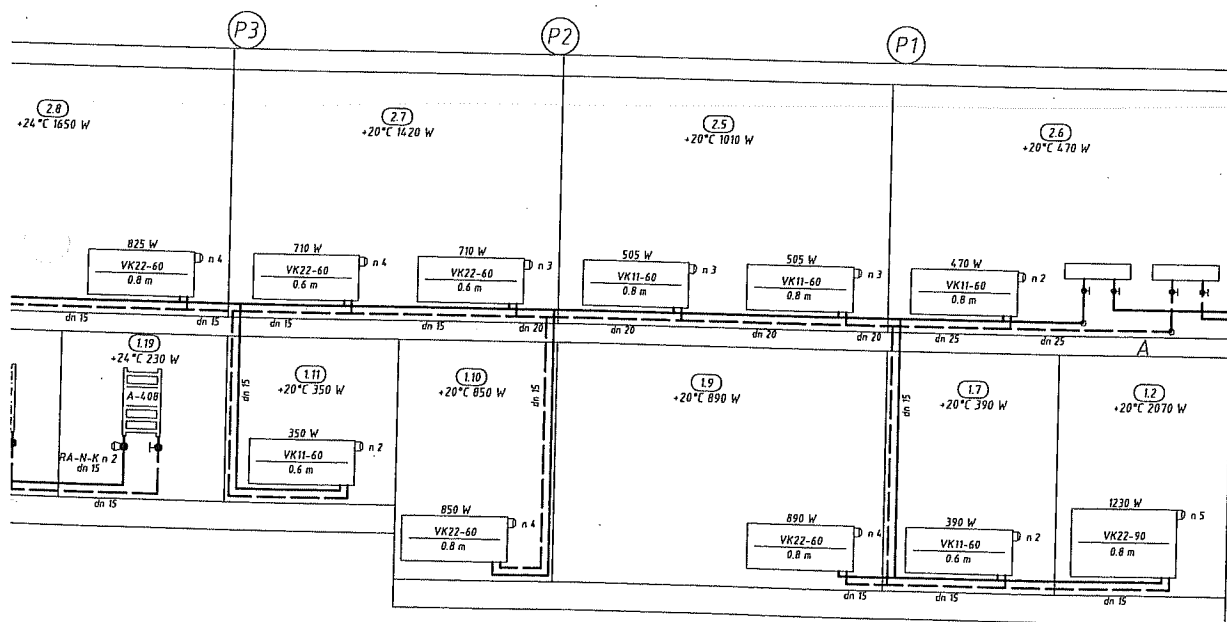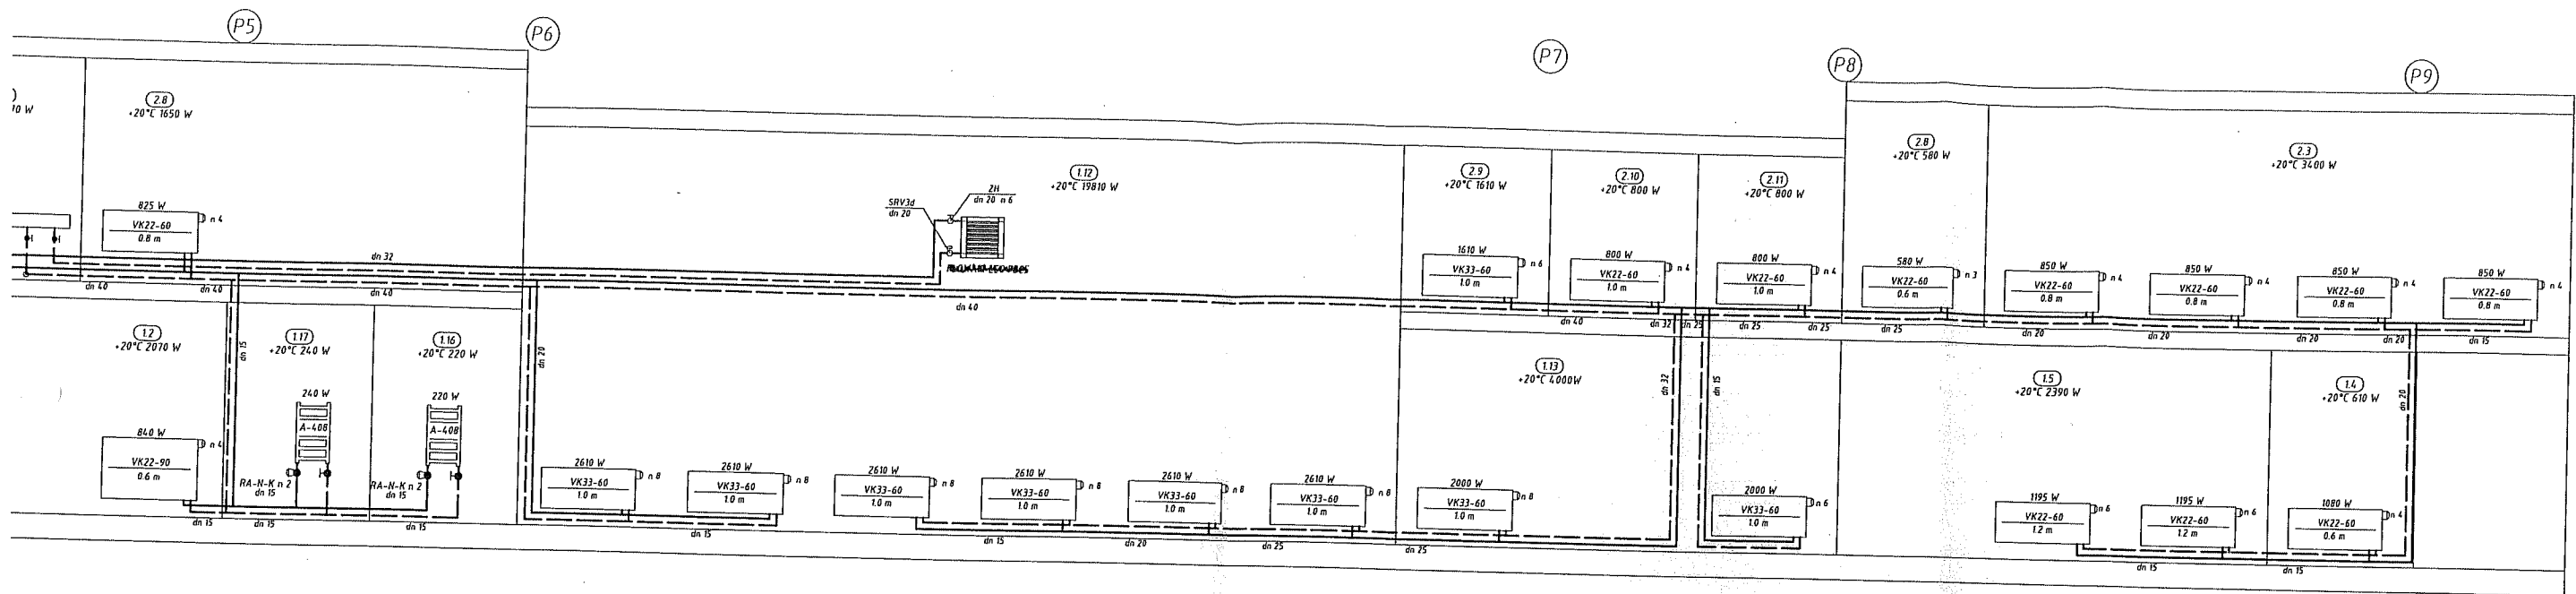

<b>Bogumił Konopka</b> <b>Śląska Agencja Energetyczna</b> 41-500 Chorzów ul. Ryszki 57/21 ☎ (0 32) 245 99 04 ☎ 601 48 04 96		
Inwestor	Urząd Gminy Łodygowice 34-326 Łodygowice, ul. Piłsudzkiego 75	
Temat	Projekt instalacji centralnego ogrzewania w budynku Gminnego Ośrodka Kultury w Łodygowicach	
Obiekt	Gminny Ośrodek Kultury w Łodygowicach Łodygowice, Dz. nr 5046, 5045	
Tytuł Rysunku	Rozwinięcie instalacji c.o. i nagrzewnicy	
Projektował	mgr inż. Maria Czeszejko-Sochańska nr upr. 60/84	
Opracował	inż. Tomasz Czeszejko-Sochacki	
Kordynacja	Inż. Bogumił Konopka	
Rnk: 2012	St.: _____	